


PŮDORYS II - II  
M 1 : 50

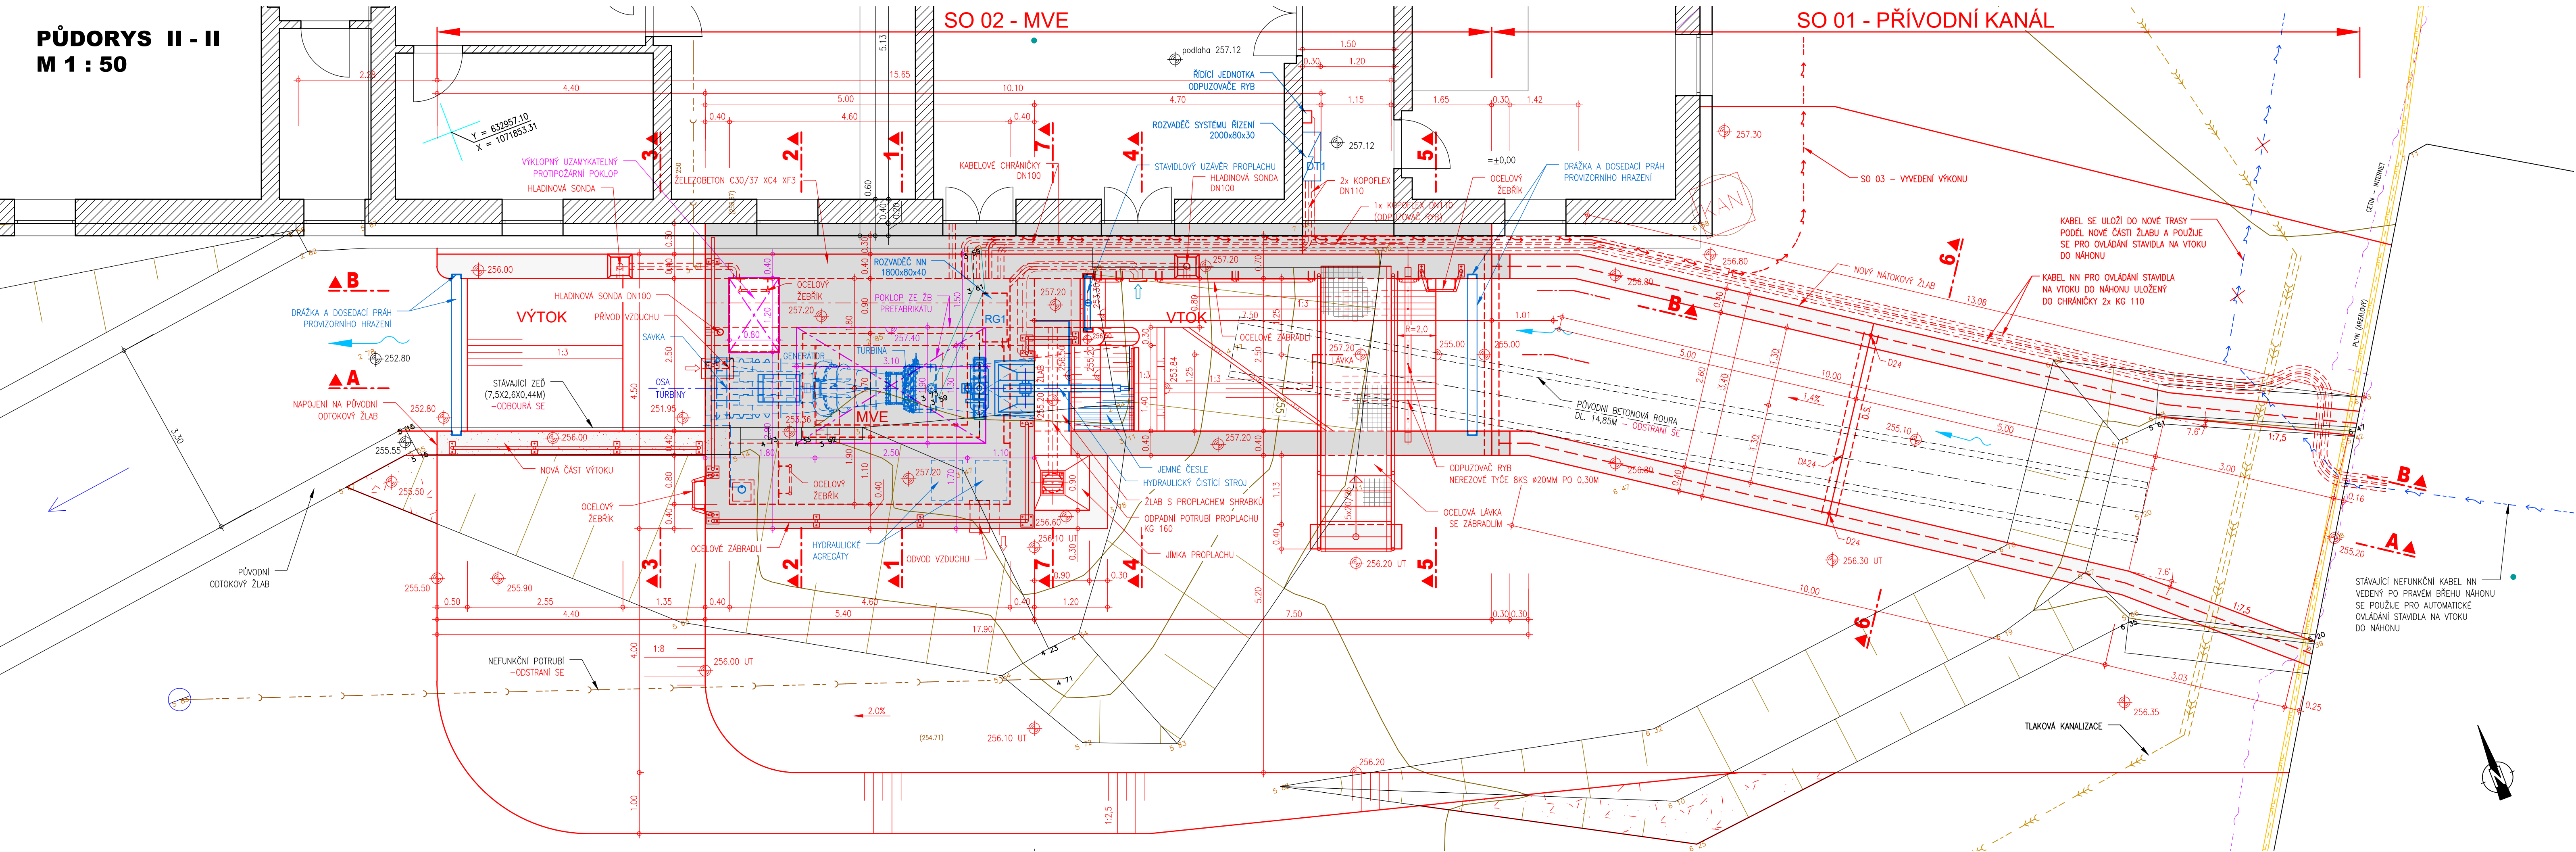

STAVEBNÍ OBJEKTY :

- SO 01 PŘÍVODNÍ KANÁL
- SO 02 MVE
- SO 03 VYVEDENÍ VÝKONU NN
- SO 04 ÚPRAVY NA VTOKU DO NÁHONU

PROVOZNÍ SOUBORY

- PS 01 TECHNOLOGICKÁ ČÁST STROJNÍ
- PS 02 TECHNOLOGICKÁ ČÁST ELEKTRO

LEGENDA :

- STÁVAJÍCÍ KONSTRUKCE
- STAVEBNÍ ČÁST
- TECHNOLOGICKÁ ČÁST
- DOČASNÉ KONSTRUKCE

**AQUATIS**

AQUATIS a.s.  
Botanická 834/56, 602 00 Brno  
Tel: +420 541 554 111  
Fax: +420 541 211 205  
E-mail: info@aquatis.cz  
http://www.aquatis.cz

Zodpovědný projektant  
ING. OLDŘICH NEUMAYER, CSc.

Hlavní inženýr projektu  
ING. OLDŘICH NEUMAYER, CSc.

Vedoucí střediska  
ING. OLDŘICH NEUMAYER, CSc.

Vypracoval  
ING. HANA KABELKOVÁ

Kontrola  
ING. TOMÁŠ ROTH

Zakázkové číslo  
Z50111.32.A01

Datum  
LISTOPAD, 2025

Stupeň dokumentace  
DPoSVD

Název souboru  
D.1.12\_MVE\_Pudorys\_a\_Rezy.dwg

Alce

**REKONSTRUKCE MVE CHROUSTOVICE**

**D. DOKUMENTACE OBJEKTŮ  
D.1.1 STAVEBNÍ ČÁST**

Příloha

**PŮDORYS II-II**

Měřítko  
**1:50**

Objednatel  
Odborné učiliště Chroustovice, Zámek 1

Číslo přílohy  
**D.1.12.12**

VÝŠKOVÝ SYSTÉM : BALT p.v.  
KÓTOVÁNO V : m