

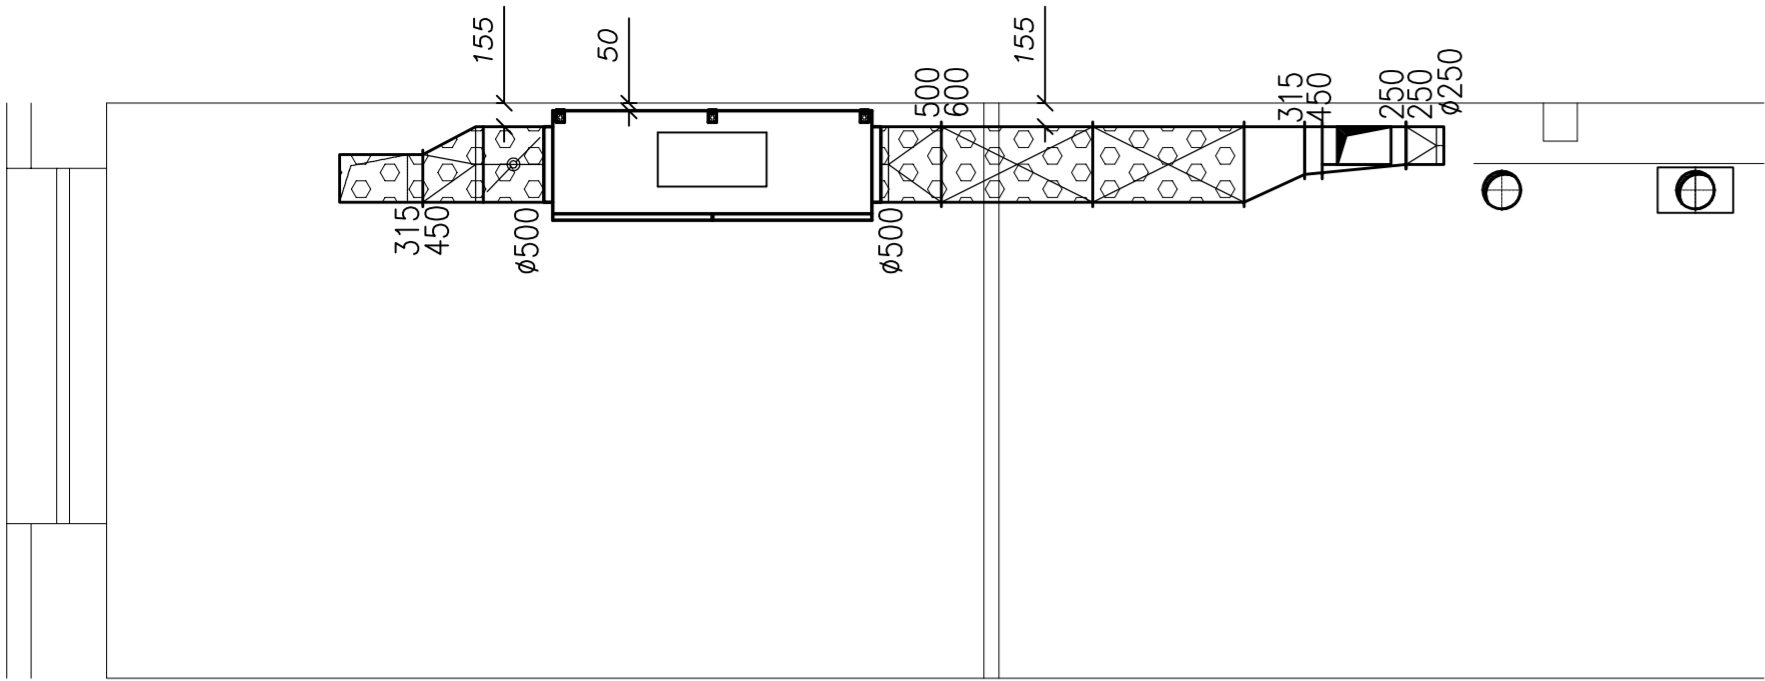


ŘEZ 2.3

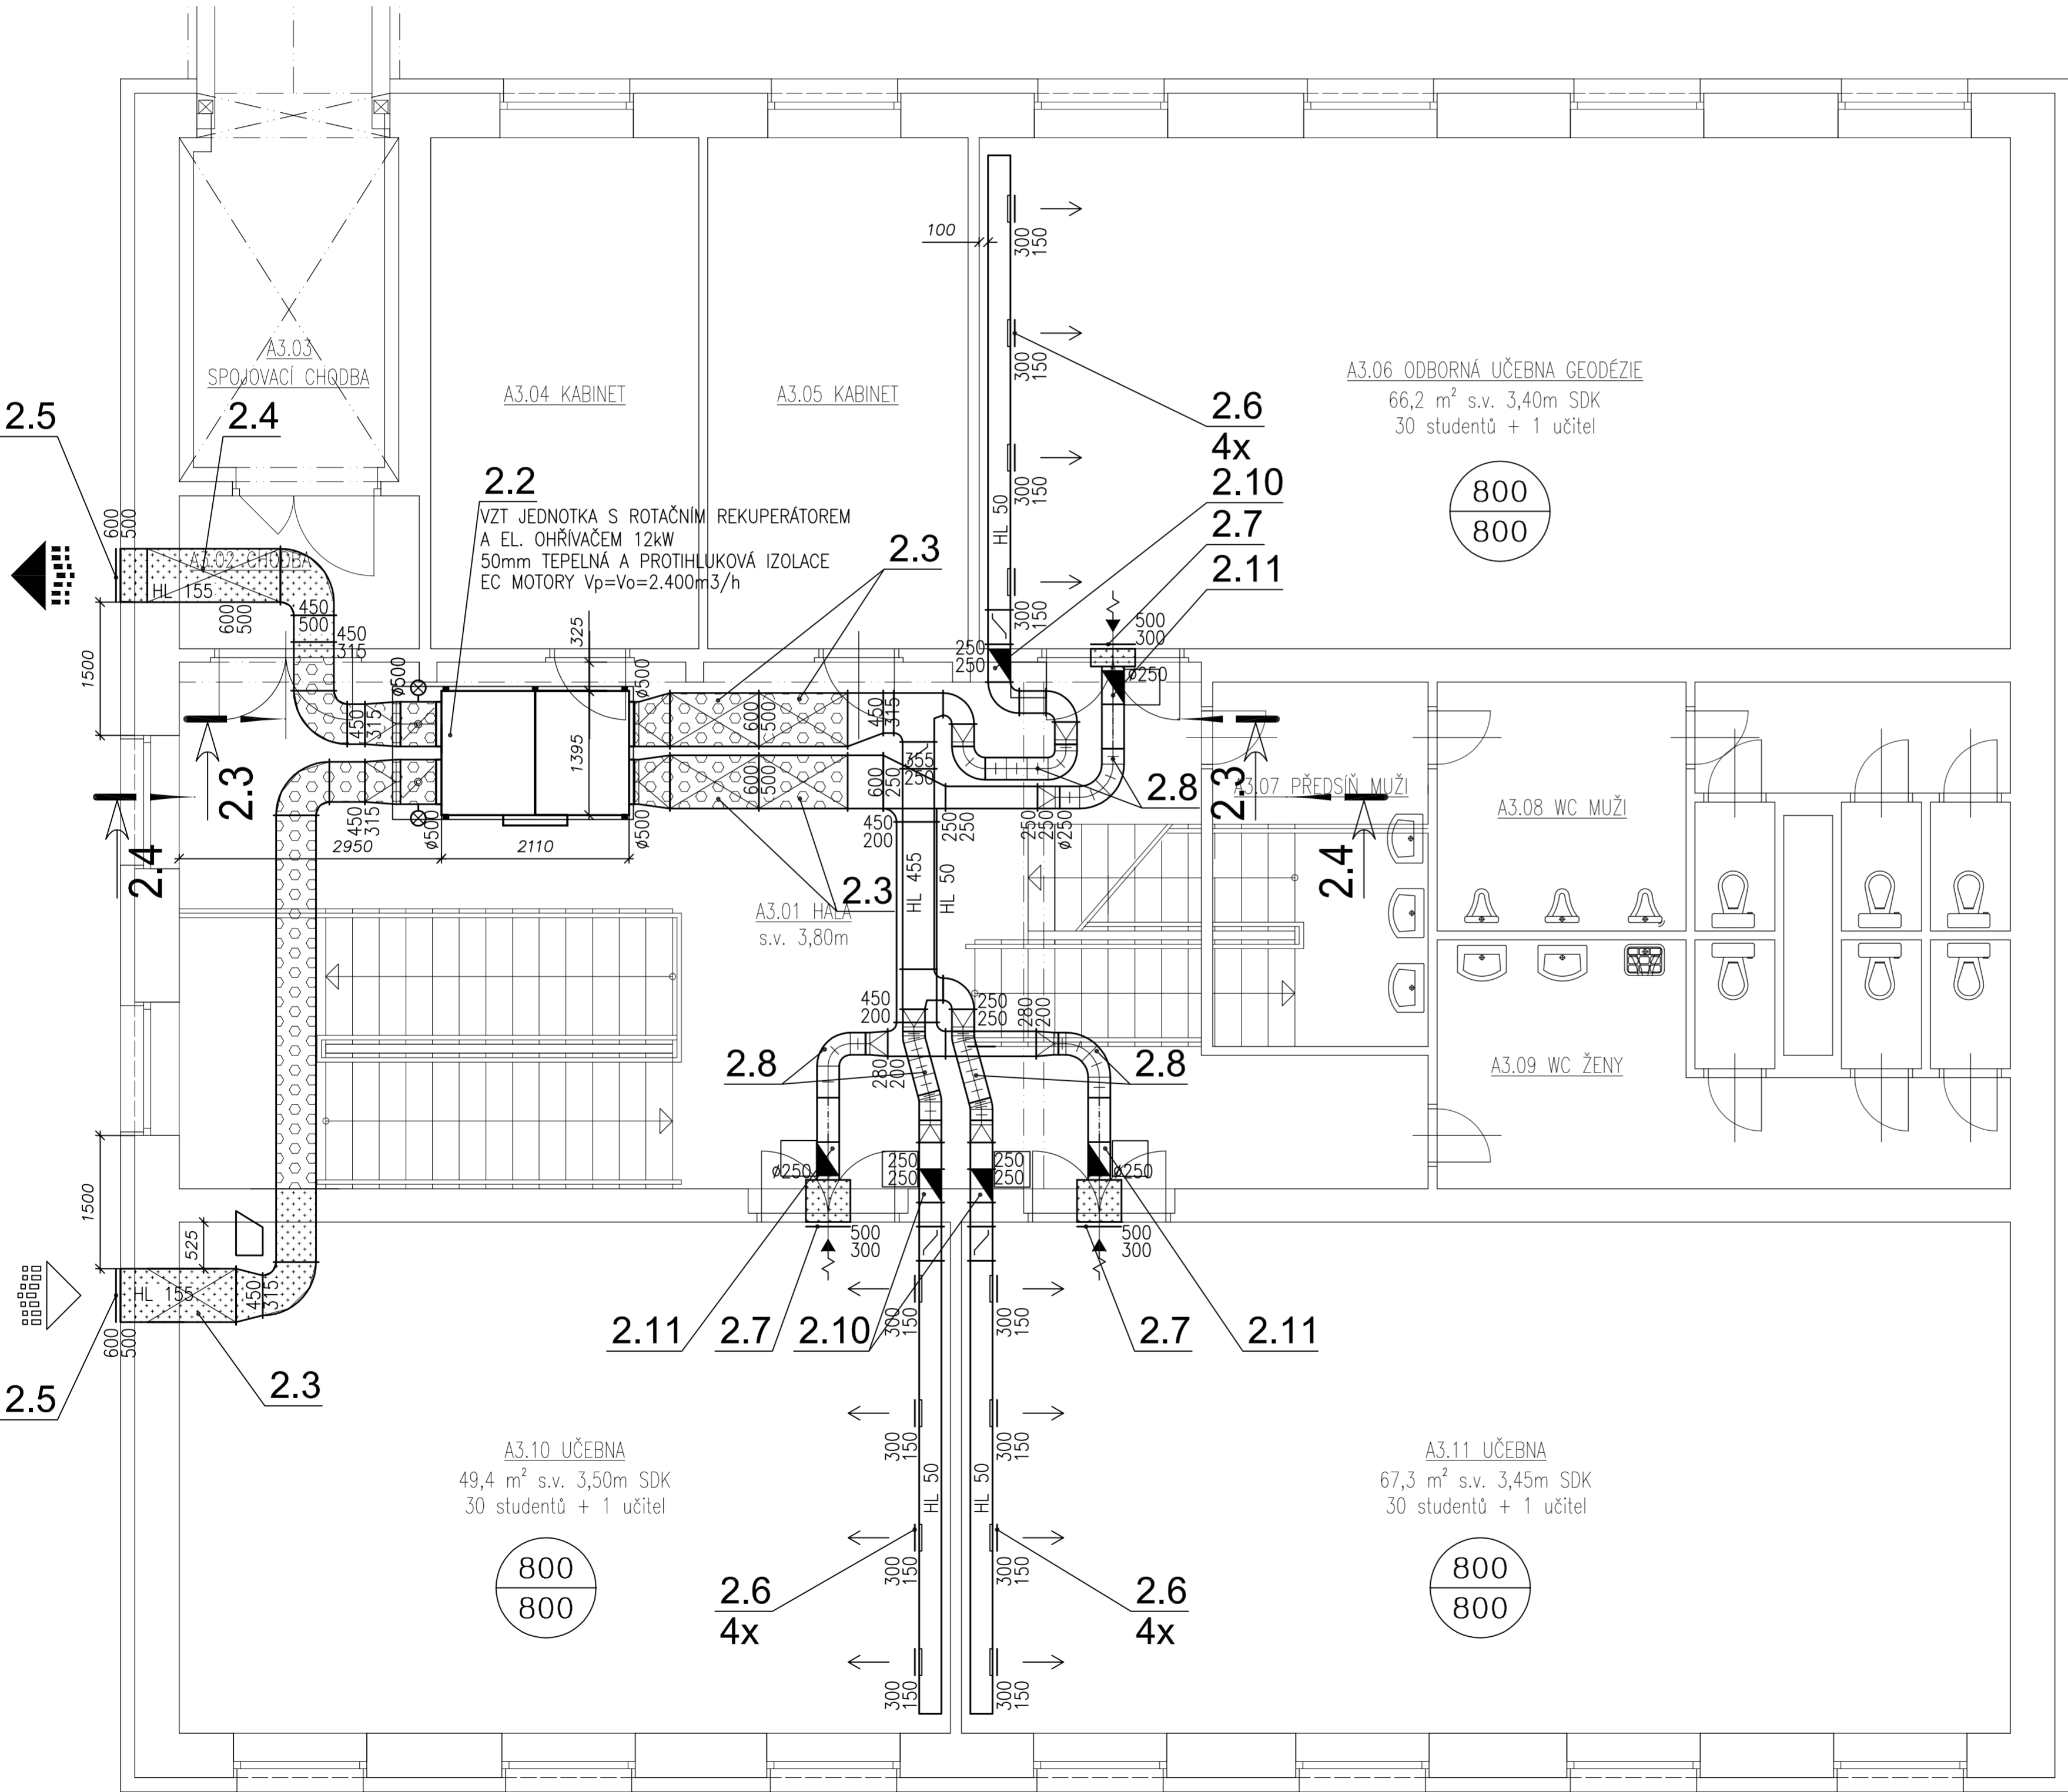

ŘEZ 2.4

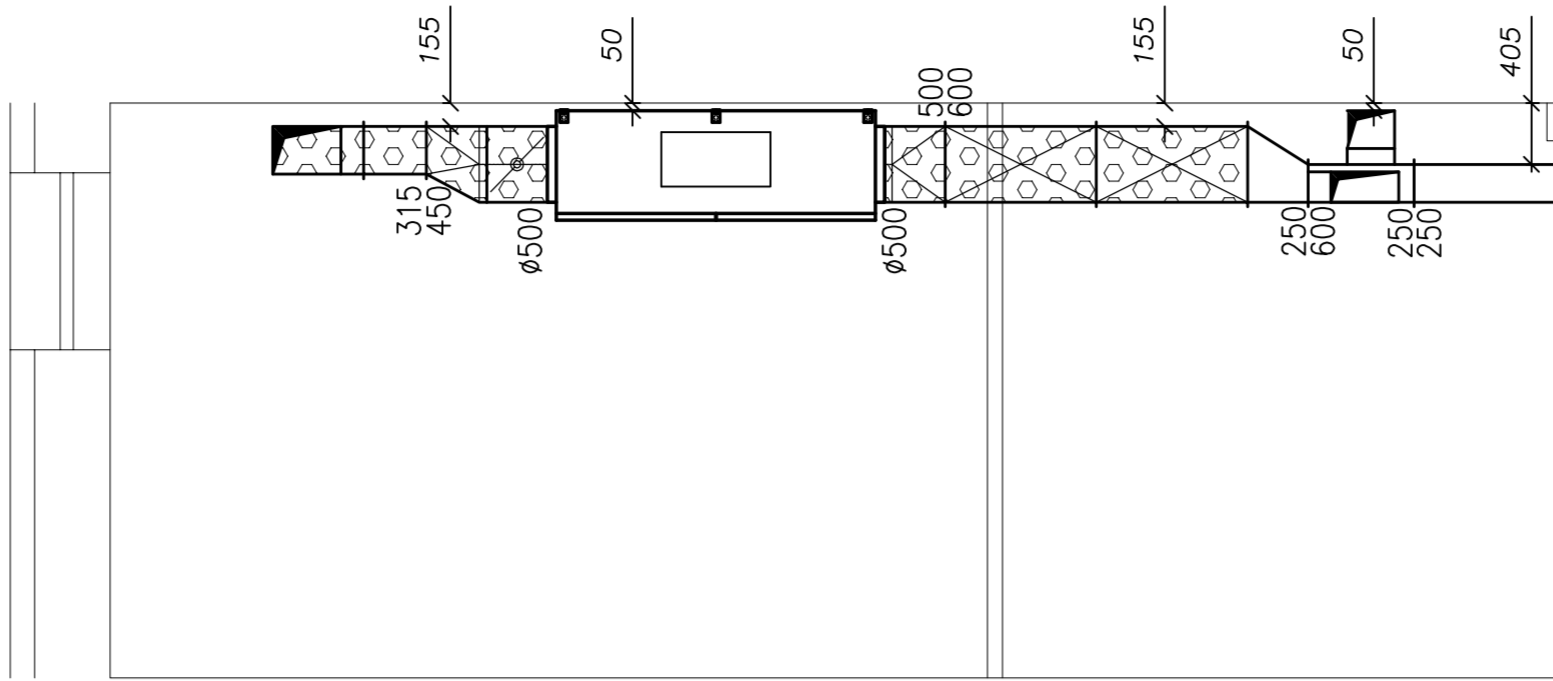

LEGENDA VZT

- Tepelná a hluková izolace tl. 40mm vč. polepu Al folií
- Požární izolace s odolností 30min.
- HL Horní líc, měřeno od stropu
- DL Dolní líc, měřeno od podlahy
- Regulační nebo uzavírací klapka
- Požární klapka
- Tlumič hluku
- Pružná manžeta
- Množství větracího vzduchu m³/hod PRŮVOD ODVOD
- 500x500 Dimenze potrubí (mm)
- Flexibilní potrubí - hadice
- Stěnová mřížka (2ks)
- Podříznuté dveře
- Vířivá stropní výústka
- Ventilátor

Rádusy u VZT dílů potrubí jsou standardní s výjimkou případů, kdy je rádius u VZT dílů potrubí uveden na výkresu. Všechna kolena VZT rozvodů jsou opatřena vodícími plechy. Všechny rozbočky a odbočky jsou opatřeny náběhy.

Generální projektant:

PRODIN A.S.
JIRÁSKOVA 169
530 02 PARDUBICE

www.prodin.cz
DIČ: CZ25292161
IČO: 25292161

Souřadnicový systém S-JTSK, Výškový systém Bpv

Vypracoval: ing. Roman Petr	Zedp. projektant: ing. Roman Petr	Kontroloval: ing. Roman Petr
Kraj: Pardubický	Traťový úsek/Obec: Letohrad	
Investor: PSŠ Letohrad, Komenského 472, 561 21 Letohrad		
Akce:		

REALIZACE ÚSPOR ENERGIE - PSŠ LETOHRAD
AREÁL KOMENSKÉHO - DOMOV MLÁDEŽE "A",
JÍDELNA, TĚLOCVIČNA

Formát
8 A4

Datum
12/2015

Účel
DPS

Č. zakázky
3110-15-076

Změna

Č. kopie

Měřítko
1:50

Č. výkresu
05

Obsah výkresu:
PŮDORYS 3.NP

Část dokumentace
D.1.4.04.