
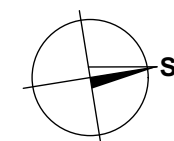


M1:100

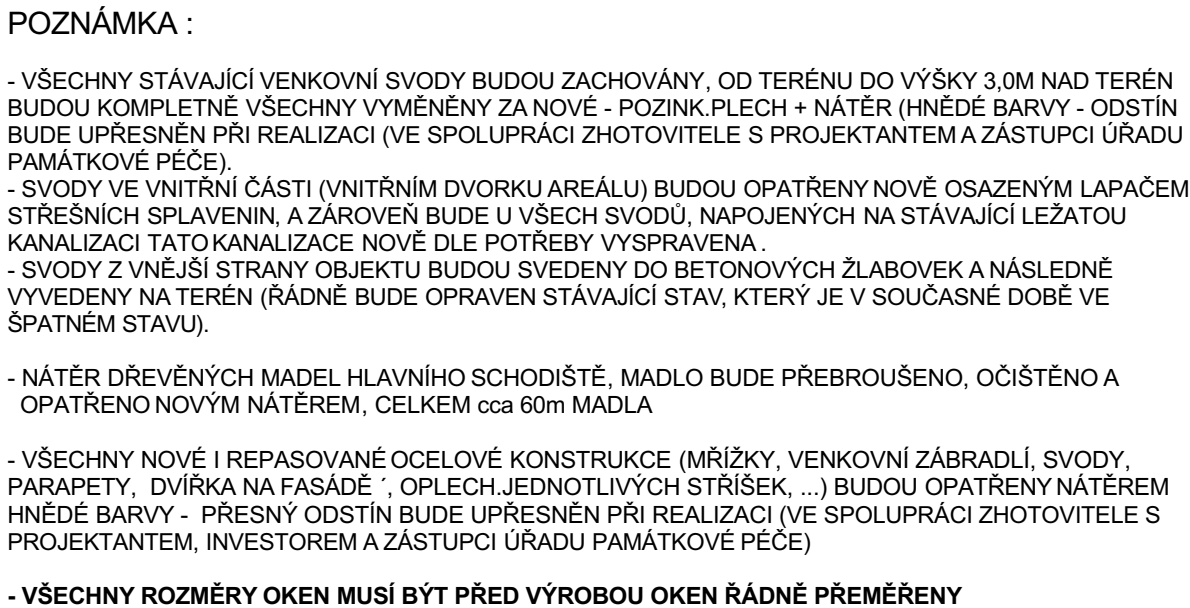

 KIP spol. s r.o. LITOMYŠL INŽENÝRSKÁ A PROJEKTOVÁ ČINNOST TOULOVCOVO NÁM.156, 570 01 LITOMYŠL		VEDOUCÍ ZAKÁZKY ING. PAVLA TMEJOVÁ	
		ZODP. PROJEKTANT ING. PAVLA TMEJOVÁ	
STUPEN	DOKUMENTACE PRO PROVÁDĚNÍ STAVBY VÝBĚR ZHOTOVITELÉ		DATUM 03/2017
INVESTOR	PARDUBICKÝ KRAJ, KOMENSKÉHO NÁM.125, PARDUBICE 532 11		ZAK. Č. 2915-63/17
VÝPRACOVAL	MAREK HURÝCH	MÍSTO STAVBY VYSOKÉ MÝTO	Č. PŘÍKL.
STAVBA	REALIZACE ÚSPOR ENERGIE – GYMNAZÍUM VYSOKÉ MÝTO		
OBJEKT	SO 01 BUDOVA		
VÝKRES	PŮDORYS 3NP	MĚŘÍTKO 1:100	PROFESÍ 1D.1.1 ARCHITEKT. STAVEBNÍ ŘEŠENÍ
			Č. VÝKL. 1D.1.1.5