





PŮDORYS 1.NP (VÝŘEZ)

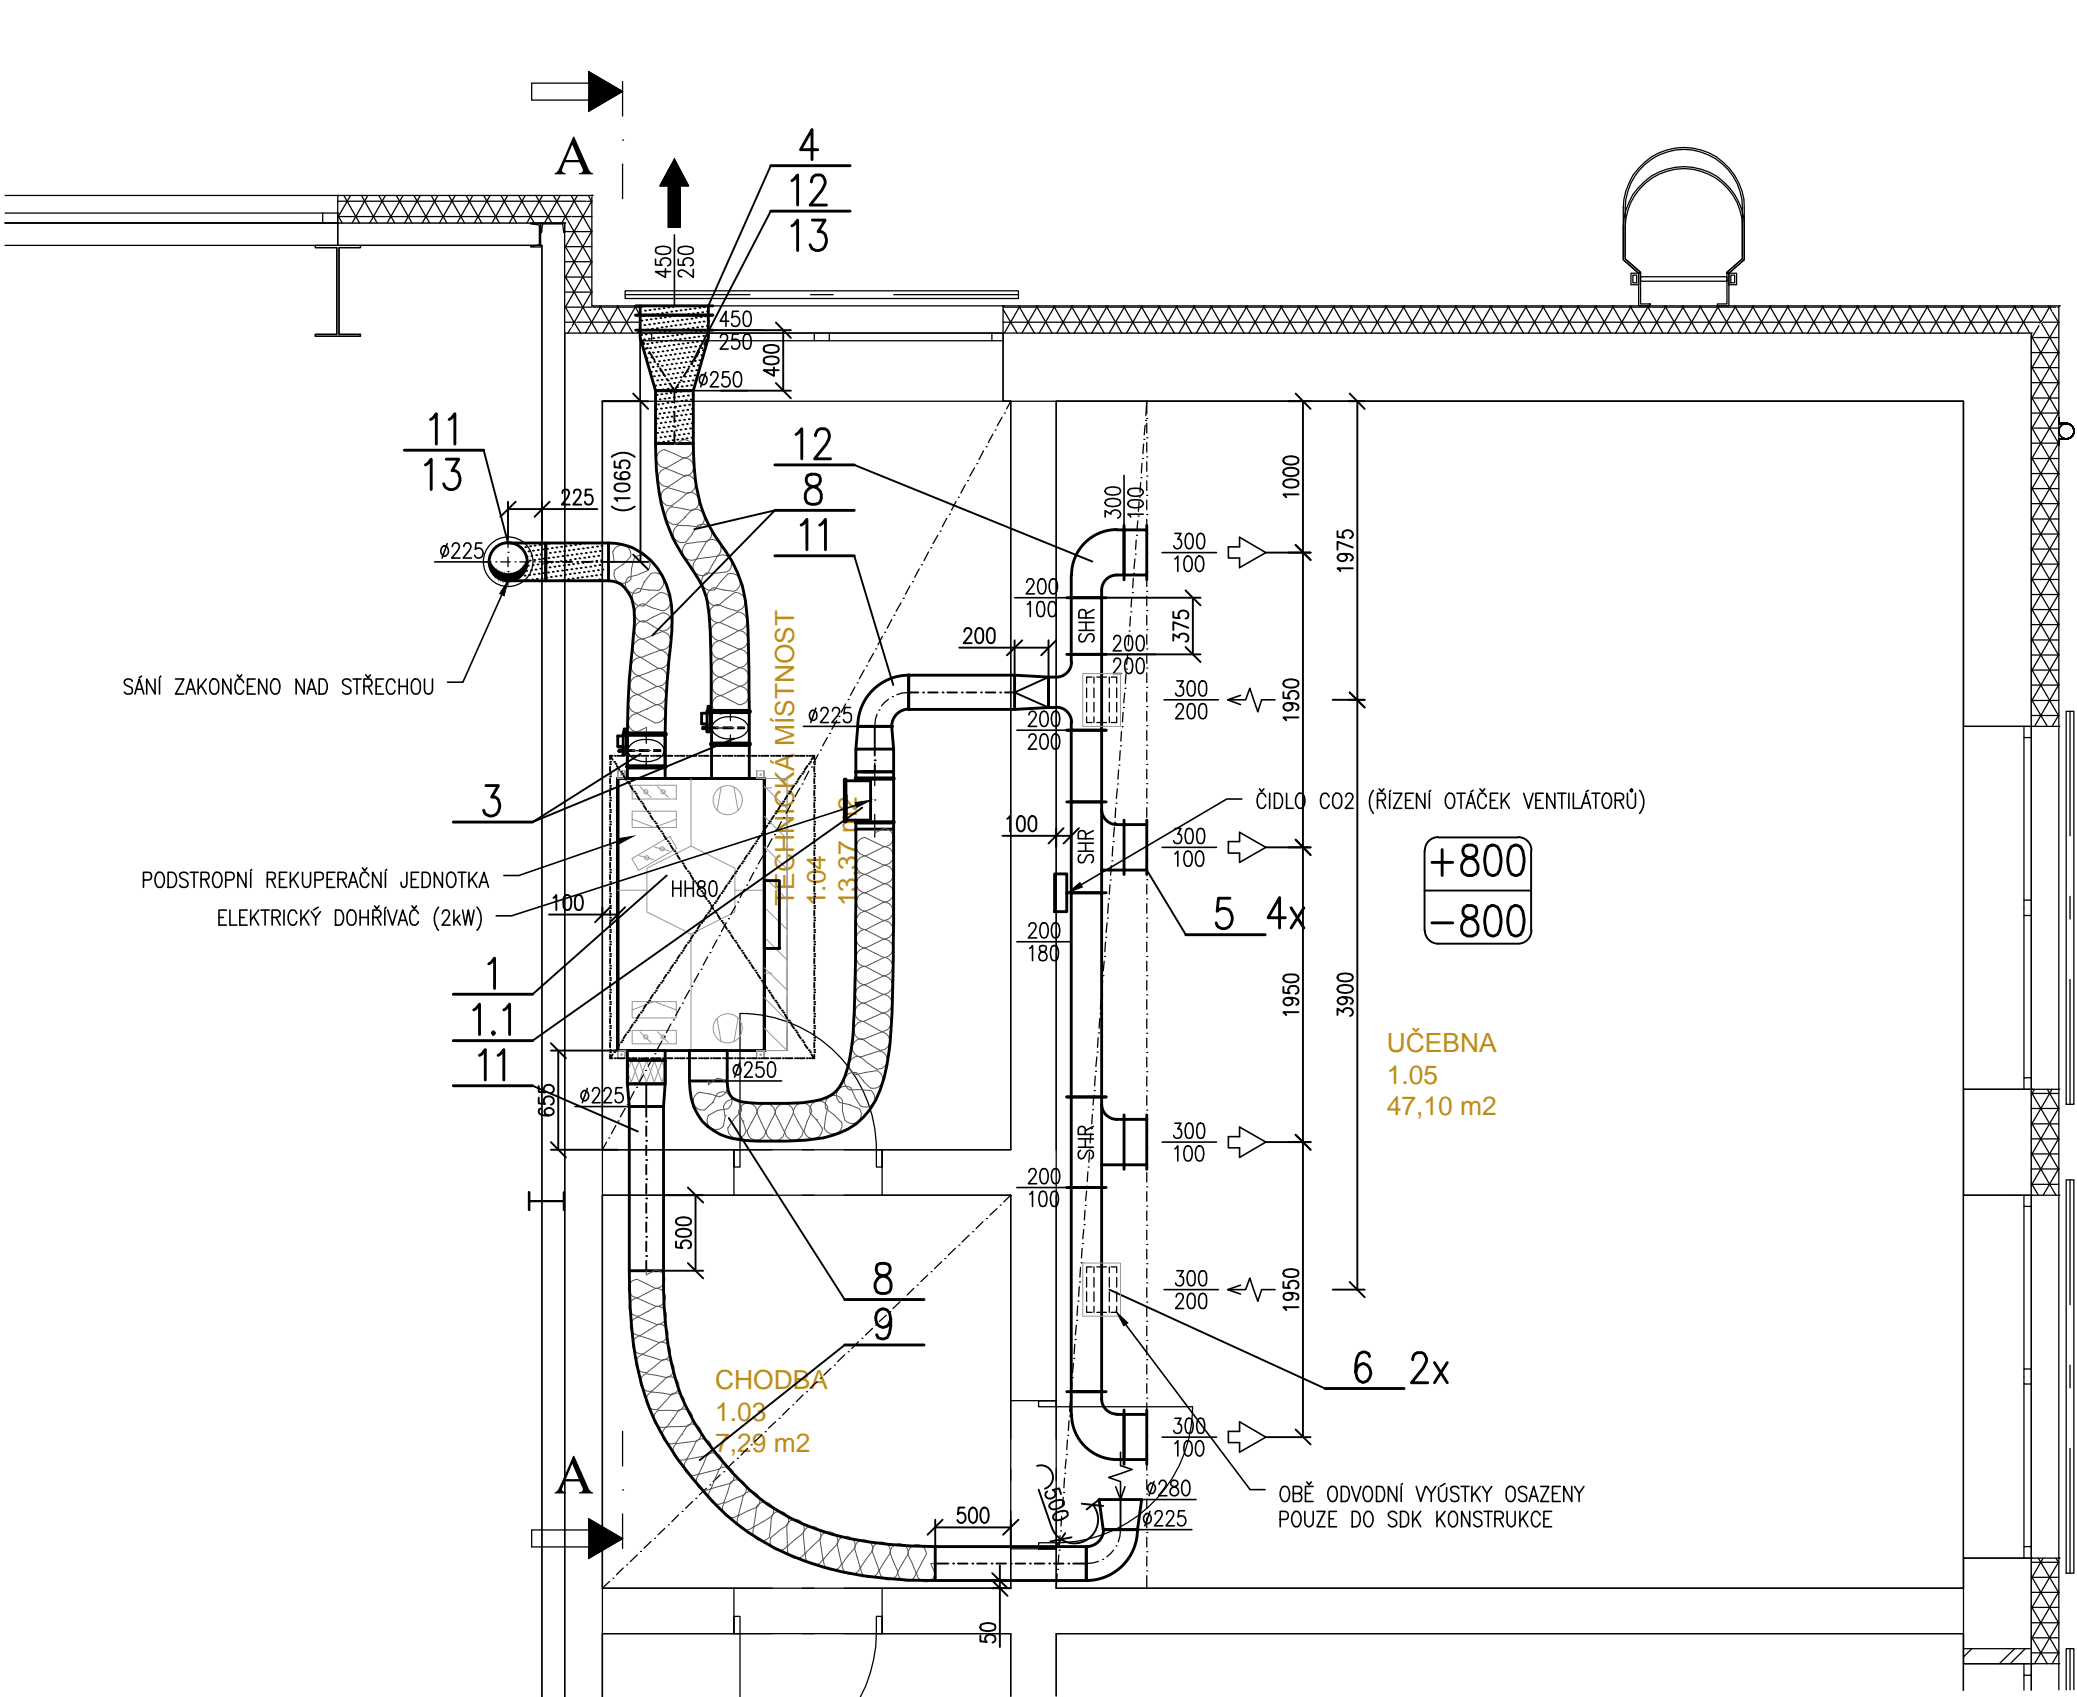

PŮDORYS 2.NP (VÝŘEZ)

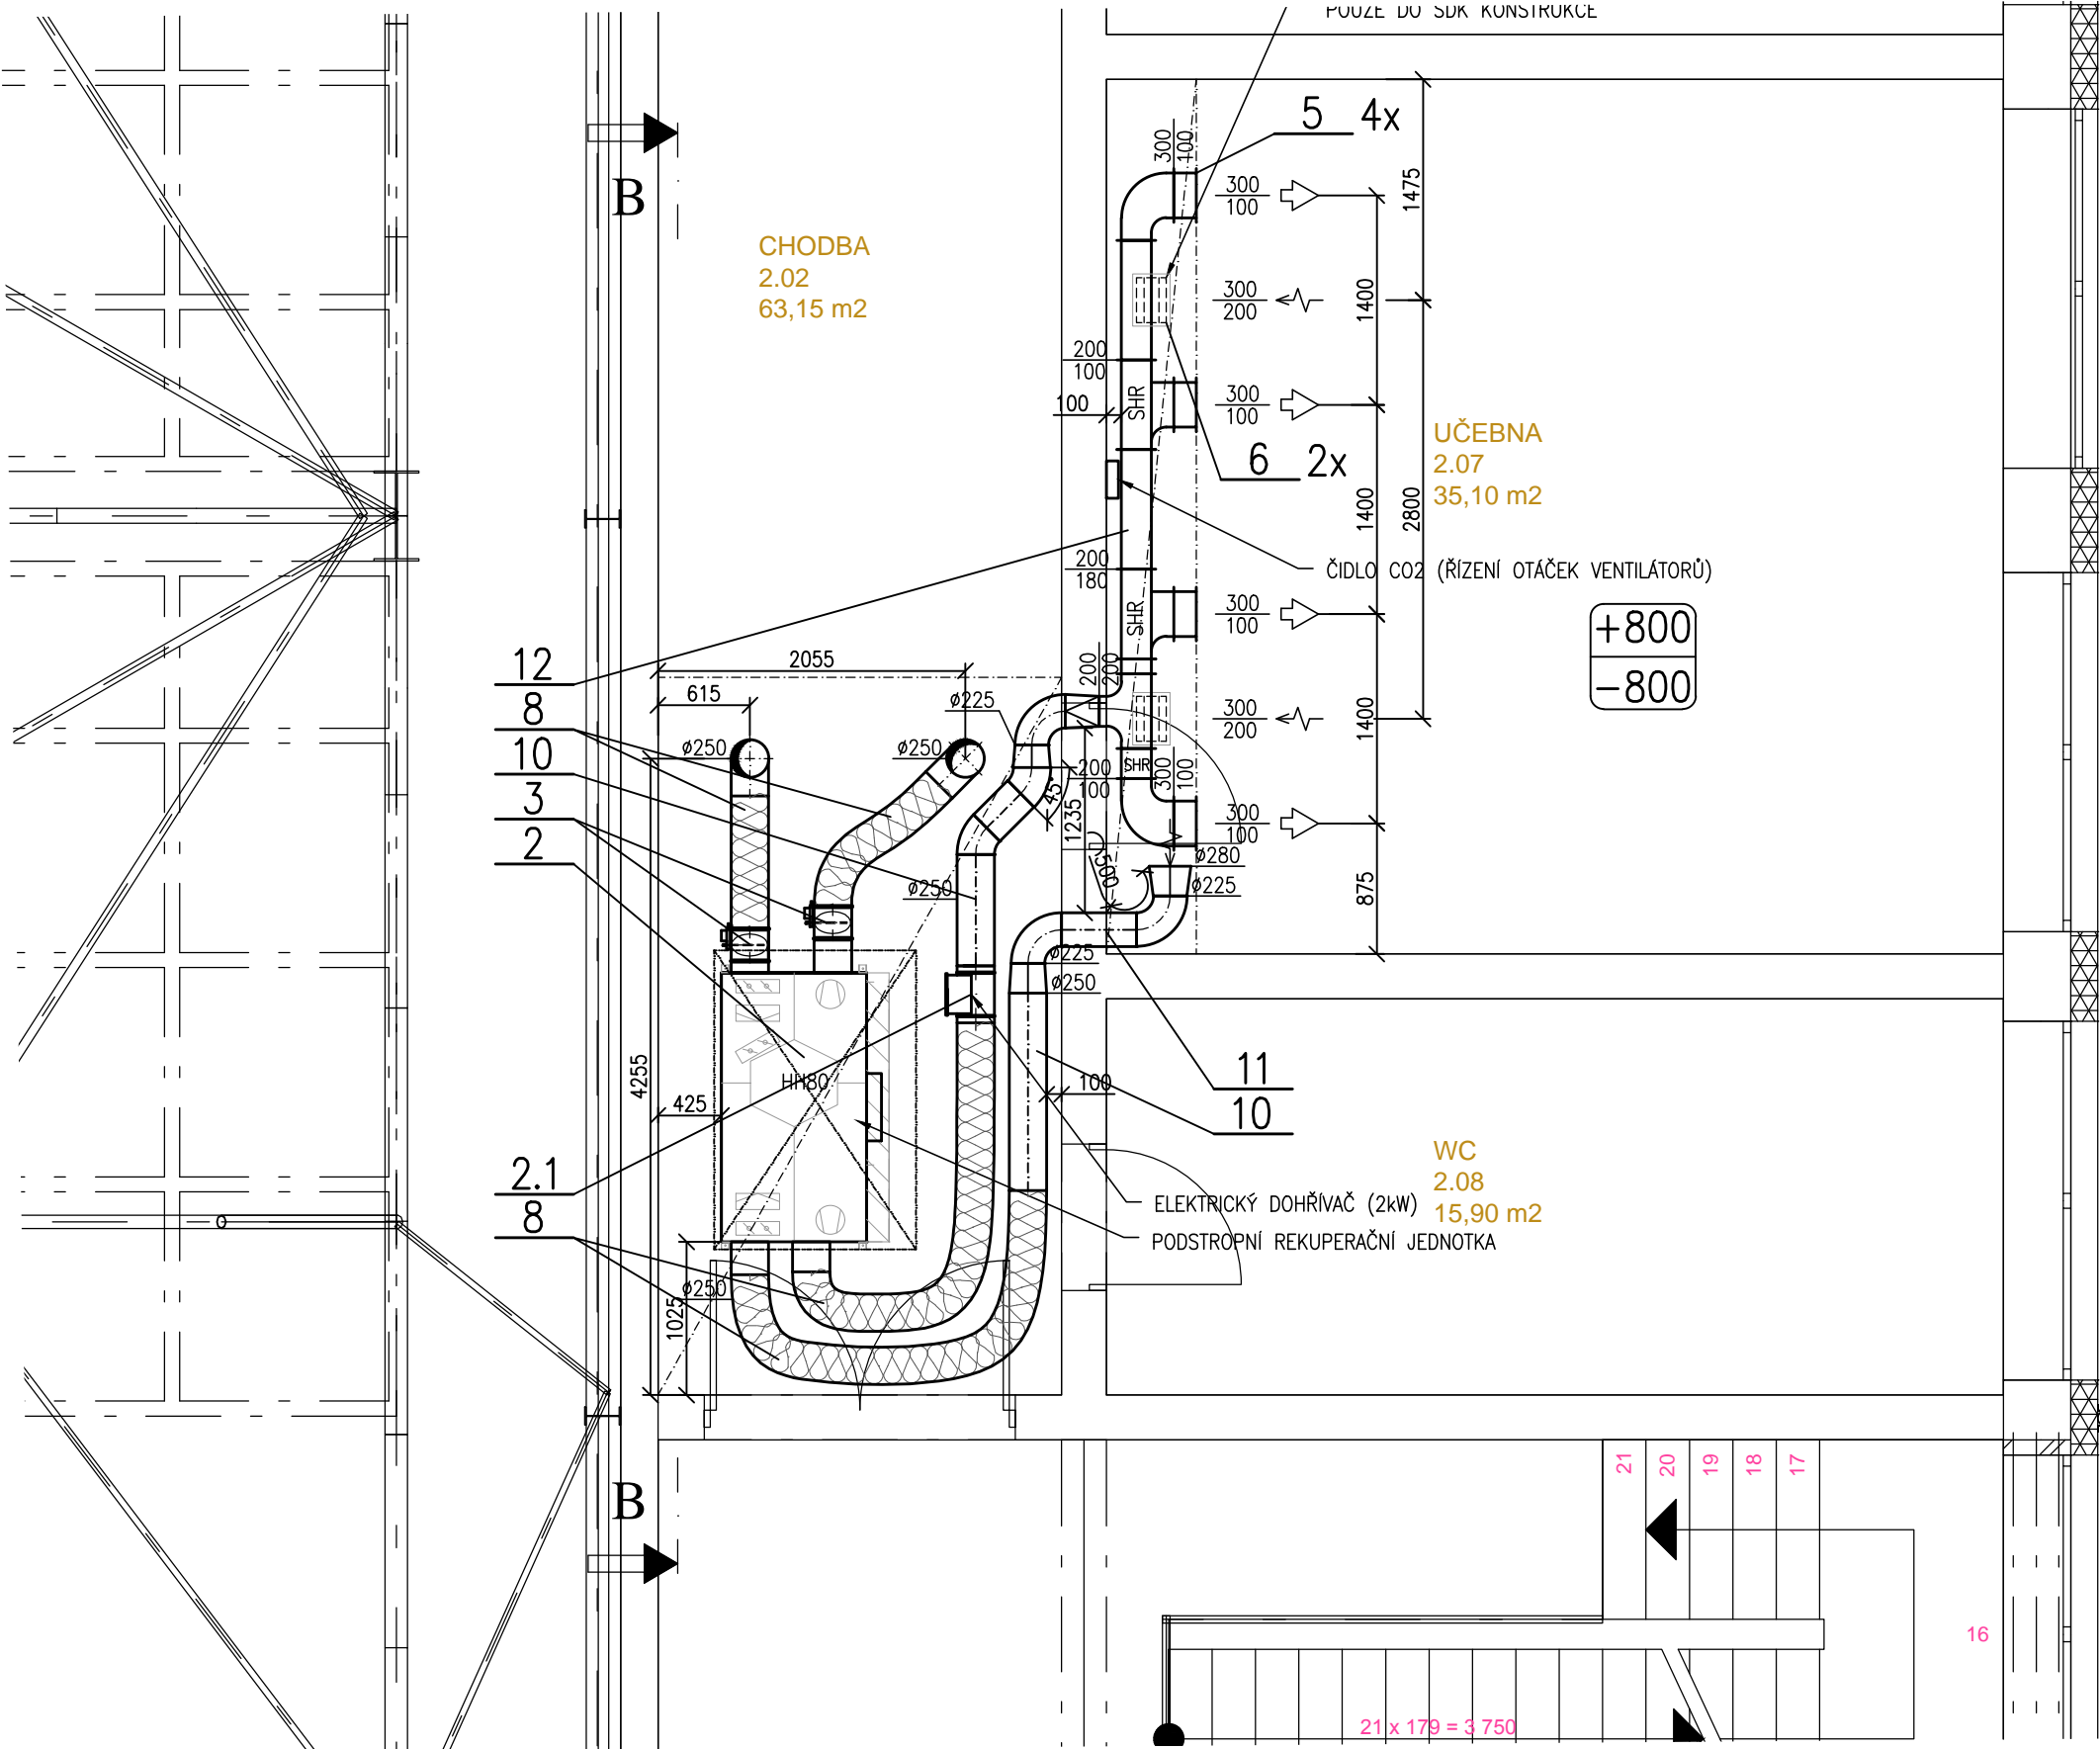

ŘEZY

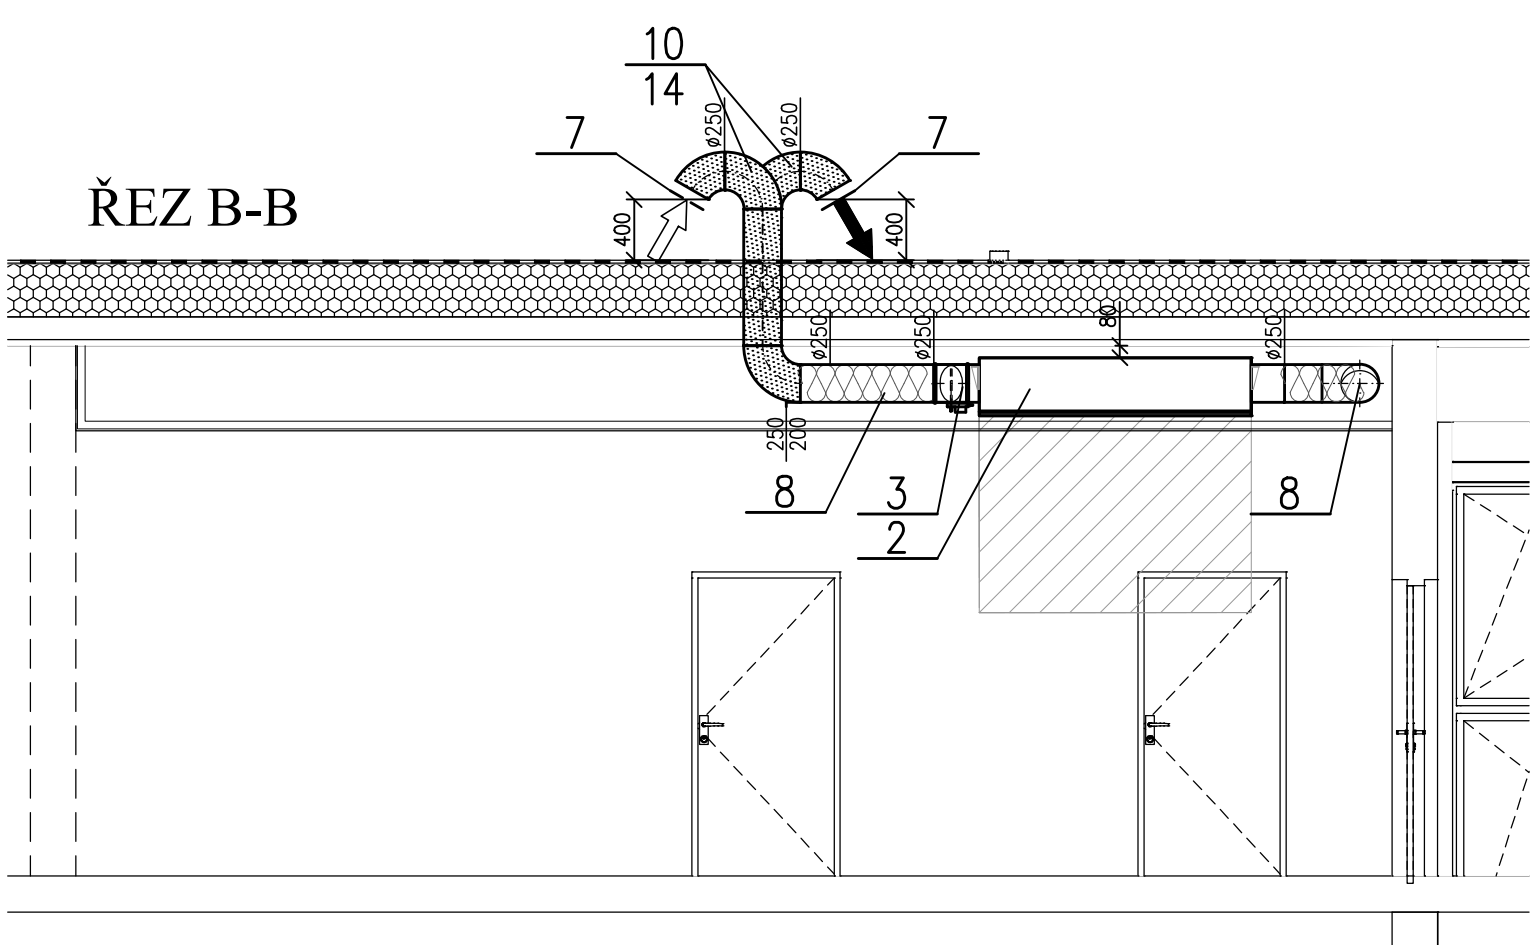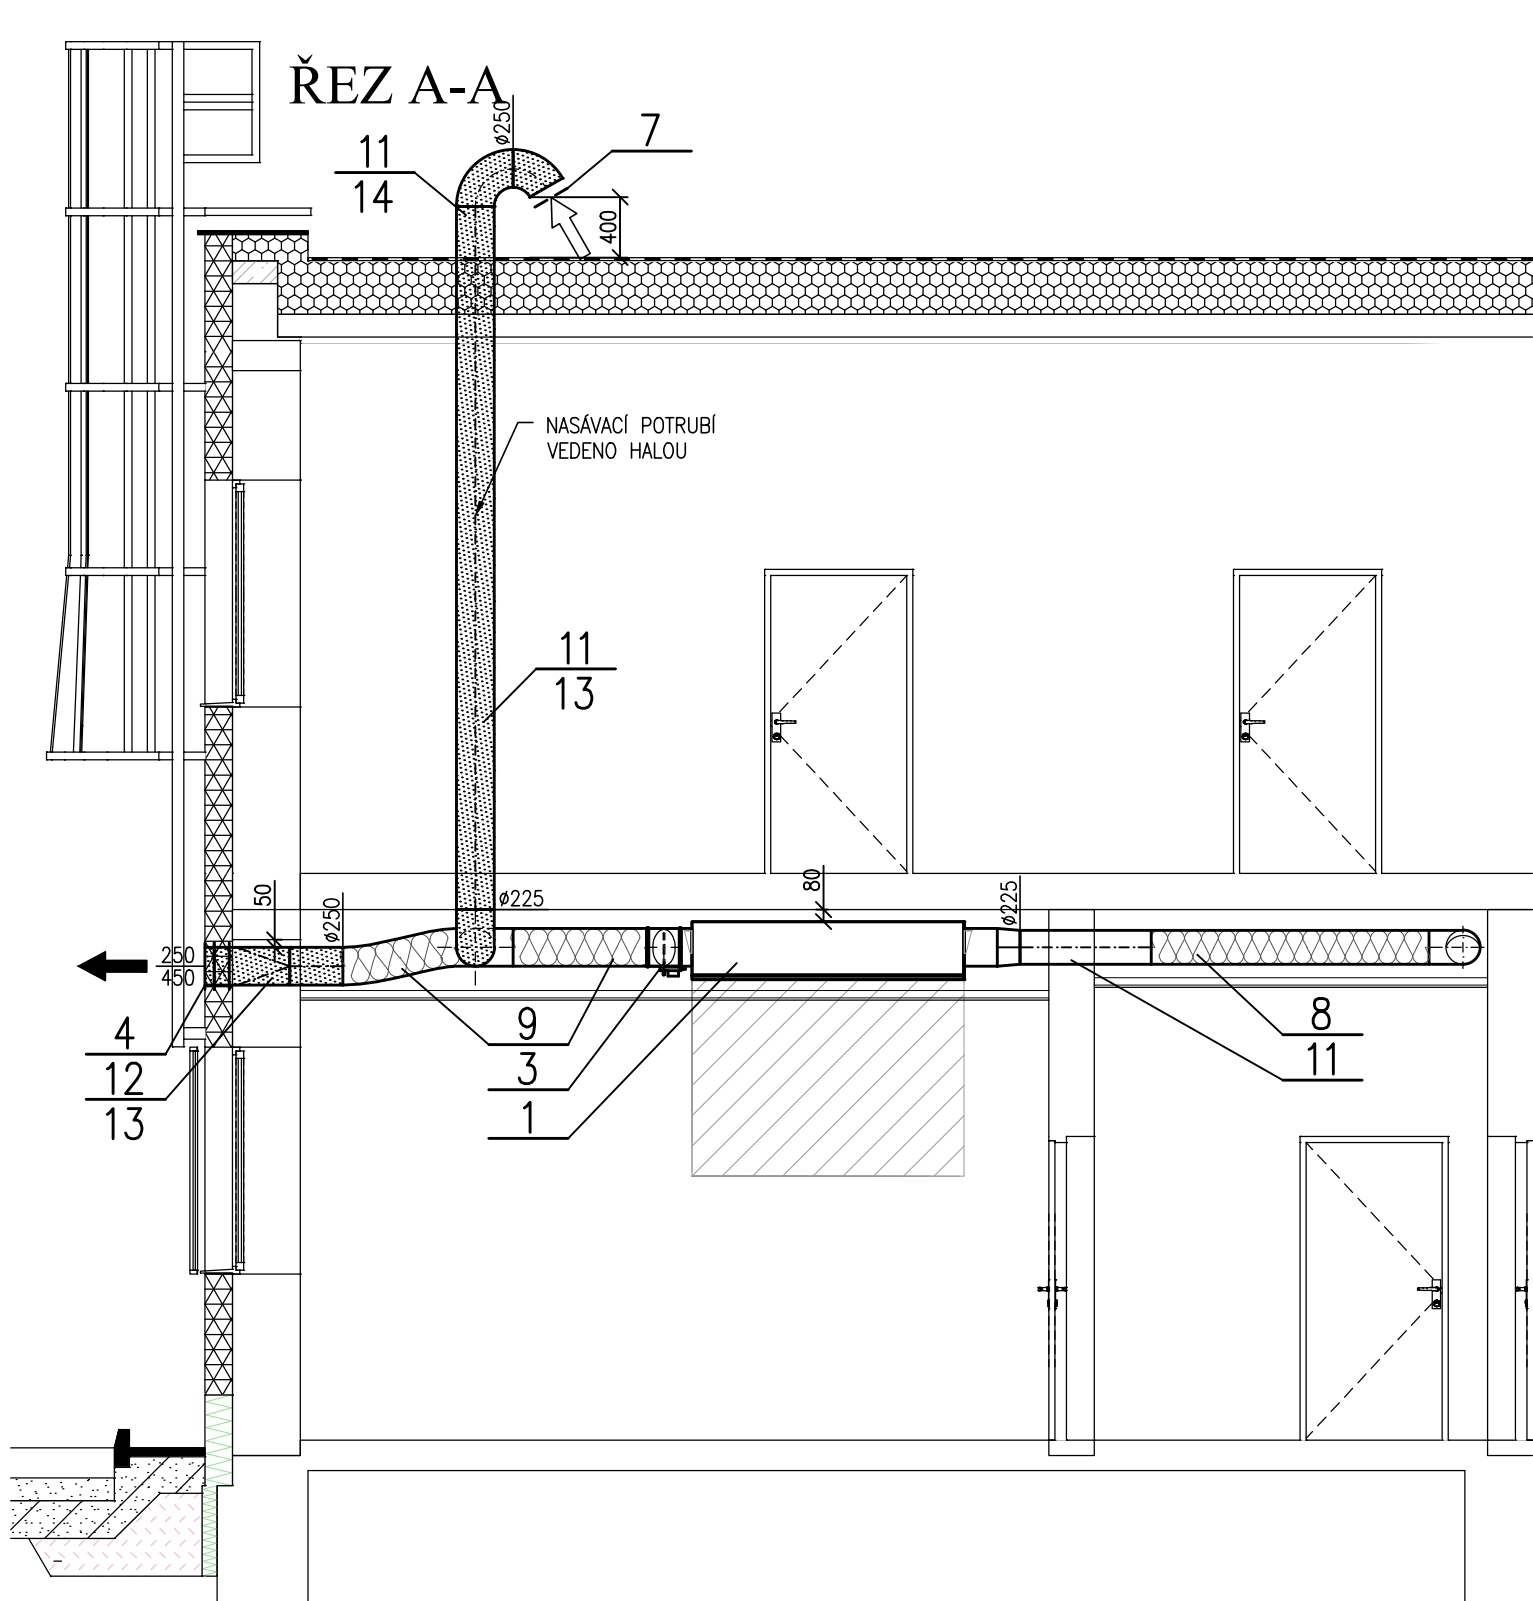

POZNÁMKA :

- ➡ - VÝFUK ZNEHODNOCENÉHO VZDUCHU
- ➡ - SÁNÍ VENKOVNÍHO VZDUCHU
- ↺ - ODVOD ZNEHODNOCENÉHO VZDUCHU
- ↺ - PŘÍVOD ČERSTVÉHO VZDUCHU
- HH100 - HORNÍ HRANA POTRUBÍ VZDÁLENA 100 mm OD STROPU
- SHR - SPODNÍ HRANA POTRUBÍ ROVNÁ
- +125 - NUCENĚ PŘÍVÁDĚNÉ MNOŽSTVÍ ČERSTVÉHO VZDUCHU DO MÍSTNOSTI 125 m³/h
- 100 - NUCENĚ ODVÁDĚNÉ MNOŽSTVÍ VZDUCHU Z MÍSTNOSTI 100 m³/h
- 250/100 - ROZMĚR POTRUBÍ 250 mm x 100 mm (BEZ TLOUŠTKY IZOLACE)
- ▨ - OHEBNÉ HLUK TLUMÍCÍ VZT POTRUBÍ

POZNÁMKA IZOLACE :

- ▨ - IZOLACE TEPELNÁ 4cm

-ODVOD KONDENZÁTU Z VZT JEDNOTEK BUDE ZAJIŠTĚN PROVÁDĚCÍ FIRMOU PŘI REALIZACI ZAKÁZKY
- PŘÍVODNÍ KOLENA, OBLOUKY, ODBOČKY A ROZBOČKY BUDOU MÍT NAVÁDĚCÍ PLECHY, U KOLEN A OBLOUKŮ BUDE ZA VŠECH OKOLNOSTÍ DODRŽEN MINIMÁLNÍ VNITŘNÍ RADIUS R=100mm
- VÝFUKOVÉ POTRUBÍ OD UZAVÍRACÍ Klapky, NEBO OD ZPĚTNÉ Klapky SMĚREM DO EXTERIÉRU BUDE IZOLOVÁNO TEPELNĚ. OBDOBĚ BUDE TEPELNĚ IZOLOVÁNO I PŘÍVODNÍ VZT POTRUBÍ MEZI NASÁVACÍ ŽALUZII A UZAVÍRACÍ Klapkou,

±0,000 = ÚROVEŇ STÁVAJÍCÍ PODLAHY V 1. NADZEMNÍM PODLAŽÍ

SOUŘADNICOVÝ SYSTÉM : JTSK		VÝŠKOVÝ SYSTÉM : BpV		<div>ARCHITEP.HK</div> <div>ARCHITEKTONICKÁ A PROJEKTOVÁ KANCELÁŘ</div> <div>HABRMANOVA 323, HRADEC KRÁLOVÉ 500 02</div> <div>IČO: 275452238 DIČ: CZ275452238</div> <div>TEL.: 495 531 155, FAX.: 495 531 156</div>
AUTOR PROJEKTU :	ING. ARCH. PAVEL ČERVENÝ	<div>PROJEKT</div> <div>Ing. Karel Dvořák</div> <div>projekt 128</div> <div>architektonická a projektová kancelář</div>		
VEDOUcí PROJEKTANT :	ING. ARCH. PAVEL ČERVENÝ			
ZODPOVĚDNÝ PROJEKTANT :	ING. KAREL DOVŘTEL			
VYPRACOVAL :	ING. KAREL DOVŘTEL			
KRAJ : PARDUBICKÝ KRAJ	M.Ú. : TŘEMOŠNICE	INVESTOR : SOŠ A SOU TECHNICKÉ TŘEMOŠNICE, SPORTOVNÍ 322, 538 43, TŘEMOŠNICE		
AKCE : REALIZACE ÚSPOR ENERGIE - SOŠ A SOU TECHNICKÉ TŘEMOŠNICE				
ST. PARC. Č. 403, PARC. Č. 830/4, 283/15 K.Ú. TŘEMOŠNICE NAD DOUBRAVOU				
D.1 SO 01: HALA		ČÍSLO ZAKÁZKY : 15011		
NÁZEV : PŮDORYSY A ŘEZY		STUPEŇ PD : DSP		
		DATUM : 09.11.2015		
		MĚŘÍTKO : 1:50		
		FORMÁT : 6x A4		
		ČÍSLO VÝKRESU : D.1.4.03		