

LEGENDA POTRUBÍ

- NAVROVANÝ ROZVOD STUDENÉ VODY
- NAVROVANÝ ROZVOD TEPLÉ VODY


LEGENDA ZNAČENÍ

- ZV - ZPĚTNÝ VENTIL DN 3/4" NA POTRUBÍ TEPLÉ A STUDENÉ VODY PŘED NAPOJENÍM NA ELEKTRICKÝ OHŘÍVAČ VODY
- KKV - KULOVÝ KOHOUT S VYPOUŠTĚNÍM DN 3/4" NA POTRUBÍ TEPLÉ A STUDENÉ VODY PŘED NAPOJENÍM NA ELEKTRICKÝ OHŘÍVAČ VODY
- PV - POJISTNÝ VENTIL DN 1/2" NA POTRUBÍ STUDENÉ VODY PŘED NAPOJENÍM NA ELEKTRICKÝ OHŘÍVAČ VODY
- V1 - SVISLÝ STOUPACÍ ROZVOD VODOVODU

TABULKA MÍSTNOSTÍ

| m.č. | název místnosti | plocha [m2] |
|--------|-------------------|-------------|
| 3-2.01 | TECHNICKÝ PROSTOR | 3,3 |
| | | 3,3 m² |

SCHEMA ZAPOJENÍ ELEKTRICKÉHO OHŘÍVAČE VODY

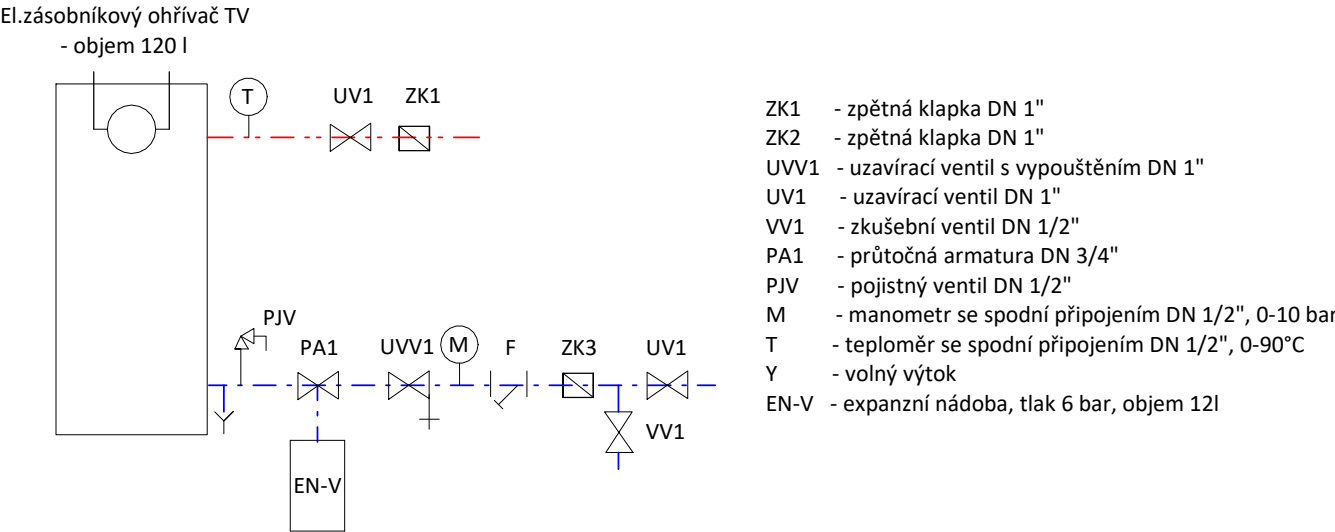

POZNÁMKY

- MATERIÁL NOVÉHO VNITŘNÍHO VODOVODU PP-RCT
- POZICE POTRUBÍ MĚŘENA OD HRUBÝCH KONSTRUKČNÍCH PRVKŮ
- VÝŠKOVÝ ÚDAJ O NAPOJENÍ ZAŘÍZOVACÍCH PŘEDMĚTŮ MĚŘEN OD ČISTÉ PODLAHY
- PŘED MONTÁŽÍ VŠECH ZAŘÍZENÍ JE NUTNÁ KOORDINACE VŠECH PROFESÍ A JEJICH INSTALACÍ
- UVEDENÉ VZDÁLENOSTI JSOU POUZE ORIENTAČNÍ ÚDAJE PRO KOORDINAČNÍ POTŘEBY PROJEKTU
- V PŘÍPADĚ DISPOZIČNÍCH ZMĚN OVĚŘIT KOLIZE S OSTATNÍMI INSTALACEMI A VÝŠKOVÉ ÚDAJE POTRUBÍ MÍSTNĚ UPRAVIT
- ROZVODY NOVÉHO VNITŘNÍHO VODOVODU VEDENY PŘEDNOSTNĚ V NOVÝCH PODLAHÁCH A VE STĚNĚ
- SKLON POTRUBÍ SMĚREM K VYPOUŠTĚCÍM VENTILŮM MIN. 0,3%
- VEŠKERÁ MONTÁŽ PROBĚHNE V SOULADU S POŽADAVKY VÝROBCE



k.ú. PARDUBICE - 717657, č. parc. 1, 2/1, 446 ± 0,000 = 219,550 m n. m. (Bpv)

| | | |
|---|---|---|
| Generální projektant | | |
| S V I Ž N | | |
| Autor SVIZN s.r.o. korespondenční adresa Havlíčkova 15, 110 00, Praha 1 sídl Milady Horákové 298/123, 160 00, Praha 6 IČO 033 01 087 kontakt tel.: 606 062 636 mail.: info@svizn.com | HIP Ing.arch. Vlastimil Dlouhý kontakt tel.: 606 212 953 mail: dlouhy@svizn.com | Vypracoval Ing. Jakub Hodula Ing. Ondřej Hanzelka |
| | Zodpovědný projektant Pavel Kolář číslo autorizace 00 134 04 | |

| | | | |
|--|-----------------|--------|------------------|
| Akce | | | |
| Zámek Pardubice | | | |
| využití a obnova zámeckých exteriérů a interiérů č. p. 1 a č. p. 2 | | | |
| Stavebník | | | |
| Pardubický kraj, Komenského náměstí 125, 532 11 Pardubice | | | |
| Stupeň DPS | Měřítko 1:50 | Revize | Datum 12/2017 |

| | |
|---------------------------------|--|
| Označení části D.3 | Část DOKUMENTACE STAVEBNÍHO OBJEKTU - SO.03 |
| Číslo profese D.3.4.1 | Profese ZDRAVOTNĚ TECHNICKÉ INSTALACE |
| Číslo přílohy D.3.4.1.b – 02 | Příloha PŮDORYS 2. NP – VODOVOD |