


LEGENDA MÍSTNOSTÍ		
ČÍSLO MÍSTN.	ÚČEL MÍSTNOSTI	PLOCHA m²
2.01	CHODBA	9,70
2.02	HYGIENICKÁ KABINA - DÍVKY	6,70
2.03	SKLAD - HERNA	7,70
2.04	ARCHIV	4,30
2.05	CHODBA	7,20
2.06	CHODBA	9,10
2.07	TECHNICKÁ MÍSTNOST	2,60
2.08	KOUPELNA	4,90
2.09	WC	1,35
2.10	KOUPELNA	6,60
2.11	WC	1,20
2.12	KOUPELNA	4,70
2.13	WC	1,35
2.14	LÁŽEŇ	2,70
2.15	PŘEDSÍŇ WC - CHLAPCI	2,70
2.16	WC - CHLAPCI	4,30
2.17	LOŽNICE	7,80
2.18	LOŽNICE	18,00
2.19	LOŽNICE	25,50
2.20	CHODBA	
2.21	SKLAD	2,10
2.22	PRACOVNA PSYCHOLOGA	

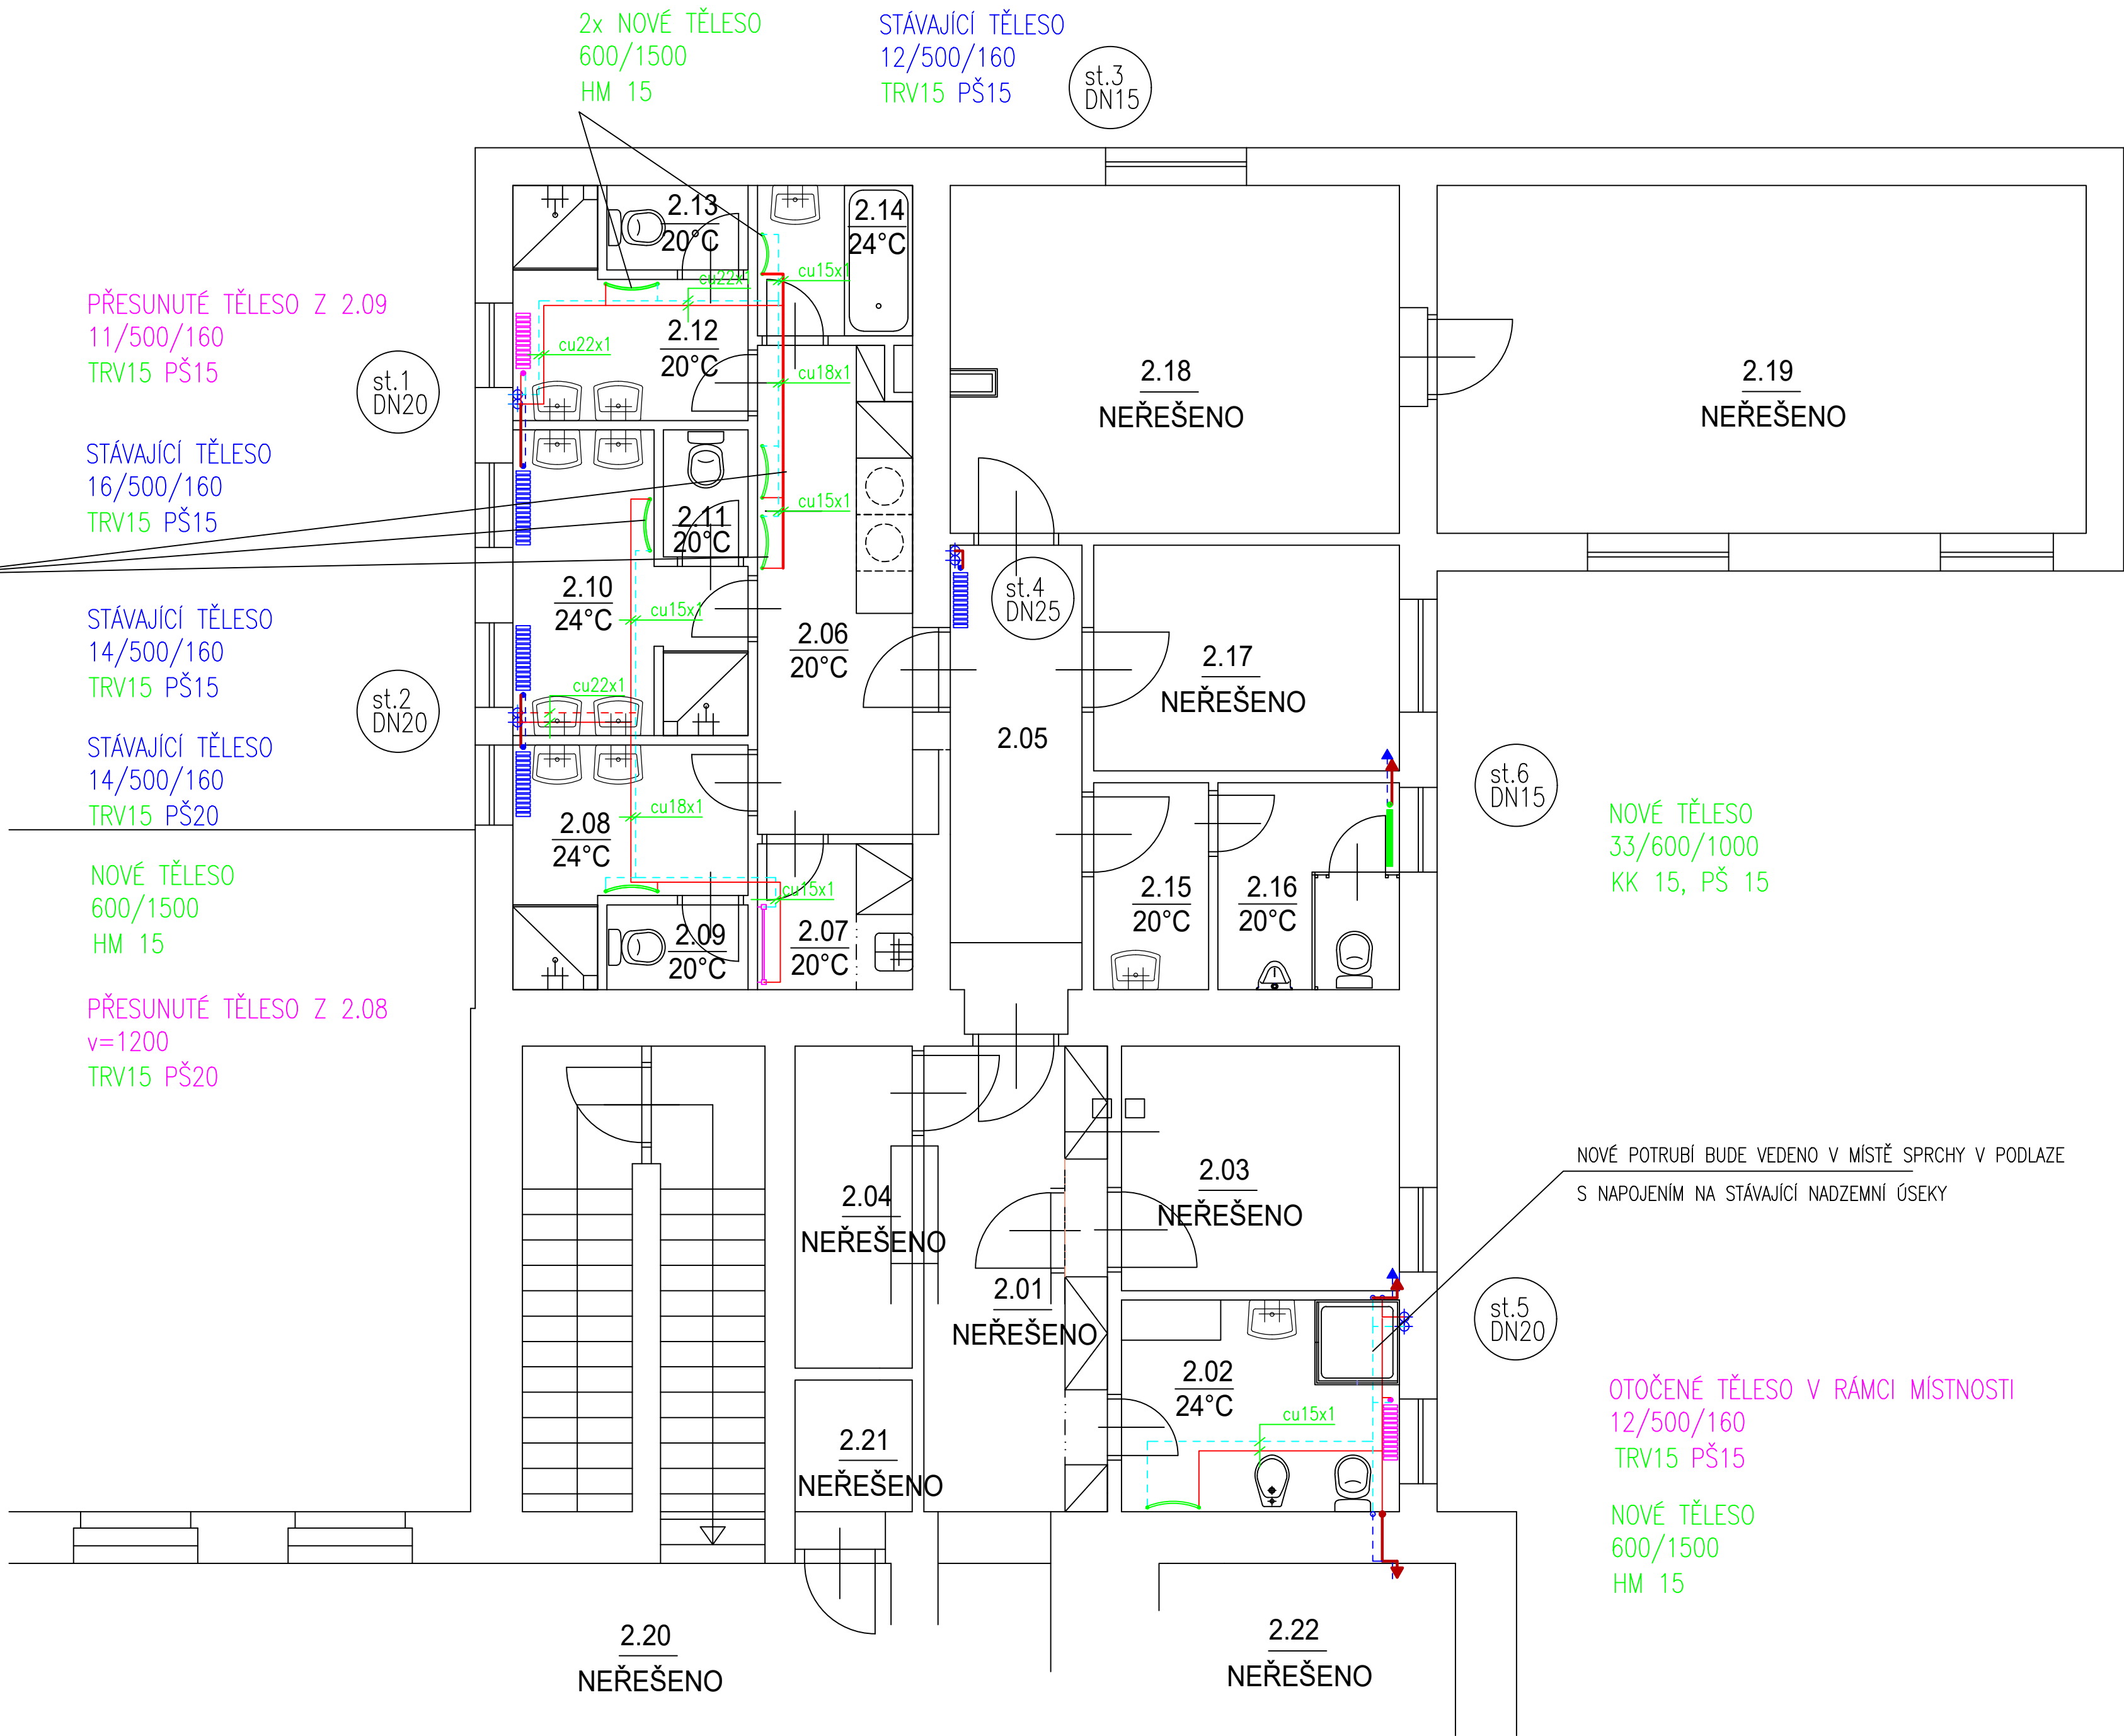

LEGENDA ARMATUR

RK	STÁVAJÍCÍ RADIÁTOROVÝ KOHOUT
PŠ	PŘÍMÉ ŠROUBENÍ
HM	SDRUŽENÁ ARMATURA TRUBKOVÝCH TĚLES
TRV	TERMOSTATICKÝ VENTIL S TERMOSTATICKOU HLAVICÍ

LEGENDA OTOPNÝCH TĚLES

	STÁVAJÍCÍ ČLÁNKOVÝ RADIÁTOR – PONECHANÝ
	STÁVAJÍCÍ DESKOVÝ RADIÁTOR – PONECHANÝ
	STÁVAJÍCÍ TRUBKOVÉ TĚLESO – PONECHANÉ
	STÁVAJÍCÍ ČLÁNKOVÝ RADIÁTOR – PŘESUNUTÝ
	STÁVAJÍCÍ DESKOVÝ RADIÁTOR – PŘESUNUTÝ
	STÁVAJÍCÍ TRUBKOVÉ TĚLESO – PŘESUNUTÉ
	NOVÝ ČLÁNKOVÝ RADIÁTOR
	NOVÝ DESKOVÝ RADIÁTOR
	NOVÉ TRUBKOVÉ TĚLESO

LEGENDA POTRUBÍ

	ROZVOD K RADIÁTORŮM 70/55°C PŮVODNÍ
	ROZVOD K RADIÁTORŮM 70/55°C NOVÝ

POZNÁMKA:

PŘED MONTÁŽÍ NOVÉHO POTRUBÍ BUDE ZKONTROLOVÁNO ŘAZENÍ POTRUBÍ, ABY NEBYLO MOŽNO ZAMĚNIT PŘÍVOD A ZPĚTEČKU!

POZNÁMKA:

PO ODŘEZÁNÍ URČENÝCH ČÁSTÍ POTRUBÍ BUDE POTRUBÍ UTĚSNĚNO TAK, ABY DO NĚJ NEMOHL VLNKNOT NEČISTOTY A PO PROVEDENÍ STAVEBNÍCH ÚPRAV BUDE PROVEDENO OSAZENÍ NOVÝCH TĚLES NEBO PŘEMÍSTĚNÍ STÁVAJÍCÍCH TĚLES S NOVÝM NAPOJENÍM CU PÁJENÝM POTRUBÍM. VARIANTNĚ LZE POUŽÍT POTRUBÍ OCEL – V MÍSTECH, KDE BY BYLO OBTÍŽNÉ SVÁŘENÍ. PO PROVEDENÍ MONTÁŽÍ BUDE CELÝ POTRUBNÍ ÚSEK TĚTO POTRUBNÍ VĚTVY PROVĚŘEN TLAKOVOU ZKOUŠKOU PN 0,6 MPA A POTRUBÍ ULOŽENÉ V PODLAHÁCH NEBO ZDECH BUDE OPATŘENO TEPELNOU ISOLACÍ.

POZNÁMKA:

ŘEŠENÉ PROSTORY MAJÍ UVEDENOU VÝPOČTOVOU TOPNOU TEPLOTU PROSTORU. V MÍSTNOSTECH S POZNÁMKOU – NEŘEŠENO – NEBUDE TOPNÝ SYSTÉM MĚNĚN.

st.5 DN25 OZNAČENÍ STÁVAJÍCÍ STOUPAČKY A DIMENZE OCELOVÉHO POTRUBÍ

	ATELIER MACAS Ing. arch. Soběslav Macas Ing. arch. Petr Macas		Investor: Dětský domov Pardubice Ke Tvrzí 235, Pardubice 53003		D.3.5	
			Akce: Dětský domov Pardubice Rekonstrukce koupelny a sociálního zařízení Ke Tvrzí 235, Pardubice 53003	Vypracoval: Jiří Bartoň		
			Nový stav Půdorys 2.NP - ÚT	Stupeň: 05_2018		Podklad pro výběr dodavatele
				Datum: 05.02.18		
			Formát: A3	Měřítko: 1:50		