


PŮDORYS 1. NADZEMNÍHO PODLAŽÍ - NOVÝ STAV

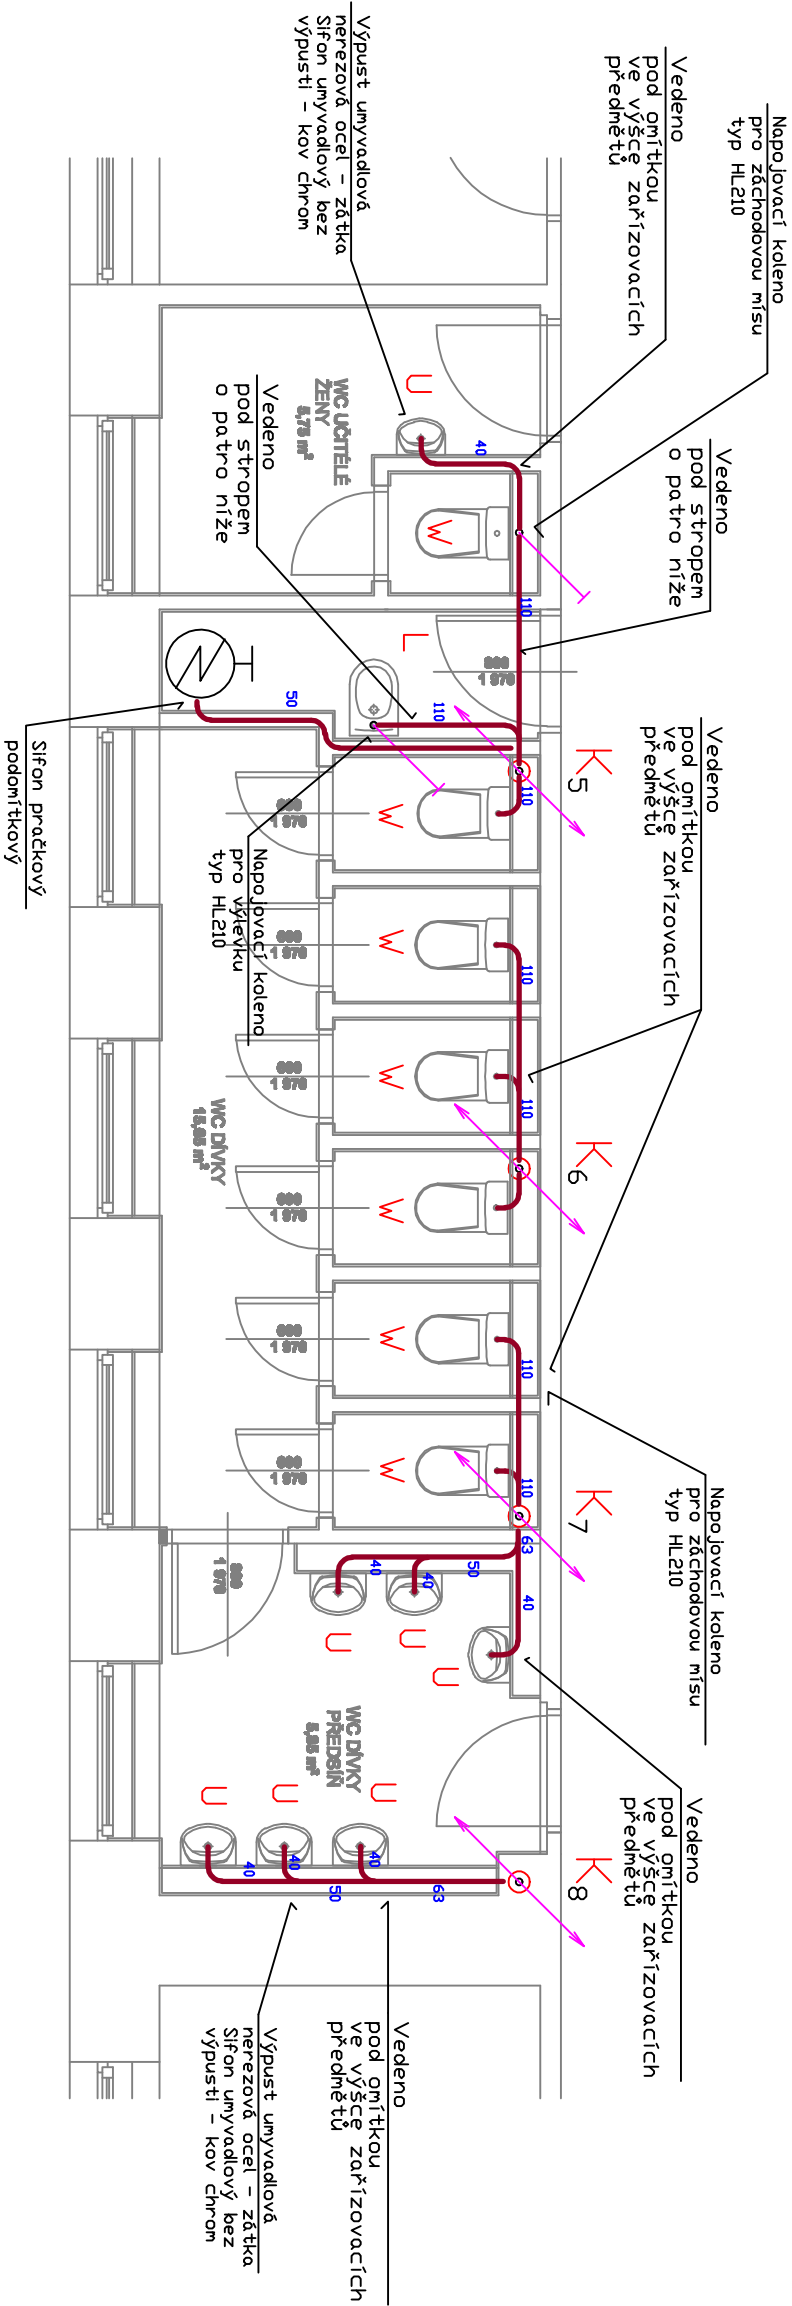

- SEZNAM ZAŘIZOVACÍCH PŘEDMĚTŮ:
- W - KLOZETOVÁ MÍSA
 - U - UMYVADLO
 - P - PISDAR
 - L - VÝLEVKA
- K 1 DDPADNÍ POTRUBÍ
- DDPADNÍ POTRUBÍ A TVAROVKY - SPLAŠKOVÁ KANALIZACE
- KG - SYSTÉM - 2%
- DDPADNÍ POTRUBÍ A TVAROVKY - SPLAŠKOVÁ KANALIZACE
- HT - SYSTÉM - 2%
- STÁVAJÍCÍ DDPADNÍ POTRUBÍ A TVAROVKY - SPLAŠKOVÁ KANALIZACE
- KG - SYSTÉM - 2%

LEGENDA POPISŮ:

- P1 POŽÁRNĚ OCHRANNÝ TMEI PROMAT, PROMASEAL GAMA (Ei 30)
- P2 POŽÁRNĚ OCHRANNÁ MANŽETA PROMAT, PROMASTOP (Ei 60)

Odpovědný proj.			Podpis	Projektant	Podpis
Návrhová Lbůše				Návrhac René	
Investor			PARDUBICKÝ KRAJ, Komenského nám. 125, 532 11 Pardubice		
Místo			Přelouč		
Kraj			PARDUBICKÝ KRAJ		
Akce					
GYMNÁZIUM A SOŠ PŘELOUČ					
- REKONSTRUKCE SOC. ZAŘÍZENÍ					
Obsah					
PŮDORYS ROZVODU - 1.NP					
- ROZVOD VODY WC DÍVKY -					
PROJEKTOVÁ KANCELÁŘ PARDUBICE					
Bachůčkova 1629, Pardubice 530 02					
tel. 777 902 157					
Číslo zakázky					Č. kopie
Stupeň: DPS					
Formát: A4					
Datum: 10/2018					
Měřítko: 1 : 50					
Část					Č. výkresu
D1.4.1.					11