


PŮDORYS 1. NADZEMNÍHO PODLAŽÍ - NOVÝ STAV

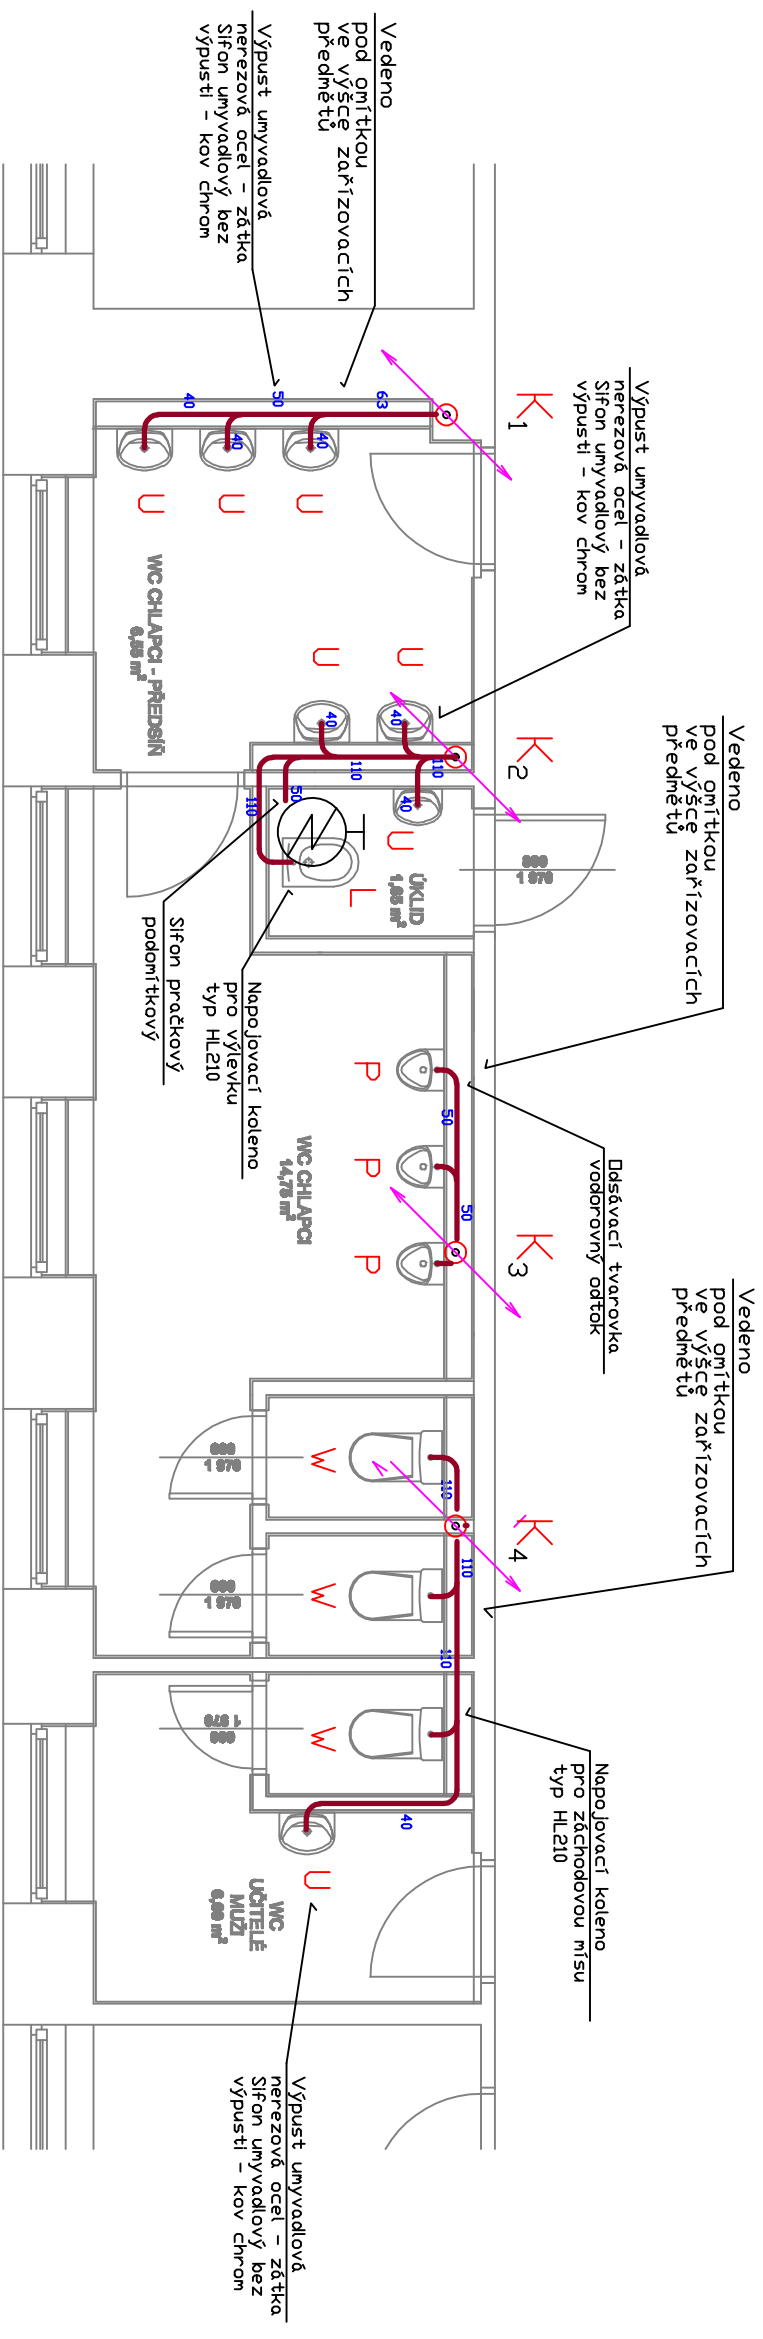

LEGENDA POPISU:

P1 POŽÁRNĚ OCHRANNÝ TMEL, PROMAT, PROMASEAL GAMA (EI 30)
P2 POŽÁRNĚ OCHRANNÁ MANŽETA PROMAT, PROMASTOP (EI 60)

SEZNAM ZAŘÍZOVACÍCH PŘEDMĚTŮ:

W - KLOZETOVÁ MIŠA
U - UMYVADLO
P - PISOAR
L - VYLEVKA

K₁ ODPADNÍ POTRUBÍ

ODPADNÍ POTRUBÍ A TVAROVKY - SPLAŠKOVÁ KANALIZACE
KG - SYSTÉM - 2%

ODPADNÉ POTRUBÍ A TVAROVKY - SPLAŠKOVÁ KANALIZACE
HT - SYSTÉM - 2%

STÁVAJÍCÍ ODPADNÍ POTRUBÍ A TVAROVKY - SPLAŠKOVÁ KANALIZACE
KG - SYSTÉM - 2%
—————Y

Odpovědný proj.	Podpis	Projektant	Podpis
Městská Libuš		Námec René	
Investor	PARDUBICKÝ KRAJ, Komenského nám. 125, 532 11 Pardubice		
Místo	Přelouč		
Kraj	PARDUBICKÝ KRAJ		
Akce	GYMNÁZIUM A SOŠ PŘELOUČ - REKONSTRUKCE SOC. ZARÍZENÍ		
Obsah	PŮDORYS ROZVODU - 1.NP - KANALIZACE WC CHLAPCI -		
PROJEKTOVÁ KANCELÁŘ PARDUBICE Bachetčkova 1629, Pardubice 530 02 tel. 777 902 157			
Číslo zakázky			Č. kopie
Stupeň: DPS			
Formát: A4			
Datum: 10/2018			
Měřítko: 1 : 50			
Část			Č. výkresu
D1.4.1.			10