


PŮDORYS 2. A 3. NADZEMNÍHO PODLAŽÍ - NOVÝ STAV

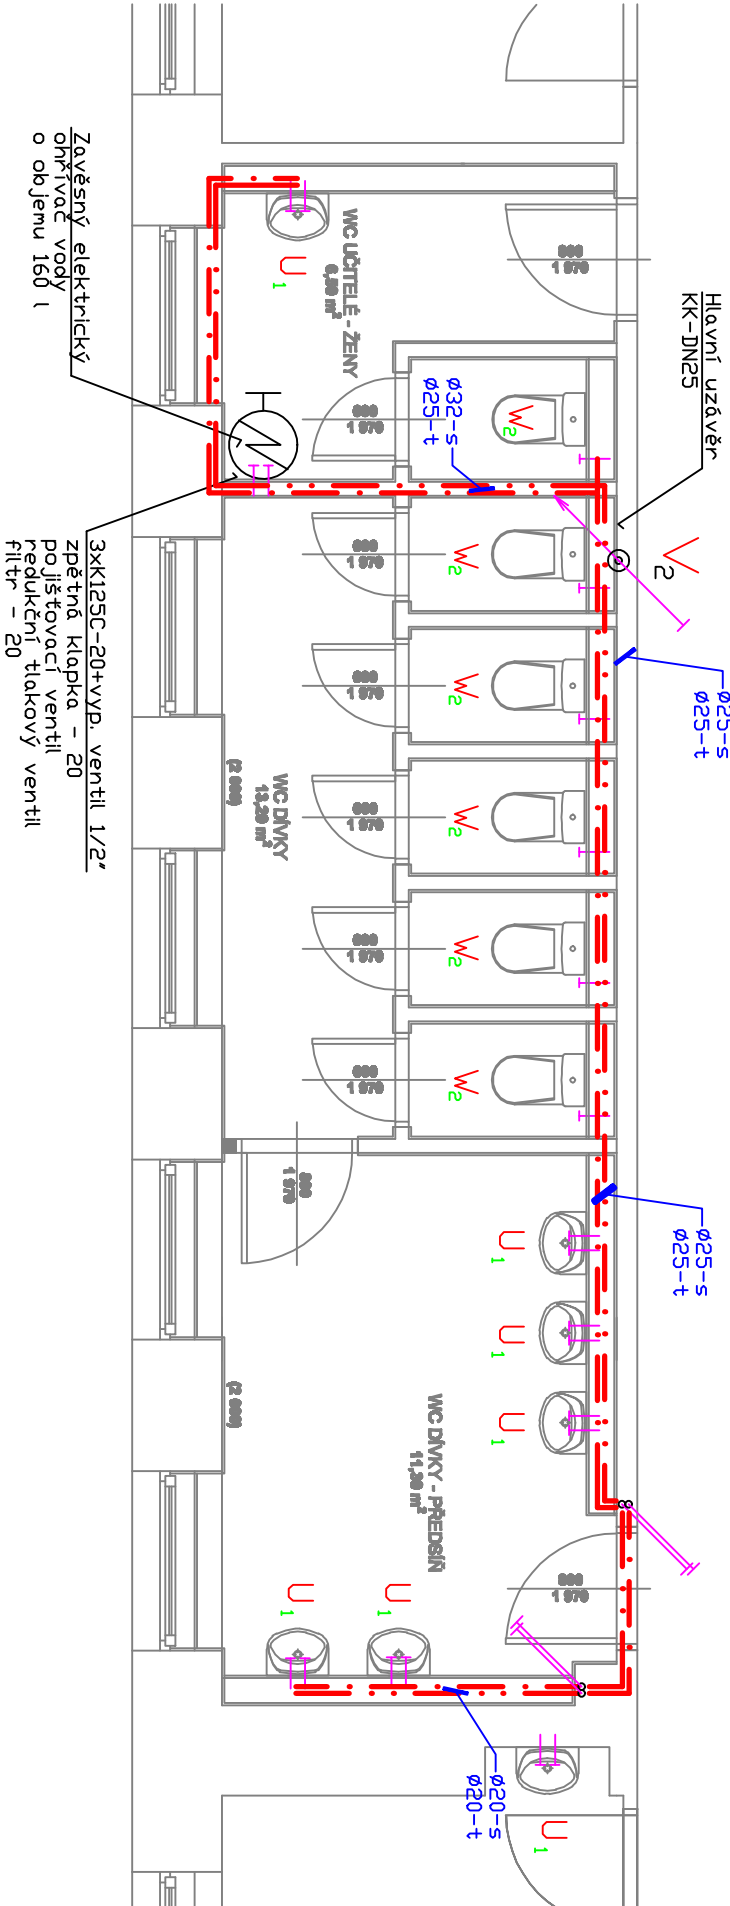

LEGENDA:

- STÁVAJÍCÍ ROZVOD STUDENÉ PITNÉ VODY
- NOVÝ ROZVOD TEPLÉ VODY
- NOVÝ ROZVOD STUDENÉ PITNÉ VODY

SEZNAM ZAŘIZOVACÍCH PŘEDMĚTŮ:

- W - KLOZETOVÁ MÍSA
- U - UMYVADLO
- P - PISDAR
- L - VÝLEVKKA

LEGENDA

- přívod studené a teplé vody
- páková baterie nástěnná
- 2x rohový ventil 3/8"
- přívod studené vody
- rohový ventil 3/8"
- přívod studené vody
- pisarový ventil - senzor
- přívod studené a teplé vody
- páková baterie nástěnná - výlevka
- rozteč - 150 mm

LEGENDA POPISŮ:

- WK VYPOUŠTĚČ KULOVÝ KOHOUT SE SAČEM, KULOVÝ, G 1/2", PN 10
- KK KULOVÝ KOHOUT, PLNOPRŮTOKOVÝ, ZÁVŮTOVÝ, S UPRAVENOU PLOCHOU VNITŘNÍ KOULE PROTI ZAMÁŠENÍ USAZENINAM, PN 35
- P1 POŽÁRNĚ OCHRANĚNÝ TMEI, PROMAT, PROMASEAL GAMA (E) 30
- P2 POŽÁRNĚ OCHRANĚNÁ MANŽETA PROMAT, PROMASTOP (E) 60

Odpovědný proj.		Podpis	Projektant	Podpis	PROJEKTOVÁ KANCELÁŘ PARDUBICE Bachdčkova 1629, Pardubice 530 02 tel. 777 902 157	
Návrhová Lbuvě			Návrhac René		Číslo zakázky	
Investor		PARDUBICKÝ KRAJ, Komenského nám. 125, 532 11 Pardubice		Č. kopie		
Místo		Přelouč		Stupeň: DPS		
Kraj		PARDUBICKÝ KRAJ		Formát: 2A4		
Akce		GYMNÁZIUM A SOŠ PŘELOUČ - REKONSTRUKCE SOC. ZAŘÍZENÍ		Datum: 10/2016		
				Měřítko: 1:50		
Obsah		PŮDORYS ROZVODU - 2.NP a 3.NP - ROZVOD VODY WC DĚVČY -		Část		Č. výkresu
				D1.4.1.		06