



PŪDORYS 1S

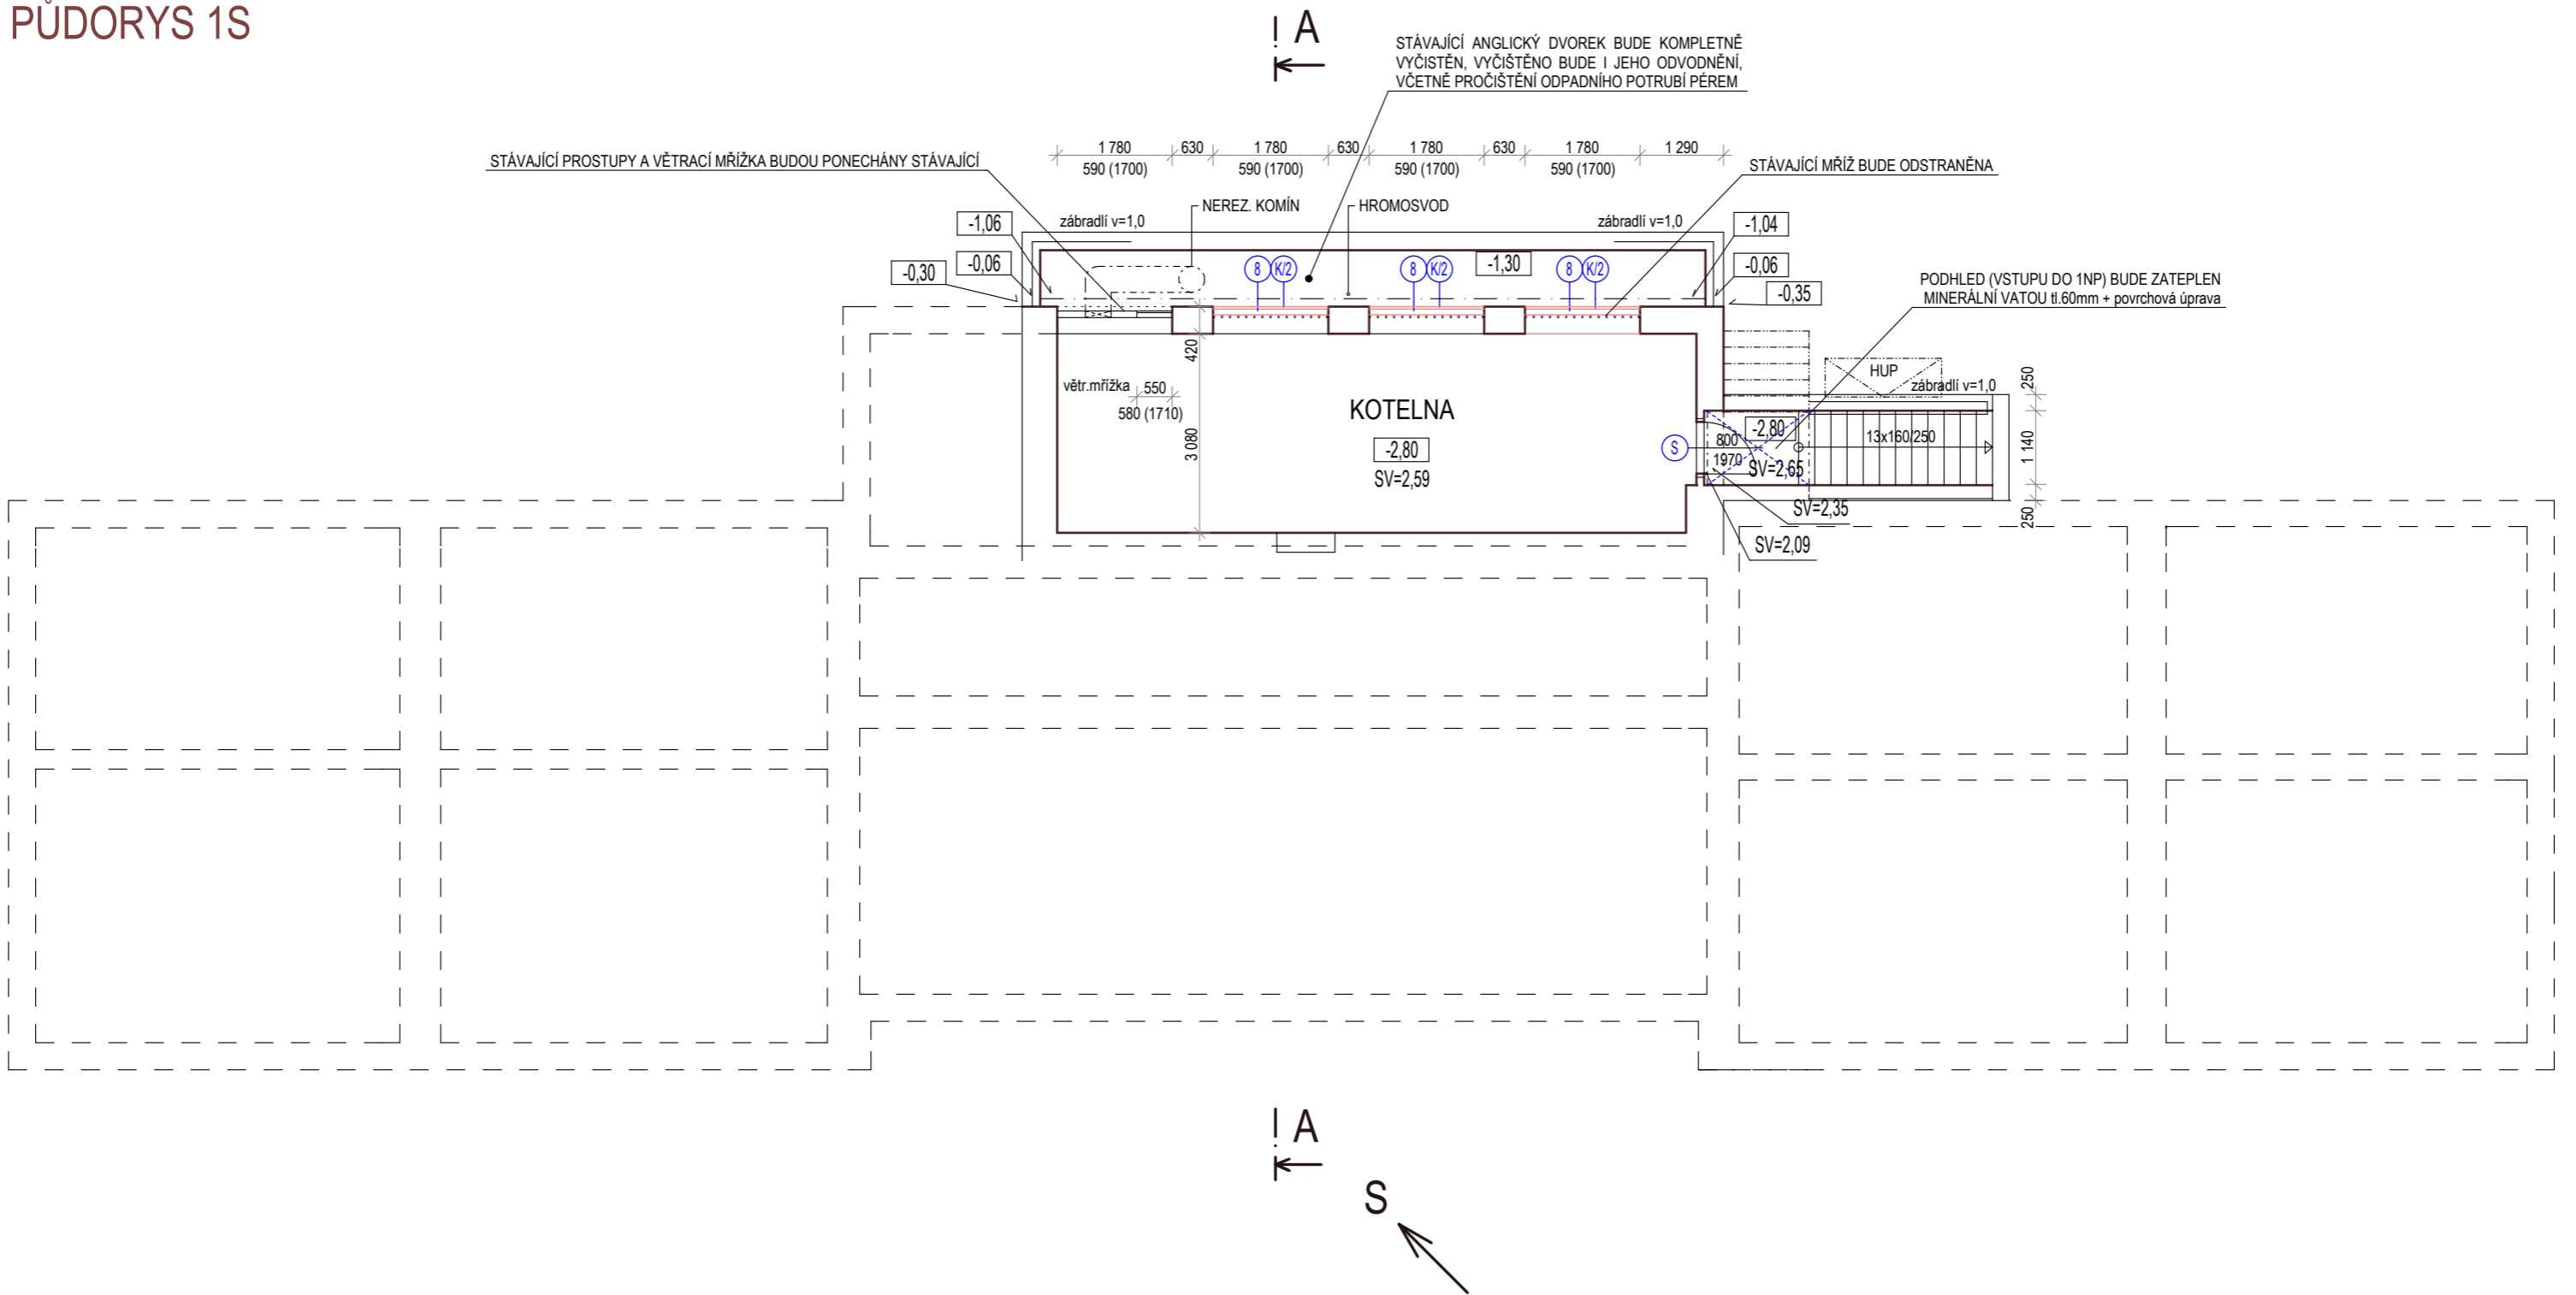

 KIP spol. s r.o. LITOMYŠL INŽENÝRSKÁ A PROJEKTOVÁ ČINNOST TOULOVCOVO NÁM.156, 570 01 LITOMYŠL	VEDOUČÍ ZAKÁZKY ING. JAN GABRHEL	
	ZODP.PROJEKTANT ING. JAN GABRHEL	
STUPEŇ PROJEKT PRO VÝBĚR ZHOTOVITELE	VYPRACOVAL PATRIK TMEJ	
INVESTOR PARDUBICKÝ KRAJ, KOMENSKÉHO NÁM. 125, PARDUBICE 532 11	MÍSTO STAVBY LITOMYŠL	
STAVBA REALIZACE ÚSPOR ENERGIE AREÁL LITOMYŠLSKÉ NEMOCNICE a.s.	PROFESE 3D.1.1 - ARCHITEKTONICKO STAVEBNÍ ŘEŠENÍ	
	ZAK.Č. 2727- 62	DATUM 09/2013
OBJEKT 3D - SO 03 IDG		
VÝKRES PŮDORYS 1S	MĚŘÍTKO 1:100	Č.VÝKR. 3D.1.1.2