
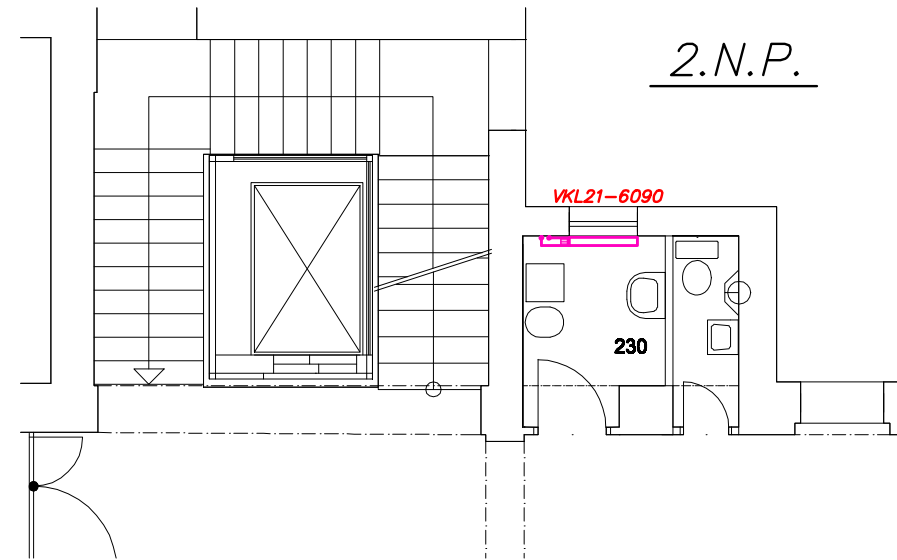
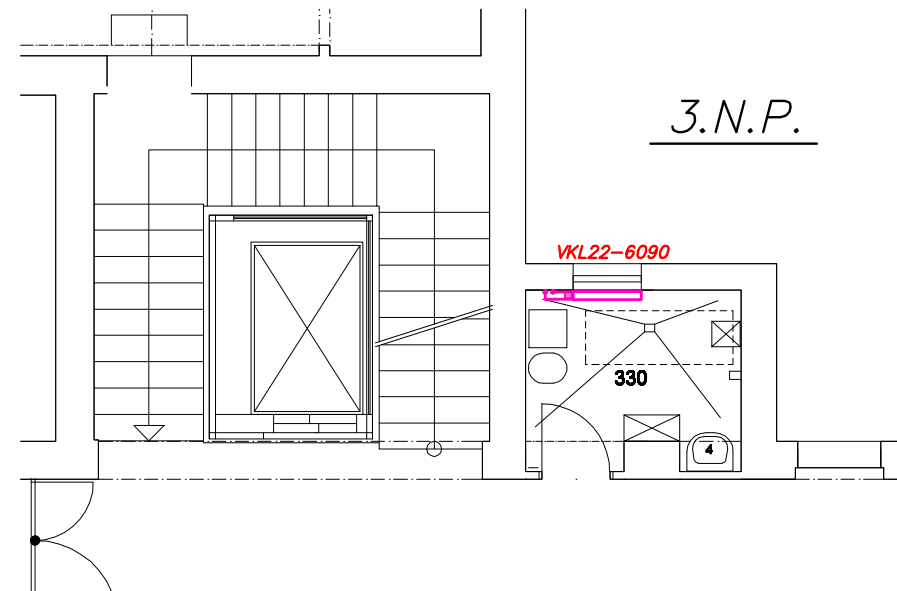


ROZVINUTÉ SCHÉMA

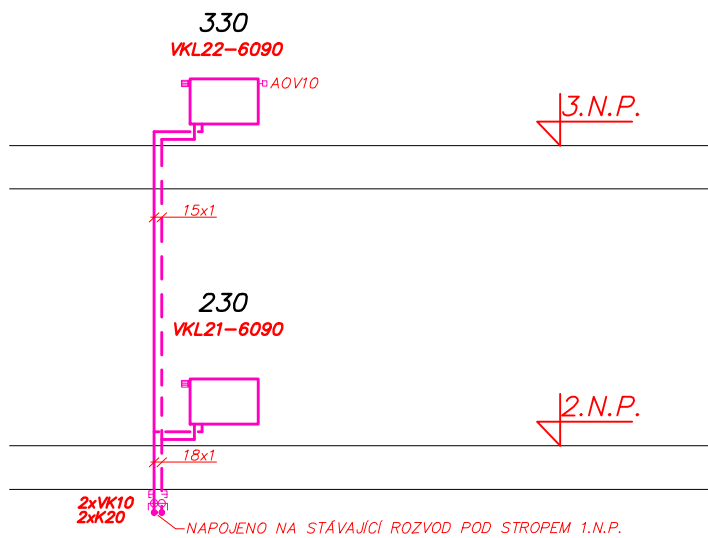

TEPLÁ
STUDENÁ

Vypracoval Vídenský J.	Kreslil Vídenský J.	Zodp. proj. Vídenský J.	TZB - Vídenský Josef ul. Stavebníků 1310 562 06 Ústí nad Orlicí TEL.603 300510 / 468 009099 Josef.Vidensky@tiscali.cz	
Místo BRANDÝS NAD ORLICÍ			Formát A3	
Investor PARDUBICKÝ KRAJ, KOMENSKÉHO NÁMĚSTÍ 125, 53211 PARDUBICE			Datum 12.2013	
Akce ZADÁVACÍ DOKUMENTACE DLE VÝHL. 230/2012 SB. REHABILITAČNÍ ÚSTAV BRANDÝS NAD ORLICÍ - STAVEBNÍ ÚPRAVY PODKROVÍ			Měřítko 1 : 100	
Obsah výkresu PŮDORYS 2.N.P. A 3.N.P. - ÚSTŘEDNÍ VYTÁPĚNÍ A ROZVINUTÉ SCHÉMA Ú.T.			Účel DPS	Č.v. 1.4.a-2