



Město Jevíčko

Palackého nám. 1, 569 43 Jevíčko
tel.: 461 327 810
fax: 461 327 812

INVESTIČNÍ ODDĚLENÍ

ATRIS, s.r.o.
Andrea Holá
Prokopa Velikého 699/5
703 00 Ostrava-Vítkovice

Vás dopis značky / ze dne

Naše značka

Vytřizuje / linka

Jevíčko

INV/4424/2015

Dalibor Šebek / 461 327 809

14.8.2015

Energetické úspory gymnázium Jevíčko, budova školy a domov mládeže

K Vaší žádosti ze dne 2.7.2015 ve věci podzemních sítí Vám sdělujeme, že se v dané lokalitě mohou nacházet podzemní sítě ve vlastnictví města:

- veřejné osvětlení (o vyjádření je nutno požádat správce - firmu ELPO Jevíčko, pan Jiří Popelka, tel.776 763 662, elpo@jevko.net, . V případě výskytu kabelů VO v místě stavby je nutno před zahájením stavby požádat správce firmu ELPO Jevíčko, pan Jiří Popelka, tel.776 763 662, elpo@jevko.net o vytýčení kabelů, která vyhotoví zápis o vytýčení. Při odkrytí kabelu VO je povinností investora nebo firmy odpovědné za provádění prací přizvat technika firmy ELPO ke kontrole odkrytých kabelů VO. **Bez zápisu o kontrole kabelů VO nelze provést zához kabelového vedení !!!**). Při provádění stavby je nutno dbát zvýšené opatrnosti , aby nedošlo k poškození kabelů VO, při jejich křížení je nutné postupovat dle platných norem. Náklady za případné přeložky nebo opravy kabelů VO, vyvolaných stavbou, hradí investor. V průběhu prací nesmí dojít k odpojení nebo omezení rozvodů VO.

Další možné podzemní sítě města jsou:

- vodovod, kanalizace – o vyjádření si požádejte:
VHOS, a.s., Nádražní 6, 571 01 Moravská Třebová
- kabelová televize – o vyjádření si požádejte:
Kabelová televize CZ s.r.o., Nádražní 115, 560 02 Česká Třebová

S pozdravem

Dušan Pávek, dipl. um.
starosta města

Město Jevíčko

① nám. 1

Jevíčko

IČ: 00276791, DIČ: CZ00276791

Telefonní spojení:

461 327 810 - ústředna

461 325 235 - tajemník

461 327 811 - místostarosta

461 327 808 - odbor výstavby a ÚP

e-mail: sebek@jevicko.cz

ID datové schránky: behbdug
IČ: 00276791, DIČ: CZ00276791


www.jevicko.cz

 

7.8.2015


ELPO JIN POPELKA
 REVIZE, MONTÁŽE ELEKTRO
 OBCHODNÍ ČINNOST
 Okružní IV čp. 716, 569 43 Jevíčko
 tel. 778 783 340, mob. 778 783 862
 IČO: 16210956 / DIČ: CZ6509190644

VÝKRES OPVĚTĚ

KABELE 4x16 V ZEMĚ

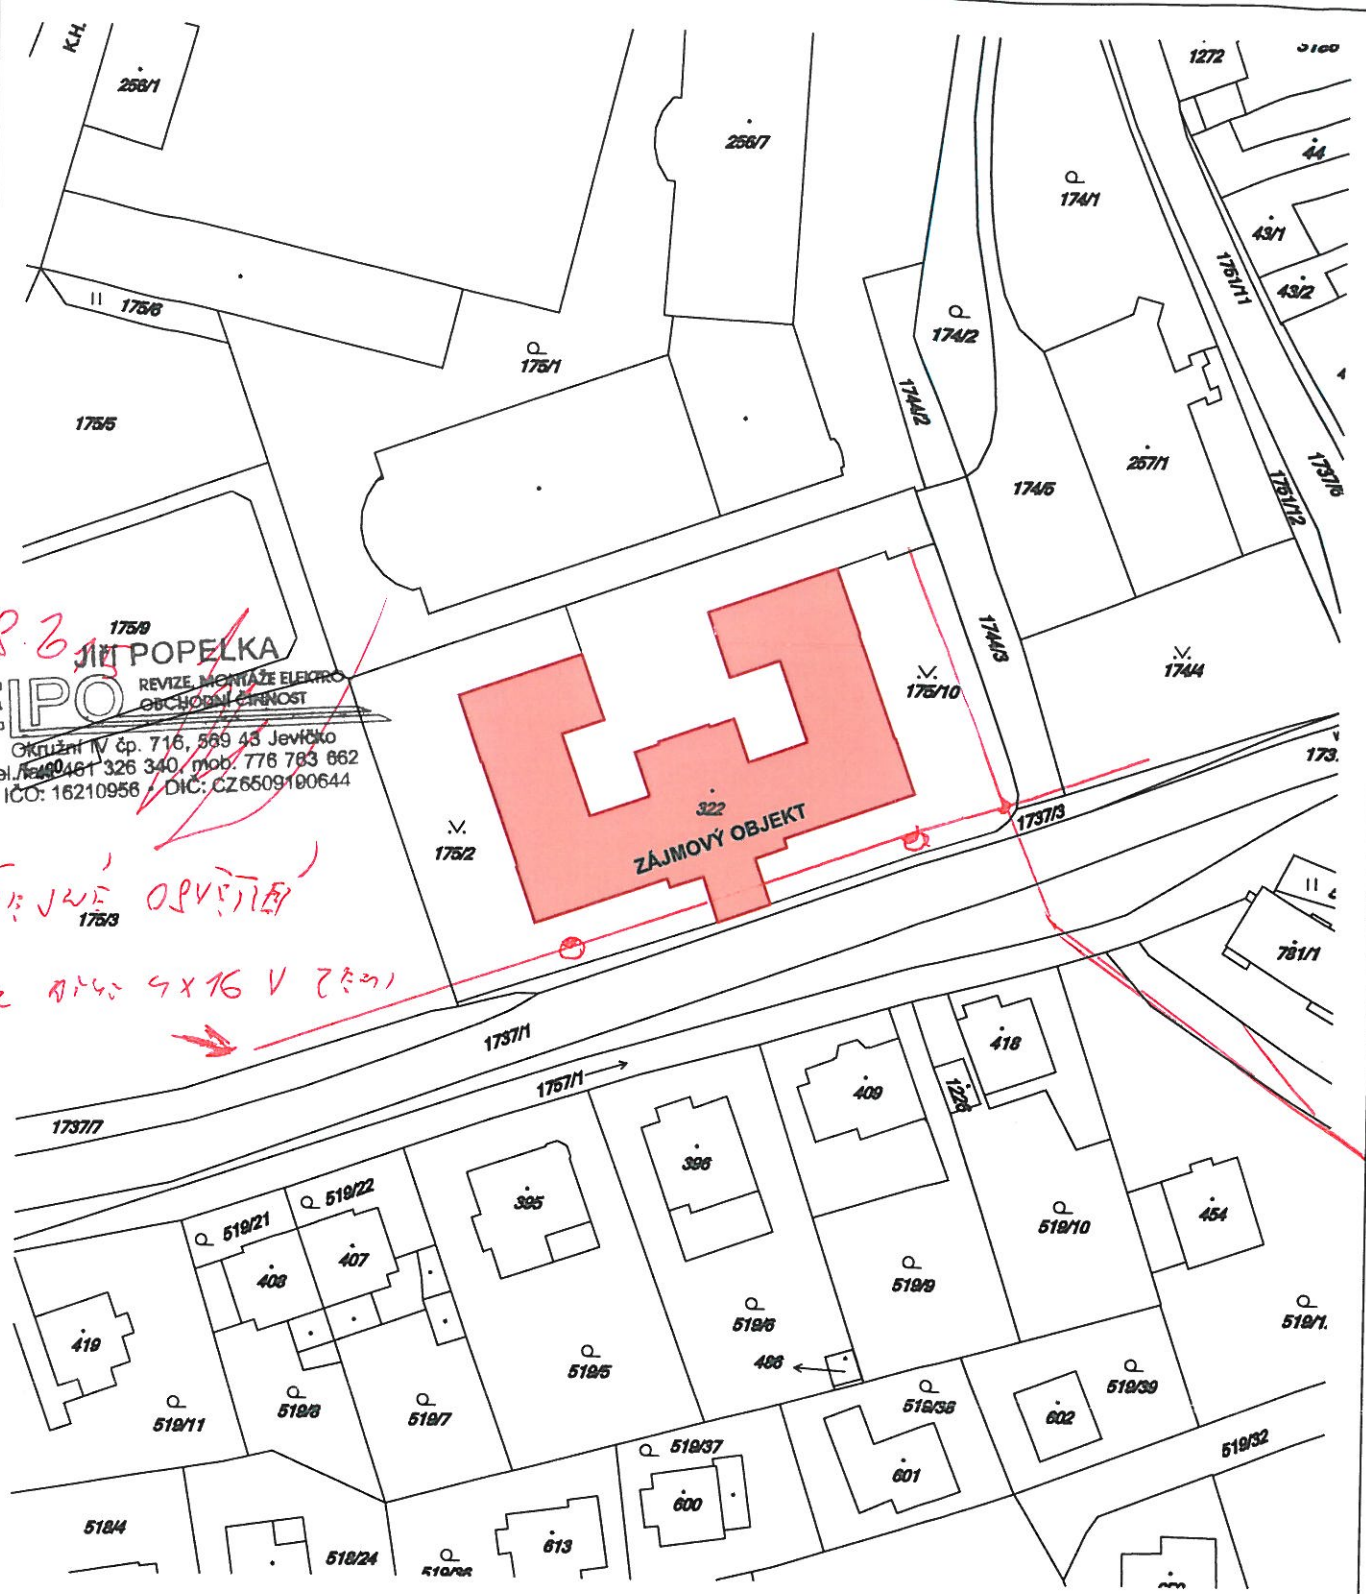

ZODP. PROJEKTANT: ING. LADISLAV ZAHRADNÍČEK		PODPIS 	 Atris Prokopa Velikého 699/5 703 00 Ostrava-Vitkovice s.r.o.	
VYPRACOVAL: ING. ARCH. MARTINA ČECHOVÁ				
INVESTOR: GYMNÁZIUM JEVÍČKO, A.K. VITÁKA 452, 569 43 JEVÍČKO				
NÁZEV AKCE:			ČÁST: C.SITUACE	FORMÁT: A4
REALIZACE ÚSPOR ENERGIE - GYMNÁZIUM JEVÍČKO, BUDOVA ŠKOLY A DOMOV MLÁDEŽE			DATUM: ČERVENEC 2015	STUPEŇ: DSP
			MÍSTO STAVBY: A.K. VITÁKA 452, 569 43 JEVÍČKO, PARC. Č. 322, 175/2, 175/10, K.Ú. JEVÍČKO - PŘEDMĚSTÍ	
OBSAH VÝKRESU:		STAVEBNÍ OBJEKT:	ČÍSLO VÝKRESU: C.1.	
SITUAČNÍ VÝKRES ŠIRŠÍCH VZTAHŮ		SO01		
		MĚŘÍTKO: 1:1000		

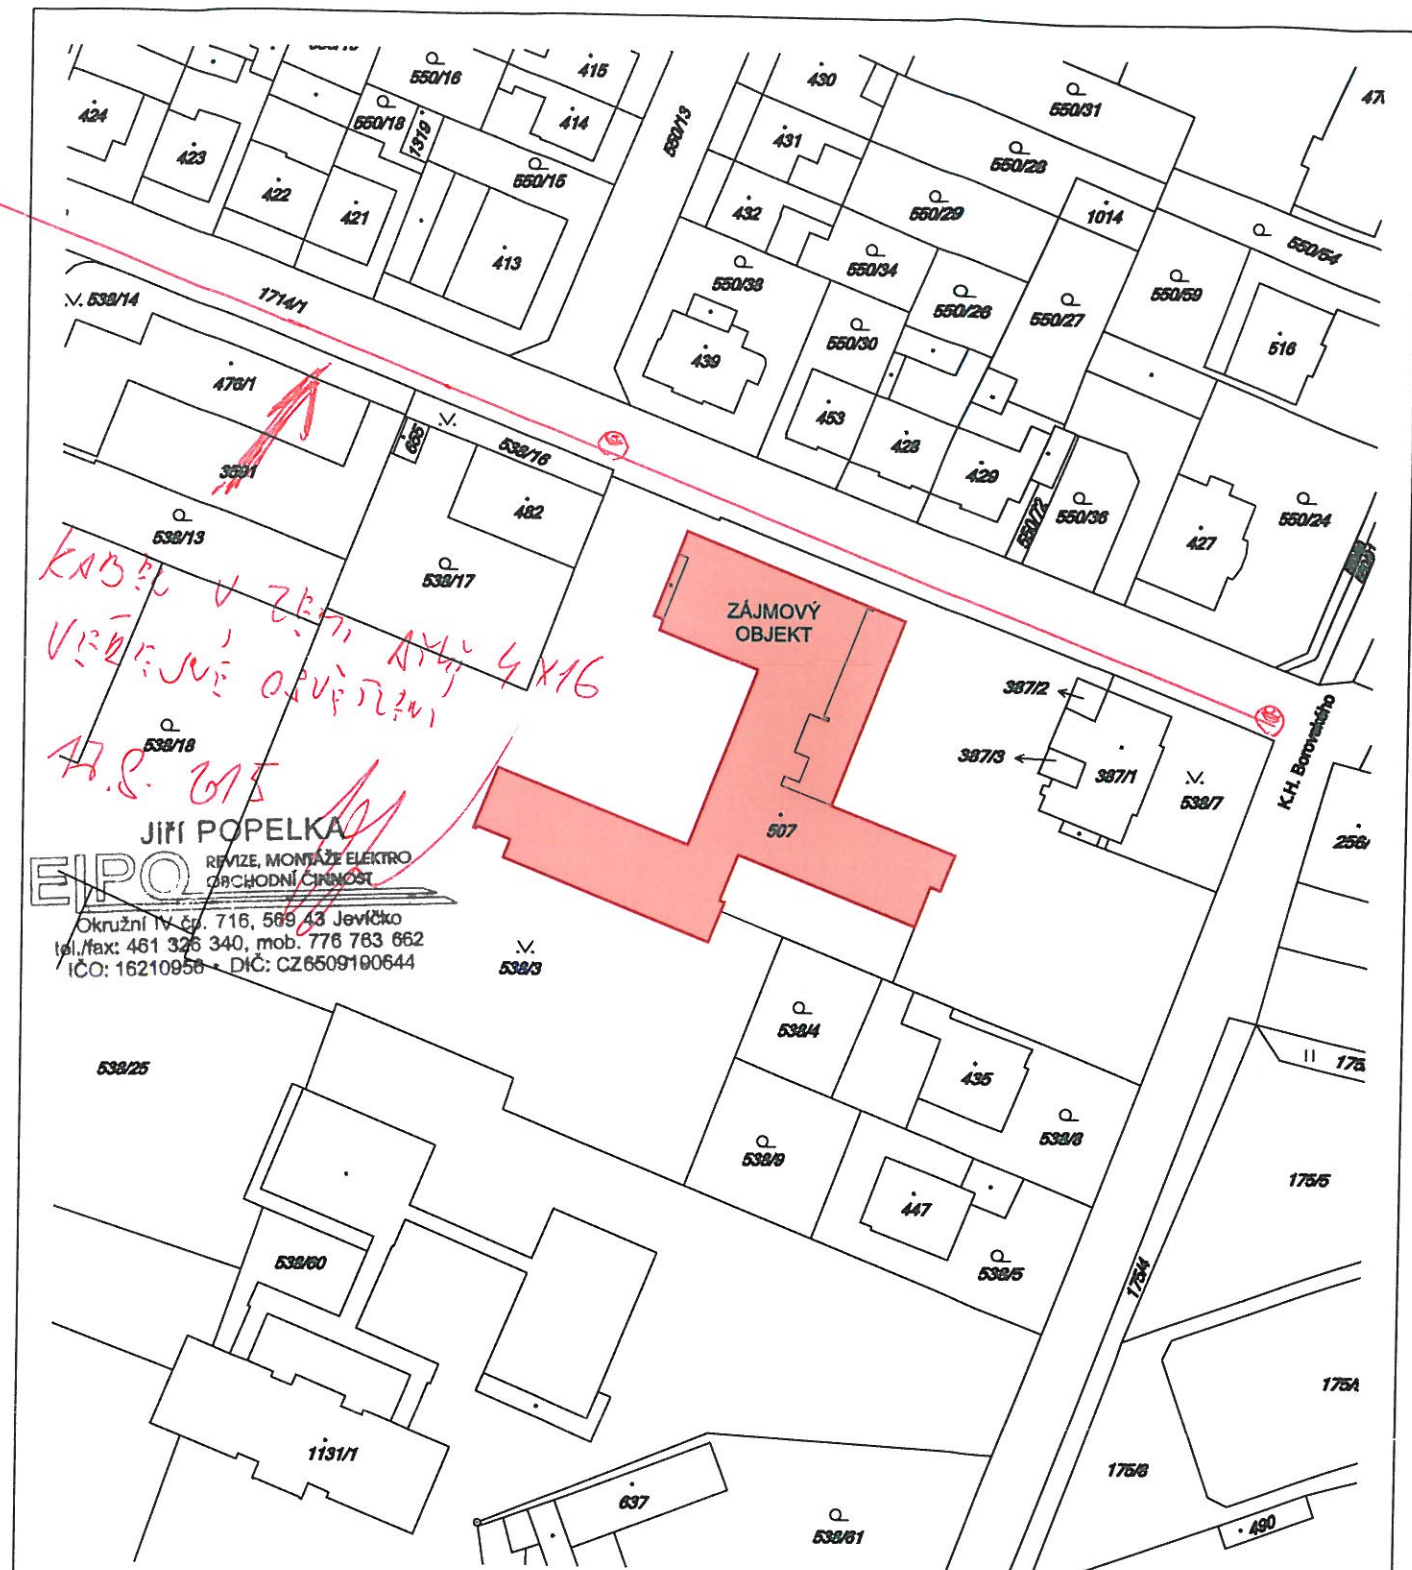

ZODP. PROJEKTANT: ING. LADISLAV ZAHRADNÍČEK
 VYPRACOVAL: ING. ARCH. MARTINA ČECHOVÁ
 INVESTOR: GYMNÁZIUM JEVIČKO, A.K. VITÁKA 452, 569 43 JEVIČKO

PODPIS

Atris Prokopa Velikého 699/5
 703 00 Ostrava-Vítkovice
 s.r.o.

NÁZEV AKCE:
 REALIZACE ÚSPOR ENERGIE - GYMNÁZIUM
 JEVIČKO, BUDOVA ŠKOLY A DOMOV MLÁDEŽE

ČÁST: C. SITUACE FORMÁT: A4
 DATUM: ČERVENEC 2015 STUPEŇ: DSP
 MÍSTO STAVBY: NERUDOVA 557, 569 43 JEVIČKO, PARC. Č. 507,
 538/3 K.Ú. JEVIČKO-PŘEDMĚSTÍ

OBSAH VÝKRESU:
 SITUAČNÍ VÝKRES ŠIRŠÍCH VZTAHŮ

STAVEBNÍ OBJEKT:
 SO 02
 MĚŘÍTKO:
 1:1000

ČÍSLO VÝKRESU:
C.1.