



LEGENDA MÍSTNOSTÍ:

ČÍSLO	ÚČEL MÍSTNOSTI	PLOCHA [m²]
1.01	SPALOVNA	201,8
1.02	SCHODIŠTĚ	4,93
1.03	KANCELÁŘ	9,95
1.04	WC	2,8
1.05	EMISNÍ MONITORING	5,0
1.06	FILTR	37,21

LEGENDA MaR:

	rozvaděč
	hlavní kabelová trasa
	ventil
	teplotní čidlo
	detektor úniku plynu
	spínač hladiny
	stoupací vedení

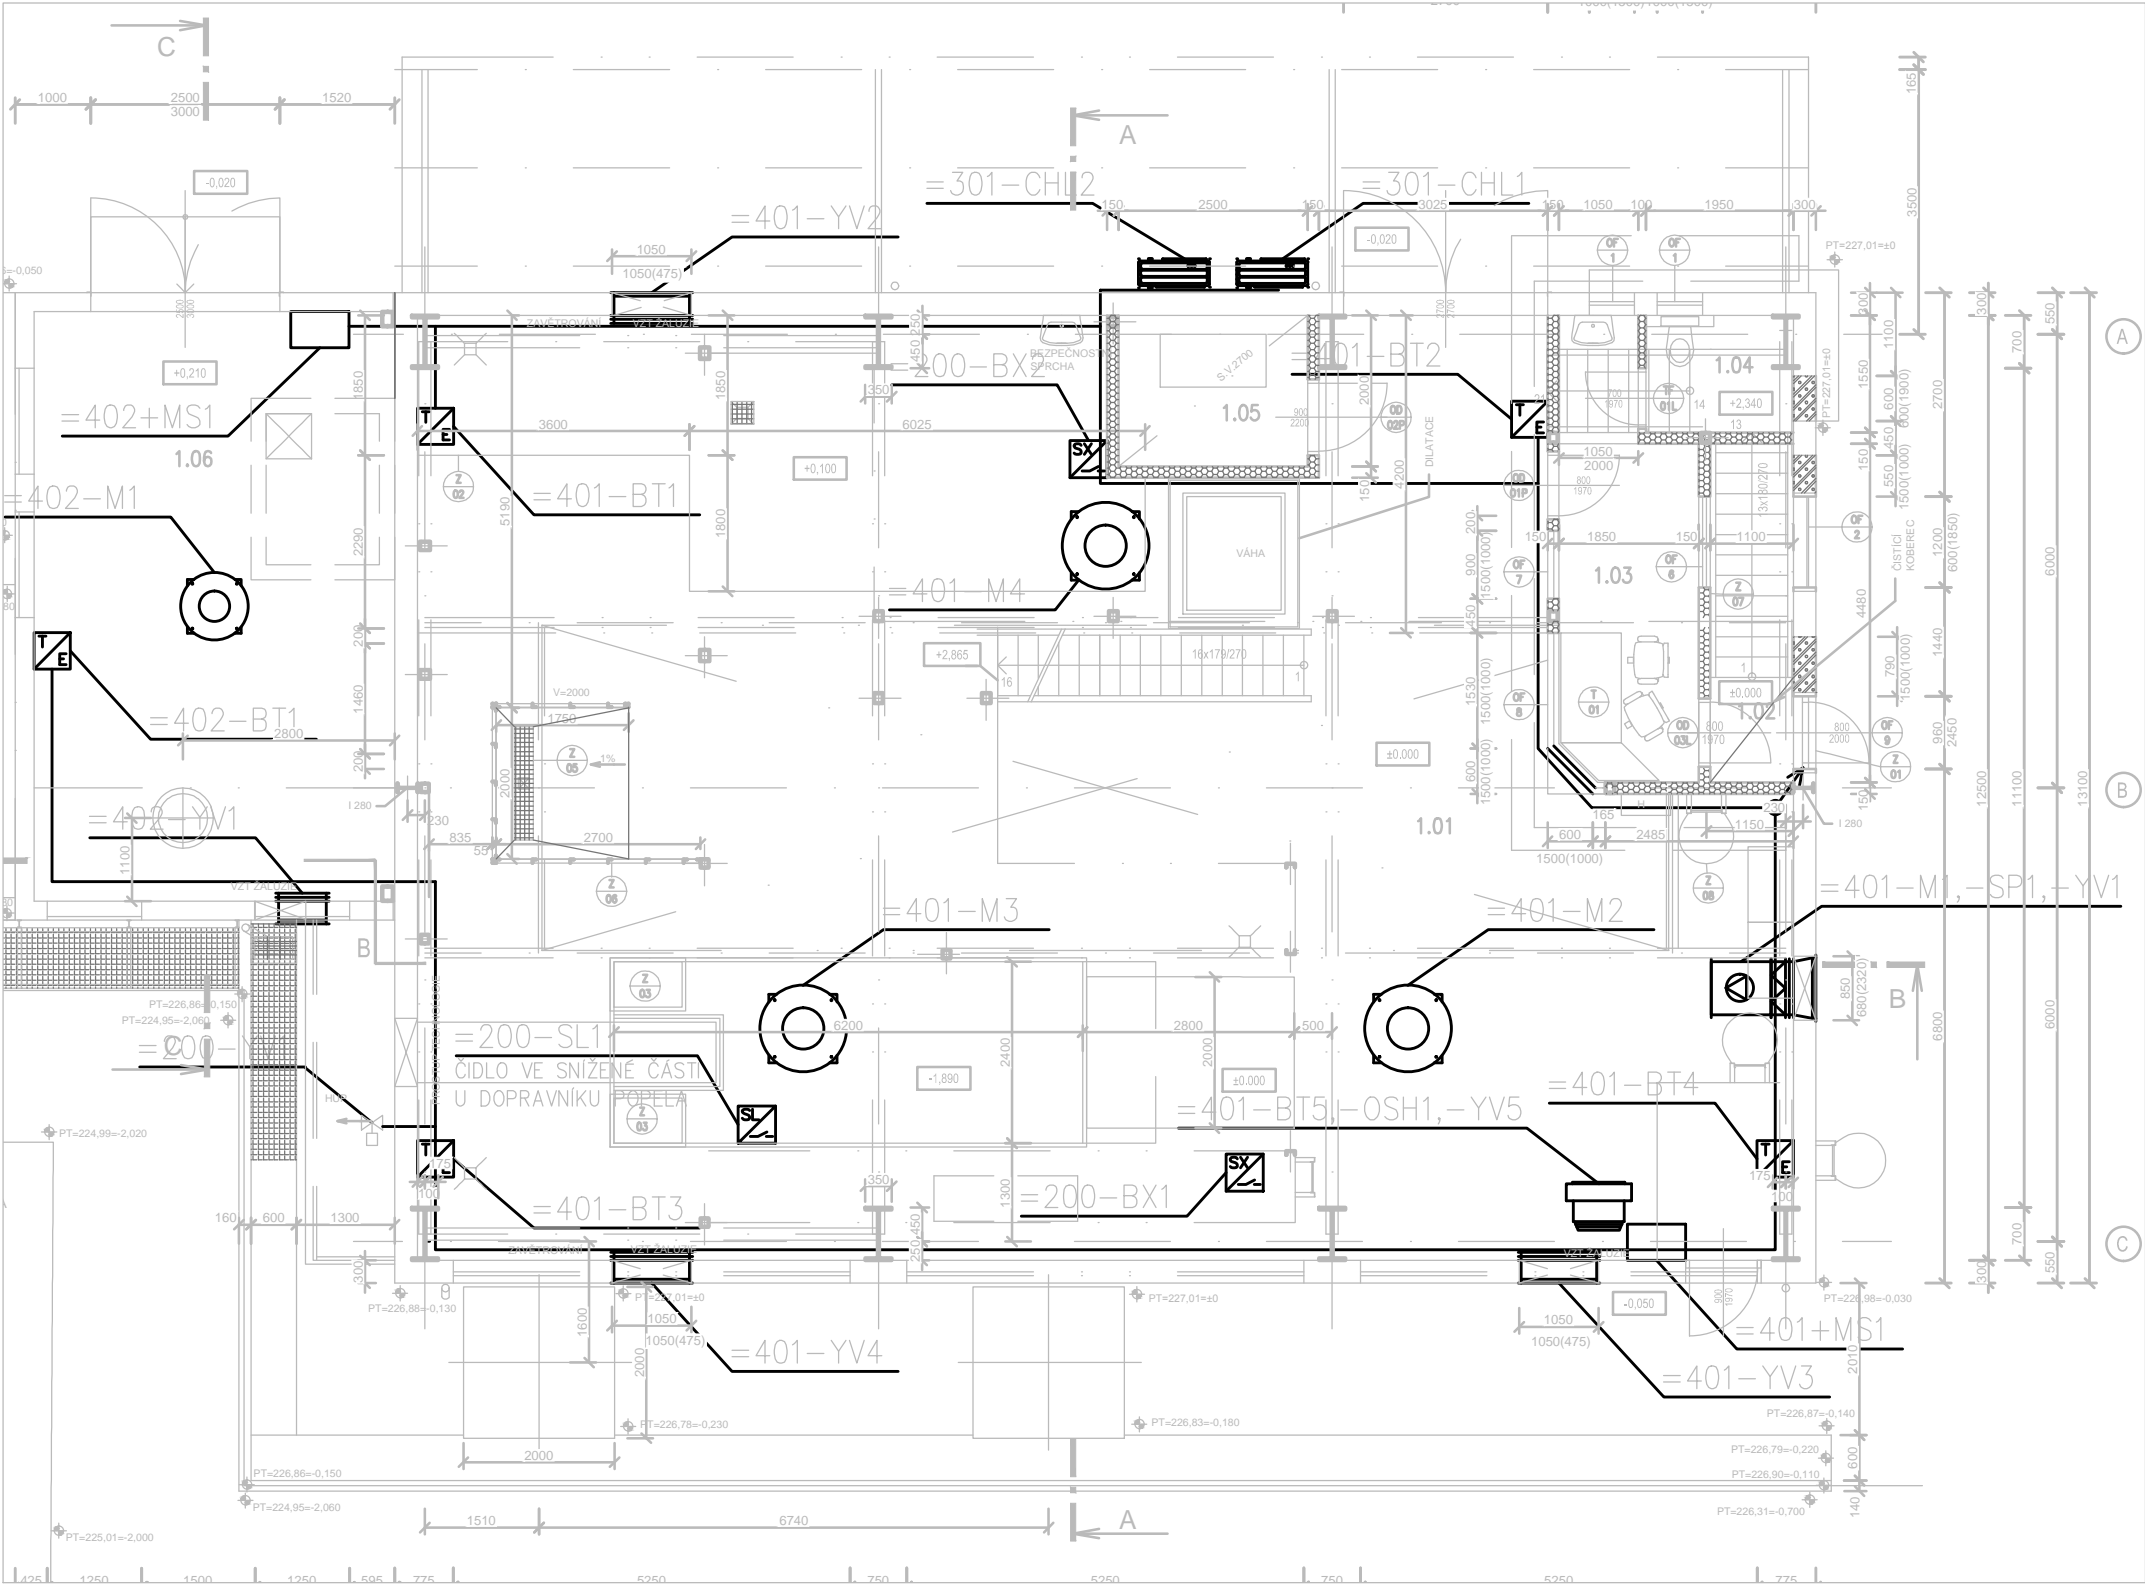

VYPRACOVAL Bc. VOJTĚCH BABIČ STATIK	ODP. PROJ. PROFESE ING. TOMÁŠ HUSNÍK	KONTROLOVAL ING. TOMÁŠ HUSNÍK	HL. INŽ. PROJEKTU ING. RADIM HEJNÝ	<div>CENTROPROJEKT GROUP a.s. ŠTEFANIKOVA 167 760 01 ZLÍN</div> <div><b>CENTROPROJEKT</b></div>
MÍSTO STAVBY: AREÁL SPALOVNY NEMOCNICE PARDUBICKÉHO KRAJE, a.s.				
STAVEBNÍK: NEMOCNICE PARDUBICKÉHO KRAJE, a.s.				
KOMPLEXNÍ OBNOVA SPALOVNY V NPK, a.s. – PRACOVIŠTĚ PARDUBICKÁ NEMOCNICE SO 01 STAVEBNÍ ÚPRAVY VE SPALOVNĚ NPK D.1.7 MĚŘENÍ A REGULACE				<div>FORMÁT4 A4</div> <div>DATUM08/2019</div> <div>STUPEŇDPS</div> <div>MĚŘÍTKO1:100</div> <div>ZAK. ČÍSLO:171063</div>
PŮDORYS 1.NP				<div>ARCHIVNÍ KÓDCTX</div> <div>PROF. ČÍS. VÝKRESUM</div> <div>DOD.002</div>