



POŽÁRNĚ BEZPEČNOSTNÍ ŘEŠENÍ - PŮDORYS 1S

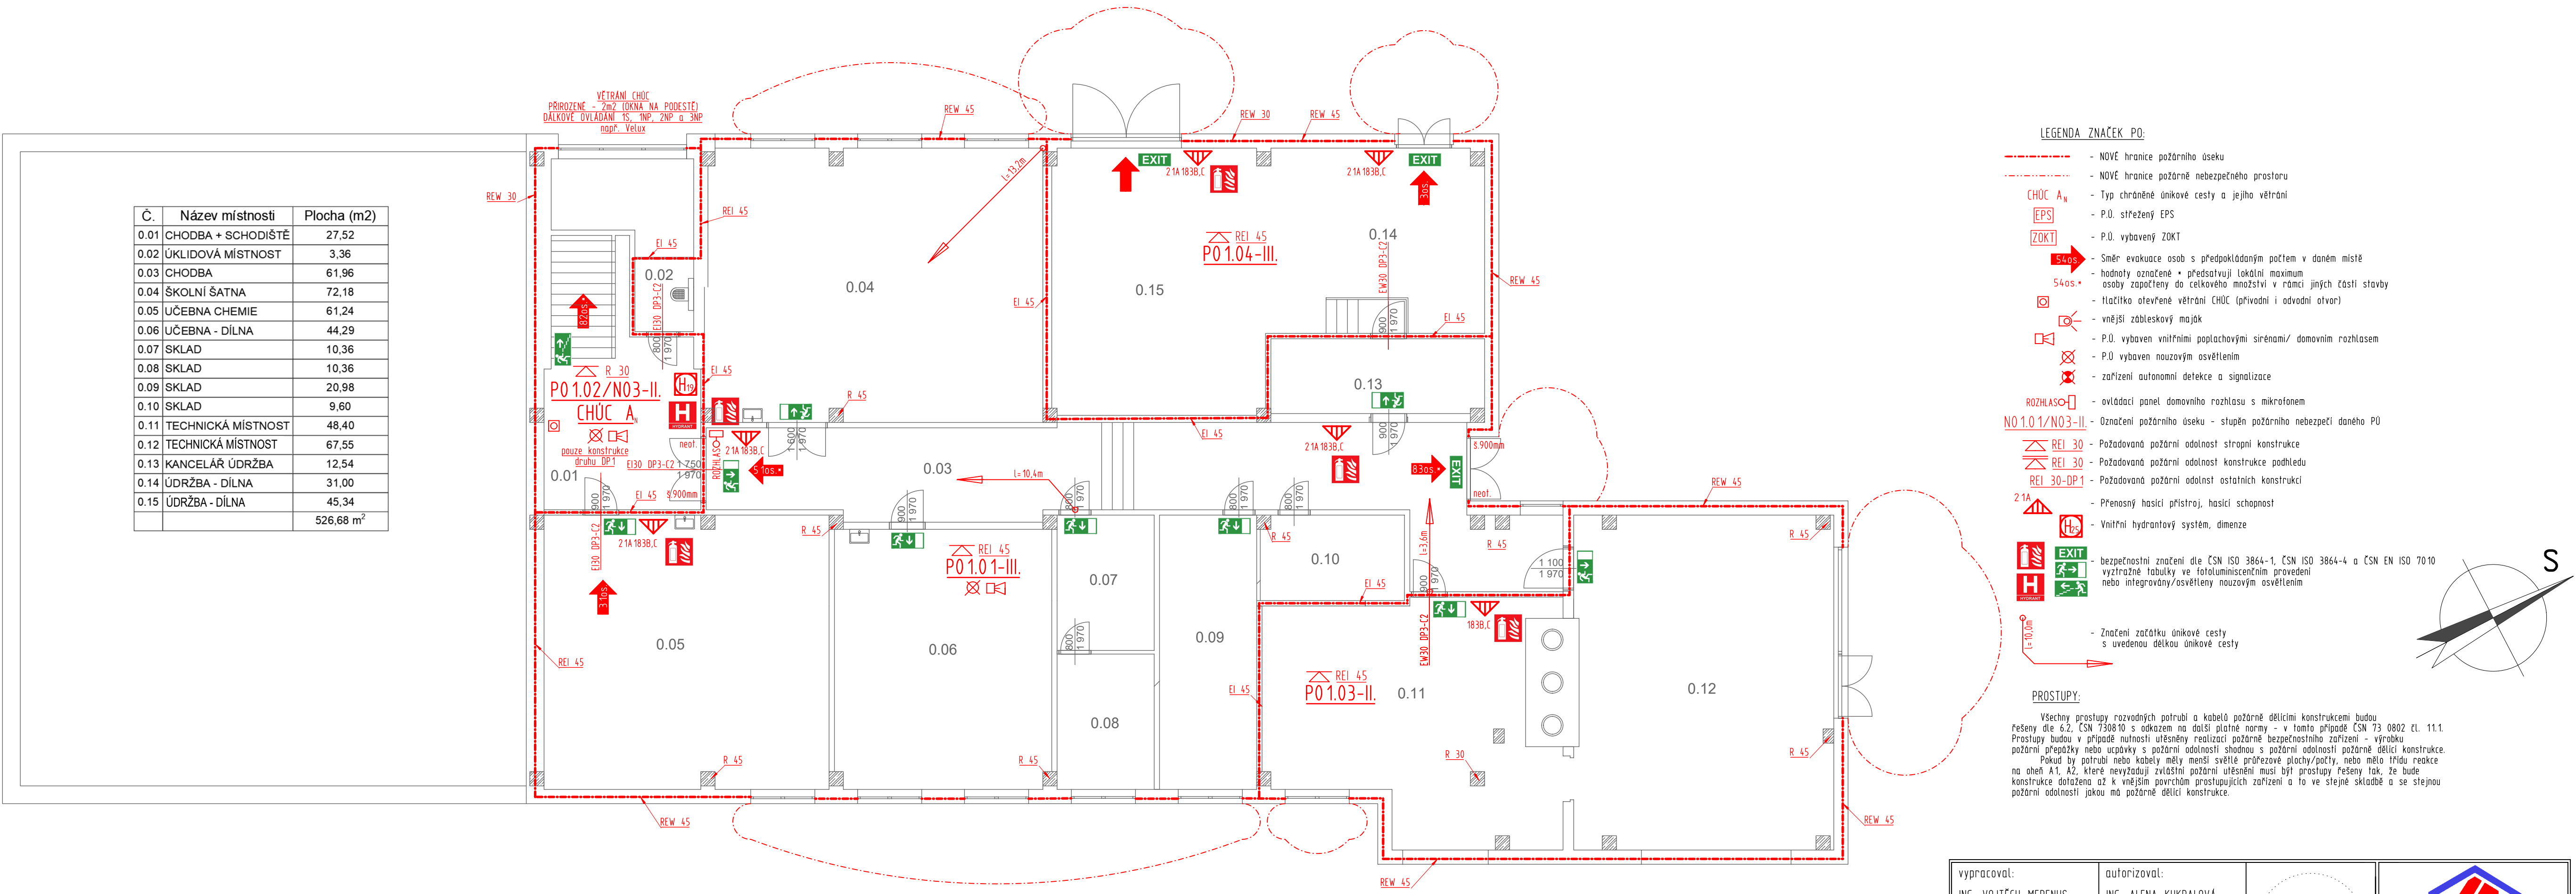

vypracoval: ING. VOJTĚCH MERENUS NA SKÁLE 1126 286 01 ČASLAV	autorizoval: ING. ALENA KUKRALOVÁ BLUDOV 30 286 01 ČASLAV		 Ing. Vojtěch Merenus projektční kancelář projekty pozemních staveb požární bezpečnost staveb kancelář: Nad Rezkovcem 1801 286 01 Časlav IČ: 746 130 14 mobil: 724 125 511 info@ProjekteMerenus.cz
číslo zakázky: VM202056	investor: Pardubický kraj, IČ 70892822 Komenského náměstí 125, 532 11 Pardubice		
stavba: <b>Gymnázium a SOŠ Přelouč -rekonstrukce interiérů DM, Jaselská 1507, Přelouč</b>	část projektu: D. DOKUMENTACE OBJEKTU		
díl projektu: D.1. DOKUMENTACE STAVEBNÍHO OBJEKTU	profese: D.1.3. POŽÁRNĚ BEZPEČNOSTNÍ ŘEŠENÍ		
objekt: S001 - DOMOV MLÁDEŽE A TECHNICKÉ UČEBNY	výkres: <b>PŮDORYS 1S POŽÁRNĚ BEZPEČNOSTNÍ ŘEŠENÍ</b>		
stupeň: DPS revize: 0-12/2020 měřítko: 1:100 datum: Prosinec 2020 číslo dokumentu: D.1.3.b.002			