
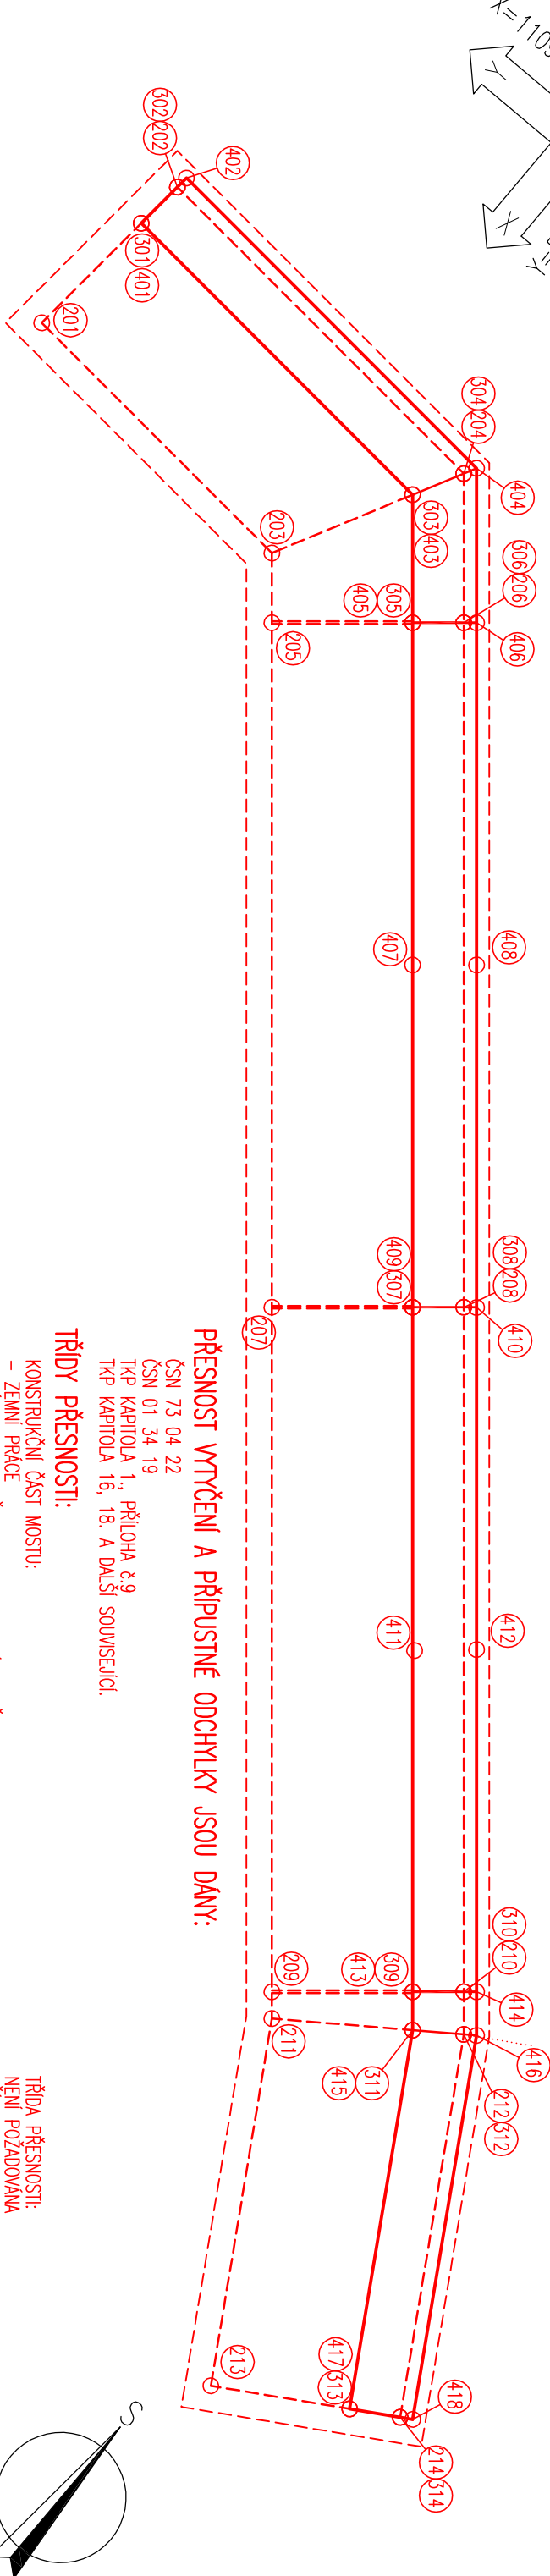


SITUACE VYTÝČENÍ
1:50

MORAVSKÁ TŘEBOVÁ

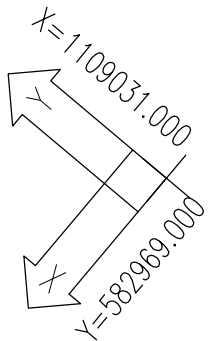

CHORNICE

PŘÍPUSTNÉ ODCHLIKY:

- ZAKLADY – TKP – KAPITOLA 18:
- POLOHA ZAKLADOVÉ PÁTKY V PUDORYSU ± 25mm
 - POLOHA ZAKLADU VE SMYSLEM SMĚRU ±20mm
- OFÉRY
- VYCHÝLENÍ PILÍŘE V NĚKTERÉ ROVNĚ MAX. Z H/300 NEBO 15mm
 - ODHYLKA MEZI OSAMI PILÍŘŮ A OFÉR MAX. Z T/30 NEBO 15mm
 - ZAKRČENÍ PILÍŘE MAX. Z H/300 NEBO 15mm
 - POLOHA SLoupŮ V PUDORYSĚ ±25mm
 - POLOHA OFÉRY V PUDORYSĚ ±25mm
 - VOLNÝ PROSTOR MEZI PILÍŘI A OPEŘAMI MAX. Z ±25mm A L/600
 - VÝŠKOVÁ ODCHLIKA ±20mm
- ŘÍMSA A CHODNÍK
- POLOHOVÁ ODCHLIKA ±20mm
 - VÝŠKOVÁ ODCHLIKA ±10mm
 - ROVNANOST PLOCHU N.K. Při MĚŘENÍ NA 2,0m LATI MAX.5mm

VYTÝČOVANÉ BODY – ZAKLAD

SOUŘADNÝ SYSTÉM S–JTSK			
VÝŠKOVÝ SYSTÉM BpV			
Č.BODU:	Y[m]	X[m]	Z[m]
201	582971.431	1109034.932	321.010
202	582971.303	1109033.438	321.110
203	582968.896	1109035.151	321.010
204	582968.149	1109033.709	321.110
205	582968.546	1109035.667	321.010
206	582967.398	1109034.601	321.110
207	582965.101	1109039.660	321.010
208	582963.953	1109038.695	321.110
209	582961.656	1109043.754	321.010
210	582960.509	1109042.788	321.110
211	582961.522	1109043.914	321.010
212	582960.294	1109043.043	321.110
213	582960.039	1109046.417	321.010
214	582958.748	1109045.652	321.110

PŘESNOST VYTÝČENÍ A PŘÍPUSTNÉ ODCHLIKY JSOU DÁNY:

- ČSN 73 04 22
ČSN 01 34 19
TKP KAPITOLA 1., PŘÍLOHA č.9
TKP KAPITOLA 16, 18. A DALŠÍ SOUVISEJÍCÍ.

TRÍDY PŘESNOSTI:

- KONSTRUKČNÍ ČÁST MOSTU:
- ZEMLNÍ PRÁCE
 - ZAKLADY, KROMĚ PILOT A PROJEZDNÝCH STĚN
 - OFÉRY MIMO OLOŽNÝCH PRÁHŮ, PILOTY KONSTRUKCE PRO ODVOD SRAŽKOVÉ VODY
 - SVRŠEK MOSTU, PŘEDPÁTE KONSTRUKCE, BLOKY POD LOŽISKA

TRÍDA PŘESNOSTI:
NENÍ POŽADOVÁNA

- TRÍDA 12
TRÍDA 11
TRÍDA 9

TOLERANCE ROVNOSTI:

VZTAŽNÁ DÉLKA [m]	2	4	8	10
TOLERANCE V mm	10	15	20	25
(OBEJMA HODNOTA)				
TOLERANCE V mm	6	10	12	15
(ŘÍMSY, ZABRADU A OBRUBNÍKY)				

MEZNI ODCHLIKY SMYSLÝCH PLOCH:

- VÝŠKA
- MEZNI ODCHLIKY (mm) VIDITELNÝCH PLOCH A HRAN OBECNĚ
- MEZNI ODCHLIKY (mm) NEVIDITELNÝCH PLOCH A HRAN



VYTÝČOVANÉ BODY – DŘÍK

SOUŘADNÝ SYSTÉM S–JTSK			
VÝŠKOVÝ SYSTÉM BpV			
Č.BODU:	Y[m]	X[m]	Z[m]
301	582971.337	1109033.836	322.280
302	582971.303	1109033.438	322.280
303	582968.348	1109034.094	322.240
304	582968.149	1109033.709	322.240
305	582967.704	1109034.859	322.227
306	582967.398	1109034.601	322.227
307	582964.260	1109038.932	322.155
308	582963.953	1109038.695	322.155
309	582960.815	1109043.046	322.084
310	582960.509	1109042.788	322.084
311	582960.622	1109043.275	322.080
312	582960.294	1109043.043	322.080
313	582959.053	1109045.856	322.040
314	582958.748	1109045.652	322.040


VYTÝČOVANÉ BODY – ŘÍMSA

SOUŘADNÝ SYSTÉM S–JTSK			
VÝŠKOVÝ SYSTÉM BpV			
Č.BODU:	Y[m]	X[m]	Z[m]
401	582971.337	1109033.836	322.530
402	582971.294	1109033.338	322.515
403	582968.348	1109034.094	322.490
404	582968.099	1109033.613	322.475
405	582967.704	1109034.859	322.477
406	582967.322	1109034.537	322.462
407	582965.992	1109036.905	322.441
408	582965.599	1109036.584	322.426
409	582964.260	1109038.952	322.405
410	582963.876	1109038.632	322.390
411	582962.520	1109040.995	322.355
412	582962.155	1109040.677	322.334
413	582960.815	1109043.046	322.334
414	582960.432	1109042.724	322.319
415	582960.622	1109043.275	322.330
416	582960.213	1109042.985	322.315
417	582959.093	1109045.856	322.290
418	582958.662	1109045.601	322.275

 MĚŘÍTKO:

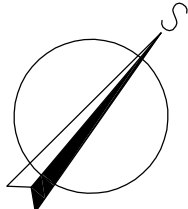

SOUŘADNICOVÝ SYSTÉM: S-JTSK		S-JTSK	
VÝŠKOVÝ SYSTÉM:		BpV	
KRESLIL:	MILOŠ BEDNÁŘ, DIS.		
ZPRACOVAL:	MILOŠ BEDNÁŘ, DIS.		
TECHNICKÁ KONTROLA:	ING. JAN MACHEK		
ZODPOVĚDNÝ PROJEKTANT:	ING. JAN BURSA		
Hlavní PROJEKTANT:	ING. JAN BURSA		
REGION: PAROUBECKÝ	OKRES: SVITAVY	OBC: CHORNICE	
INVESTOR: PAROUBECKÝ KRAJ, KOMENSKÉHO NÁMĚSTÍ 125, 532 11 PAROUBICE			
AKCE: MODERNIZACE SILNICE II/371 CHORNICE PŘÍTAH			
OBJEKT: A – SOUHRNNÉ ŘEŠENÍ STAVBY			
OBSAH:			
SITUACE VYTÝČENÍ SO 201			

 <p>FÖRSTERROVA 175, 566 01 VISOKE MRTO EMAIL: MDS@MDSPROJEKT.CZ</p>	
STUPEŇ:	PDPs
ZAK.ČÍSLO:	06/75 -12-4
ARCHIVNÍ ČÍSLO:	06/75
DATUM:	1/2013
FORMÁT:	3 A4
MĚŘITKO:	1:50
ČÍSLO SOUPRAVY:	ČÍSLO PŘÍLOHY:
	A.4.3.

A.4

MDS PROJEKT

FORESTROVA 175, 566 01 VYSOKÉ MŮTO

EMAIL: MDS@MDSPROJEKT.CZ

STUPEŇ:

ZAK.ČÍSLO:

06/5-12-4

ARCHIVNÍ ČÍSLO:

06/5

DATUM:

1/2013

FORMÁT:

3 A4

MĚŘÍTKO:

1:50

ČÍSLO SOUPRAVY:

ČÍSLO PŘÍLOHY:

A.4.3.