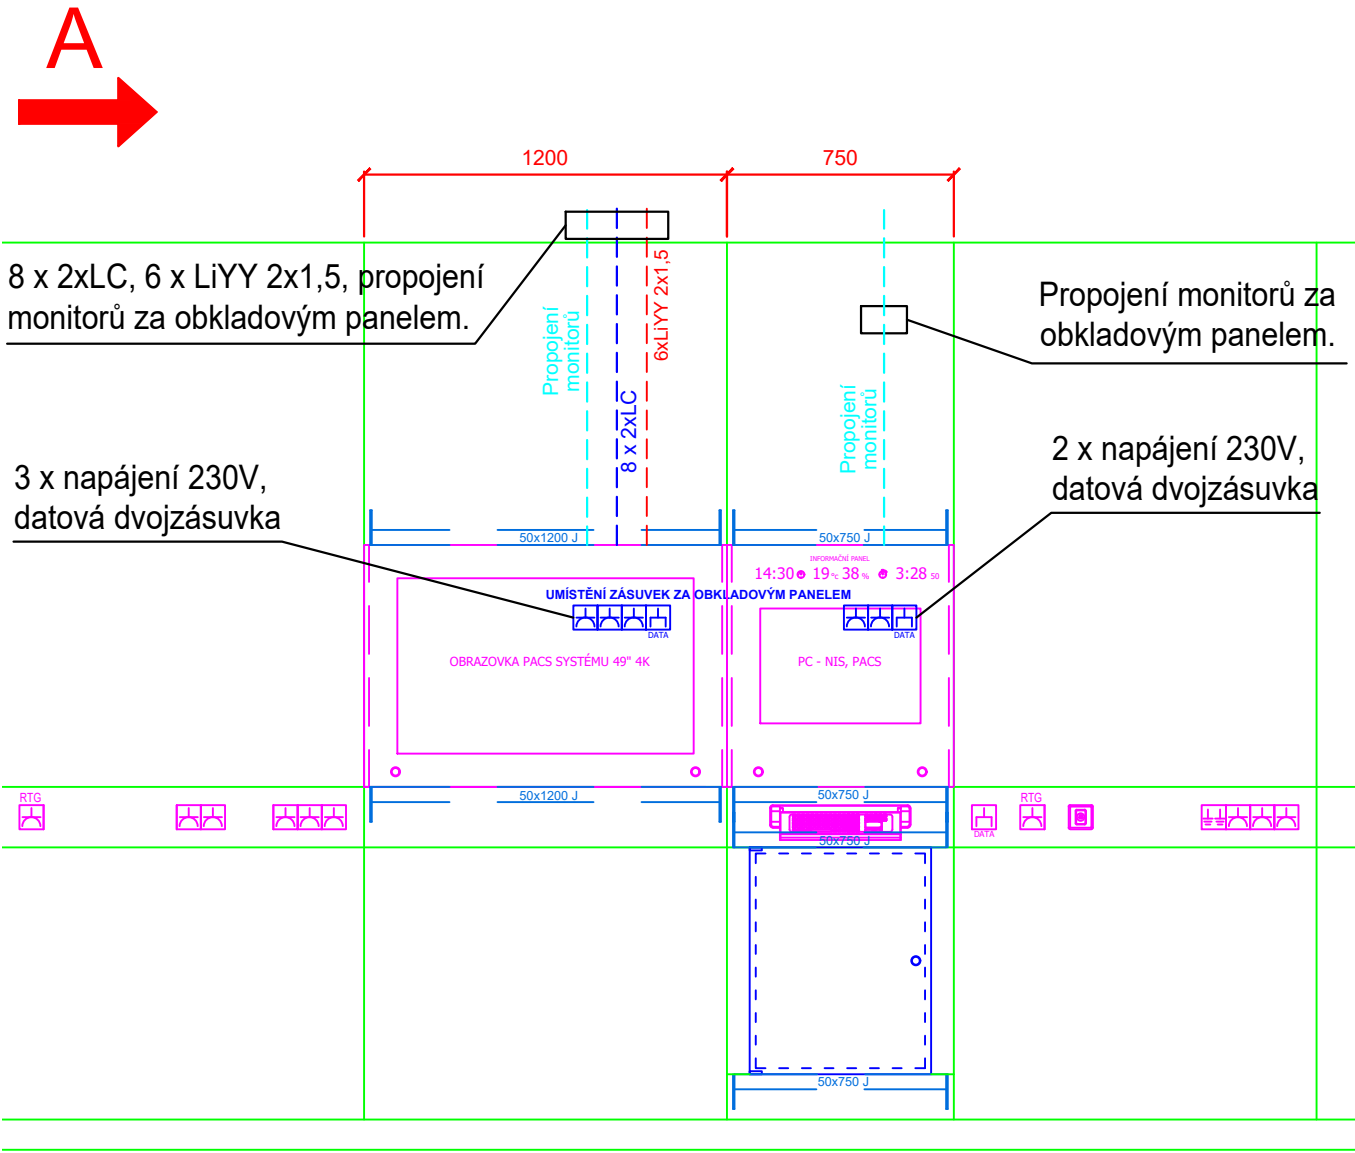


LEGENDA

 

- 27" ZDRAVOTNICKÝ MONITOR UMÍSTĚNÝ NA STROPNÍM RAMENÍ, NÁPÁJENÍ 230V Z VDO, NÁPÁJECÍ KABEL UKONČENÝ SÍŤOVÝM KONEKTOREM 230V/F IEC C13.
- DVRNÍ JEDNOTKA - 10,1" DOTYKOVÝ MONITOR S PC PRO VIZUALIZACI STATUSU / DĚNÍ / NA OPERAČNÍM SÁLE. JEDNOTKA NÁPÁJENA POMOCÍ P&E
- REPRODUKTOR INTEGROVANÝ DO KOVOVÉHO PODHLEDU, REPRODUKTOR PROPOJIT SE STĚNOVÝM MONITOREM KABLEM LIYY 2x1,5.
- HYBRIDNÍ ZÁSUVKA - OTVOR VE STĚNOVÉM PANELU, CHIRURG., ANES. STATIVU, OTVOR Ø 68mm, UMÍSTĚNÍ DLE PROJEKTU, ROZTEČ ZÁSUVK MIN. 100mm. PROPOJENÍ POMOCÍ OPTICKÝCH A NÁPÁJECÍCH KABELŮ SE STĚNOVÝM MONITOREM.
- OPTICKÝ KABEL
- NÁPÁJECÍ KABEL HYB. ZÁSUVK / REPRODUKTOR
- OTVOR VE STĚNOVÉM PANELU PRO MONTÁŽ OBRAZOVKY PACS Š. 1200 x v. 800 (mm), PRO PC NIS Š. 750 x v. 800 (mm). OTVORY LEMOVÁNY VÝZTUHAMÍ, MINIMÁLNÍ TL 2mm, VÝZTUHY MUSÍ BÝT KOTVENY DO OCELOVÉ KONSTRUKCE.
- EL. ZÁSUVKA 230V/10A, NÁPÁJENÍ OBRAZOVKY PACS, PC NIS, INFO PANEL UMÍSTĚNA ZA OBKLADOVÝMI PANELY, ZÁSUVKA NÁPÁJENA Z VDO.
- DATOVÁ ZÁSUVKA POČÍTAČOVÉ SÍTĚ UMÍSTĚNA ZA OBKLADOVÝMI PANELY.
- HMOTNOST STĚNOVÉHO MONITORU PACS MAX. 60 Kg.
- VYZAŘOVANÉ TEPLO: 250W
- HMOTNOST STĚNOVÉHO MONITORU NIS MAX. 45 Kg.
- VYZAŘOVANÉ TEPLO: 150W
- HMOTNOST INFORMAČNÍHO PANELU MAX. 20 Kg.
- VYZAŘOVANÉ TEPLO: 50W



± 0.0 = 235,000

D2.56 VESTAVBA ČISTÝCH PROSTOR

TENTO VÝKRES A JEHO DETAILY JSOU MAJETKEM ZHOTOVITELE A NESMÍ BÝT POUŽIT CELÝ ANI Z ČÁSTI BEZ JEHO PŘEDPOKLÁDANÉHO SOUHLASU (DLE ZÁKONA Č. 121/2000 Sb.).

ZPRACOVATEL DÍLOČI ČÁSTI: ATELIER PENTA v.o.s., Mšitkova 12, 586 01 Jihlava				Průmyslová 10, 726 01 Rožnov pod Radhoštěm tel: +420 571 620 777 e-mail: info@akc.cz
VEDOUČÍ PROJEKTANT ING. LUBOŠ KUČERA	VYPRACOVAL VIKTOR GOLL	KONTROLOVAL ING. PETR HAUJLER		
GENERALNÍ PROJEKTANT: ATELIER PENTA v.o.s., Mšitkova 12, 586 01 Jihlava				Mšitkova 12, 586 01, Jihlava tel: +420 567 312 451-4; fax: +420 567 3124 55
VEDOUČÍ PROJEKTANT ING. ARCH. JAROMÍR HOMOLKA, CSc.	HLAVNÍ INŽENÝR PROJEKTU ING. VIKTOR ŠLAPAL			
INVESTOR: Pardubický kraj, Komenského náměstí 125, 532 11 Pardubice			NÁZEV AKCE:	
NPK a.s., PARDUBICKÁ NEMOCNICE VÝSTAVBA PAVILONU ČUP S CENTRALIZACÍ AKUTNÍCH PROVOZŮ			FORMÁT 8 x A4 DATUM 8 / 2020 STUPEŇ DPS ZAK. ČÍSLO A 06-18-P	
VÝKRES PŮDORYS 4.NP – FÁZE II.	VÝSTAVBA OPERAČNÍCH SÁLŮ VIDEOINTEGRACE		MĚŘÍTKO 1 : 50 Č. VÝKRESU D2.56-08	