


# ELEKTROINSTALACE 3.NP

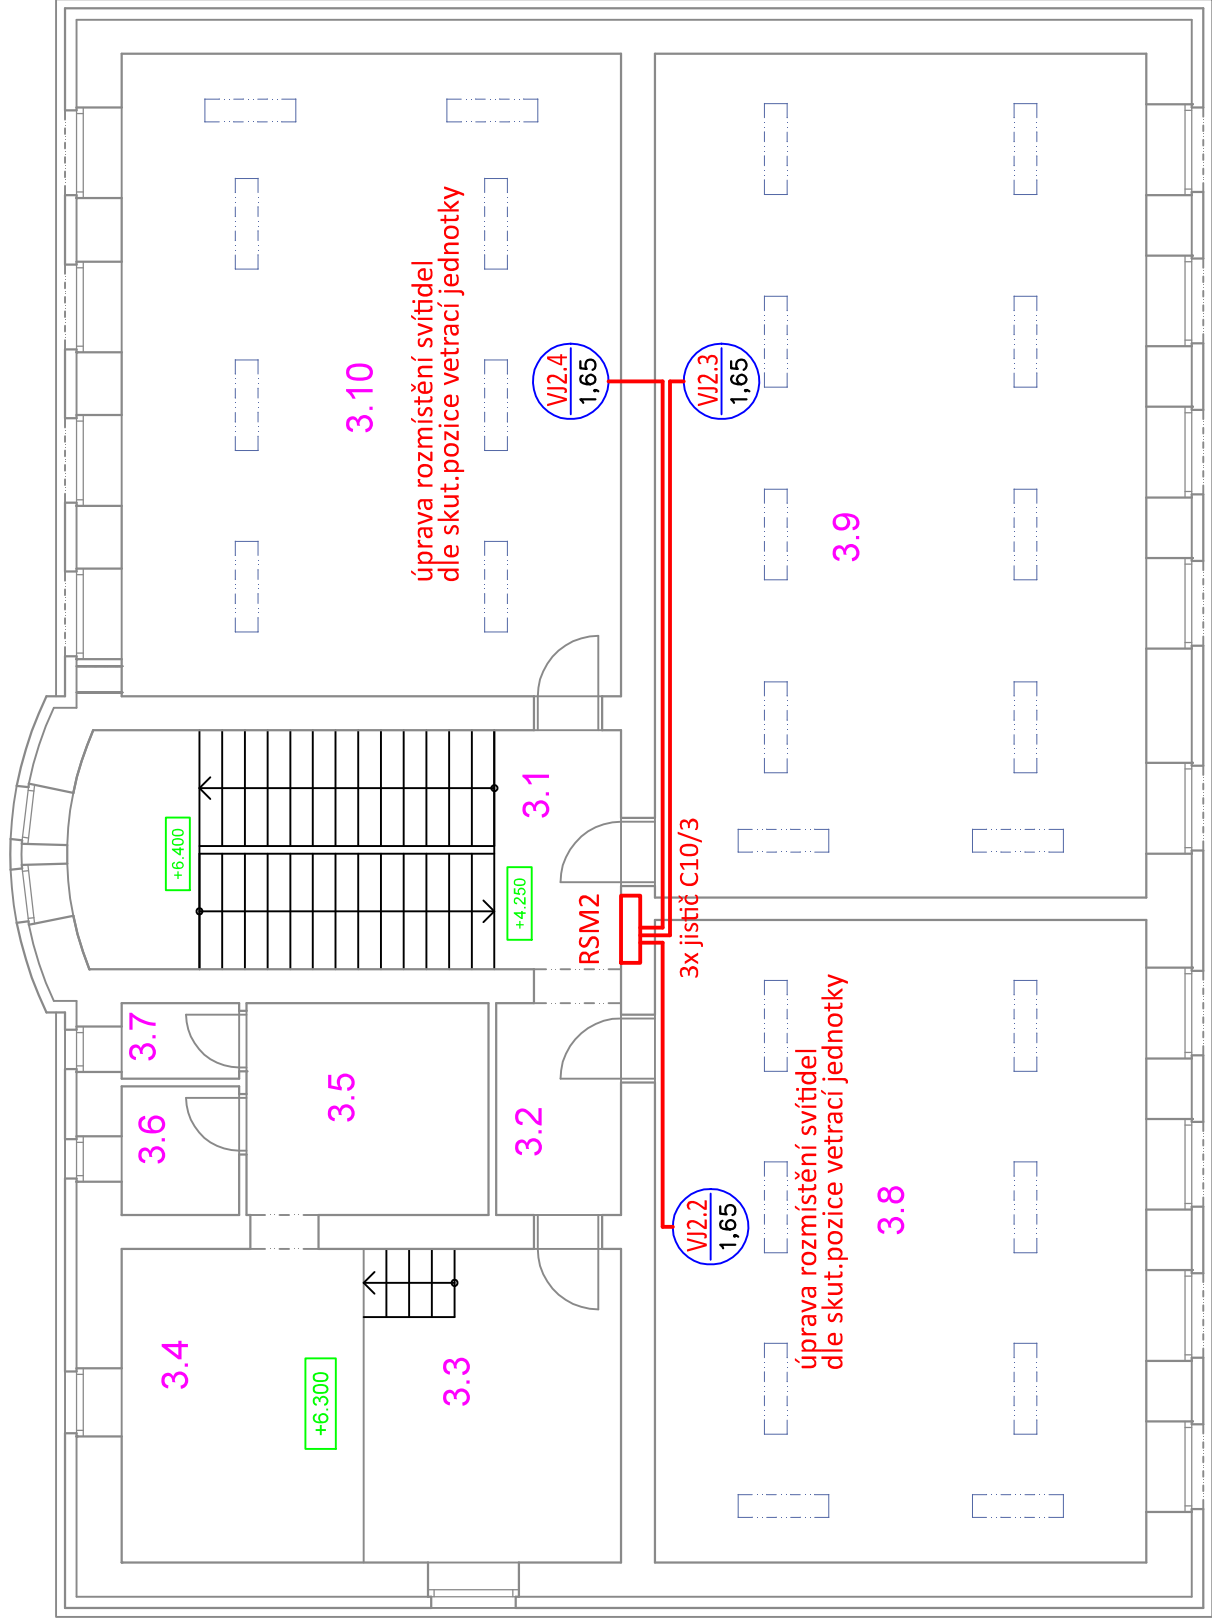

## LEGENDA:

KABEL CYKY-J 5x1,5 (v liště LV40x20mm)

VĚTRACÍ JEDNOTKA  
dle projektu vzduchotechniky (část D.2.4.3)

# STÁVAJÍCÍ ELEKTRICKÝ ROZVADĚČ

BUDE PROVEDENO PŘIPOJENÍ VĚTRACÍCH JEDNOTEK ZE STÁVAJÍCÍCH ROZVADĚČŮ V PŘÍSLUŠNÉM PODLAŽÍ KABELY C/YK-J 5x1.5 ULOŽENÝMI V LÍSTÁCH LV40x20mm V ROZVADĚČÍCH BUDE PROVEDENO JISTĚNÍ JEDNOTLIVÝCH VÝVODŮ NOVÝMI TRÍPÓLOVÝMI JISTIČI C10/3

BUDE PROVEDENA POSÍLENÍ JISTIČE PŘED ELEKTROMĚREM ZE STÁVAJÍCÍHO B25/3 NA NOVÝ B32/3

NAPĚŤOVÁ SOUSTAVA: 3+N+PE AC 50Hz 400/230V TN-C-S  
OCHRANA PŘED NEBEZPEČNÝM DOTYKEM: AUTOMATICKÝM ODPOJENÍM OD ZDROJE  
zvýšená PROUDOVÝMI CHRÁNIČI a DOPLŇUJÍCÍM POSPOJOVÁNÍM DLE ČSN 33 2000-4-41 ED.3

Tabulka miestností		
Číslo	Jméno	Plocha [m <sup>2</sup> ]
3.1	CHOĐBA	22,81
3.2	CHOĐBA	4,62
3.3	SBOROVNA	14,11
3.4	SBOROVNA	13,28
3.5	ŠATNA	8,96
3.6	SPRCHA	2,64
3.7	WC	1,55
3.8	UČEBNA	55,25
3.9	UČEBNA	72,54
3.10	UČEBNA	56,1

Vypracoval:		Zodpovědný projektant:		Hlavní inženýr projektu:					
ING. Petr HASENÖHRL		ING. Petr HASENÖHRL		ING. Jaroslav DVOŘÁK					
Místo stavby: Richarda Kloudy 1134/4, 568 02 Svítavy									
Investor: Pardubický kraj, Komenského náměstí 125, 532 11 Pardubice									
Akce: Realizace úspor energie – SOU Svítavy, objekt Kloudy									
Objekt: SO 02 NUCENÉ VĚTRÁNÍ									
						Formát:		Paré:	
						Datum: 12/2020			
						Stupeň: DSJ			
Zak. č.: 201005									
Měřítko: 1:100									
Č.v.									
Výkres: D.2.4.4 SILNOPROUDÁ ELEKTROTECHNIKA									
ELEKTROINSTALACE 3.NP									
D.2.4.4.3									