



# SITUACE ZOV

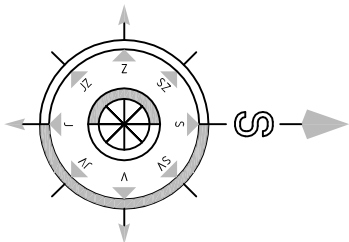

## Legenda staveniště:

- SO 01 BUDOVA ŠKOLY
- MOBILNÍ BUŇKY
- KRYTÝ SKLAD
- SKLADKA STAVEBNÍHO MATERIÁLU
- KONTEJNER NA STAVEBNÍ SUŤ
- NBV – NAPÁJECÍ BOD VODY – BUDE V BUDOVĚ ŠKOLY  
V MÍSTĚ NAPojENÍ BUDE UMÍSTĚN PODRUŽNÝ VODOMĚR
- NBE – NAPÁJECÍ BOD ELEKTŘINY – BUDE V BUDOVĚ ŠKOLY  
V MÍSTĚ NAPojENÍ BUDE UMÍSTĚN PODRUŽNÝ ELEKTROMĚR
- MOBILNÍ WC
- OPLOČENÍ STAVENIŠTĚ – STAVAJÍCÍ
- OPLOČENÍ STAVENIŠTĚ – NOVÉ 1,8m
- PŘÍSTUP NA STAVENIŠTĚ

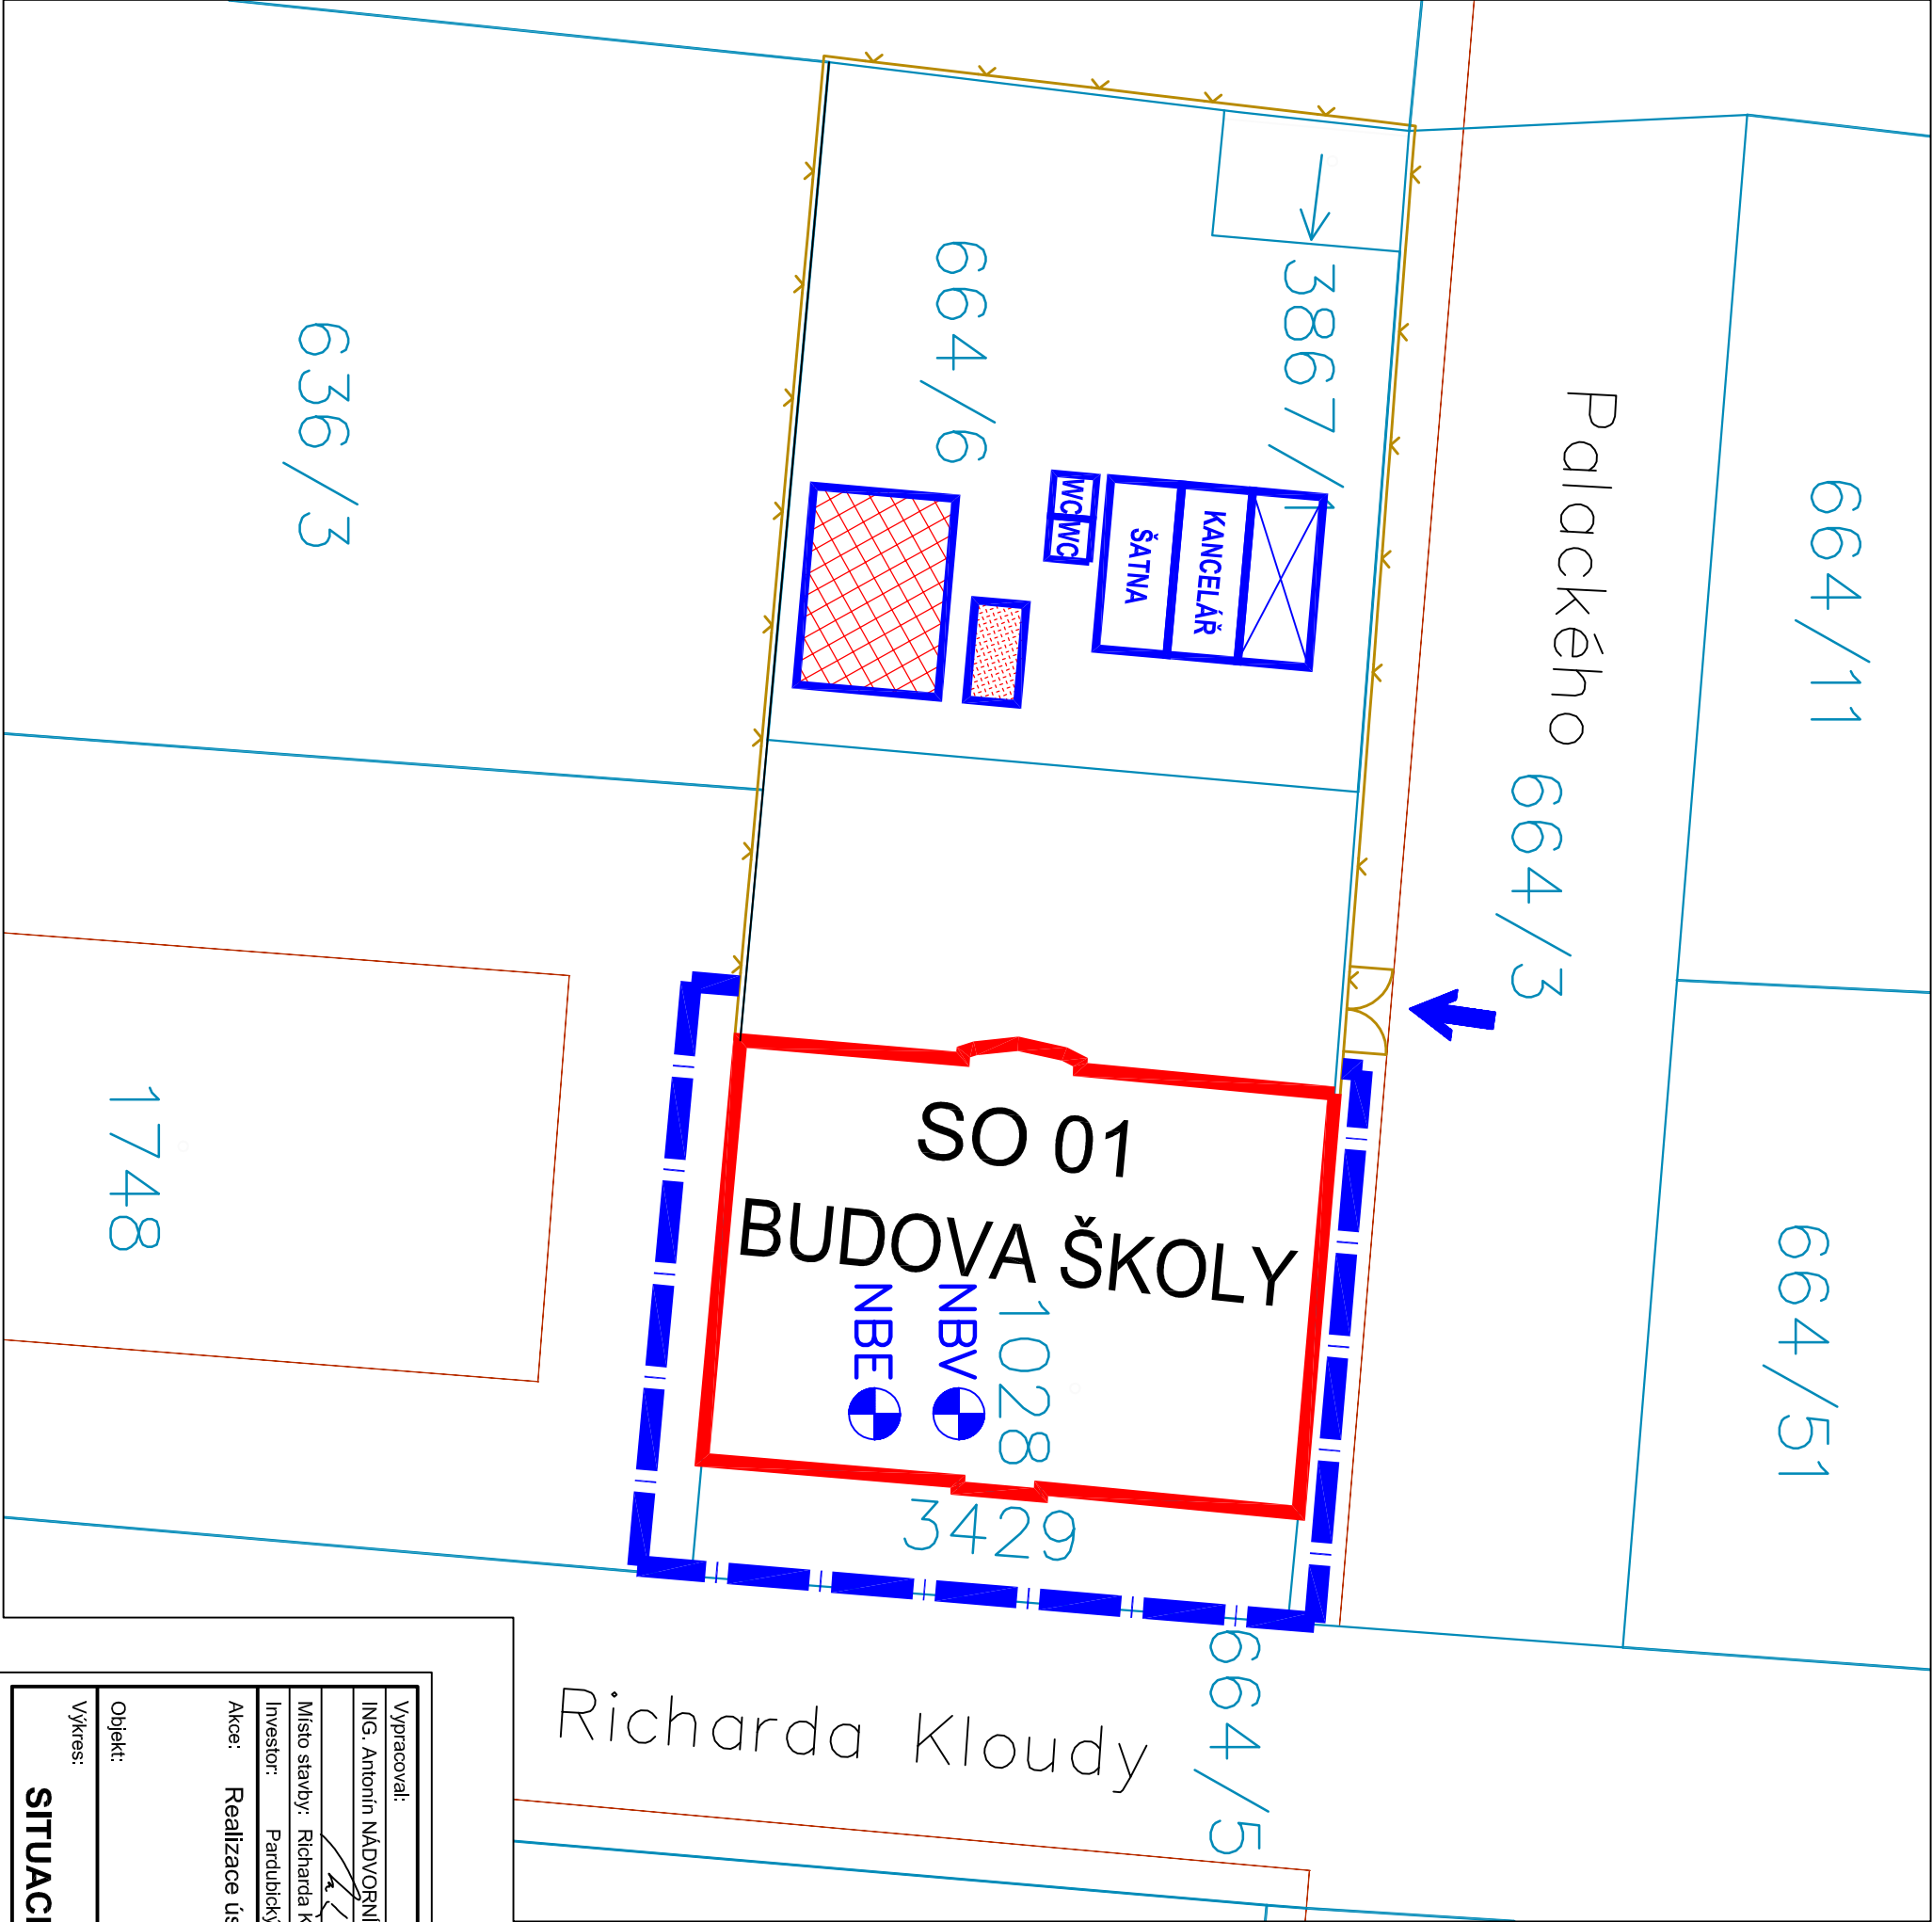

Vypracoval:	Zodpovědný projektant:	Hlavní inženýr projektu:
ING. Antonín NÁDVORNIK	ING. Jaroslav DVOŘÁK	ING. Jaroslav DVOŘÁK
Místo stavby: Richarda Kloudy 11341/4, 568 02 Svítavy	Investor: Pardubický kraj, Komenského náměstí 125, 532 11 Pardubice	
Akce: Realizace úspor energie – SOU Svítavy, objekt Kloudy	Formát: 2 A4	
Objekt:	Datum: 12/2020	
	Stupeň: DSJ	
	Zak. č.: 201005	
	Měřítko: 1:400	
Výkres:	Č.v.	
SITUACE ZOV		C.3