


INTEGRAČNÍ CENTRUM | PŮDORYS 1.NP - NÁBYTEK VOLNÝ

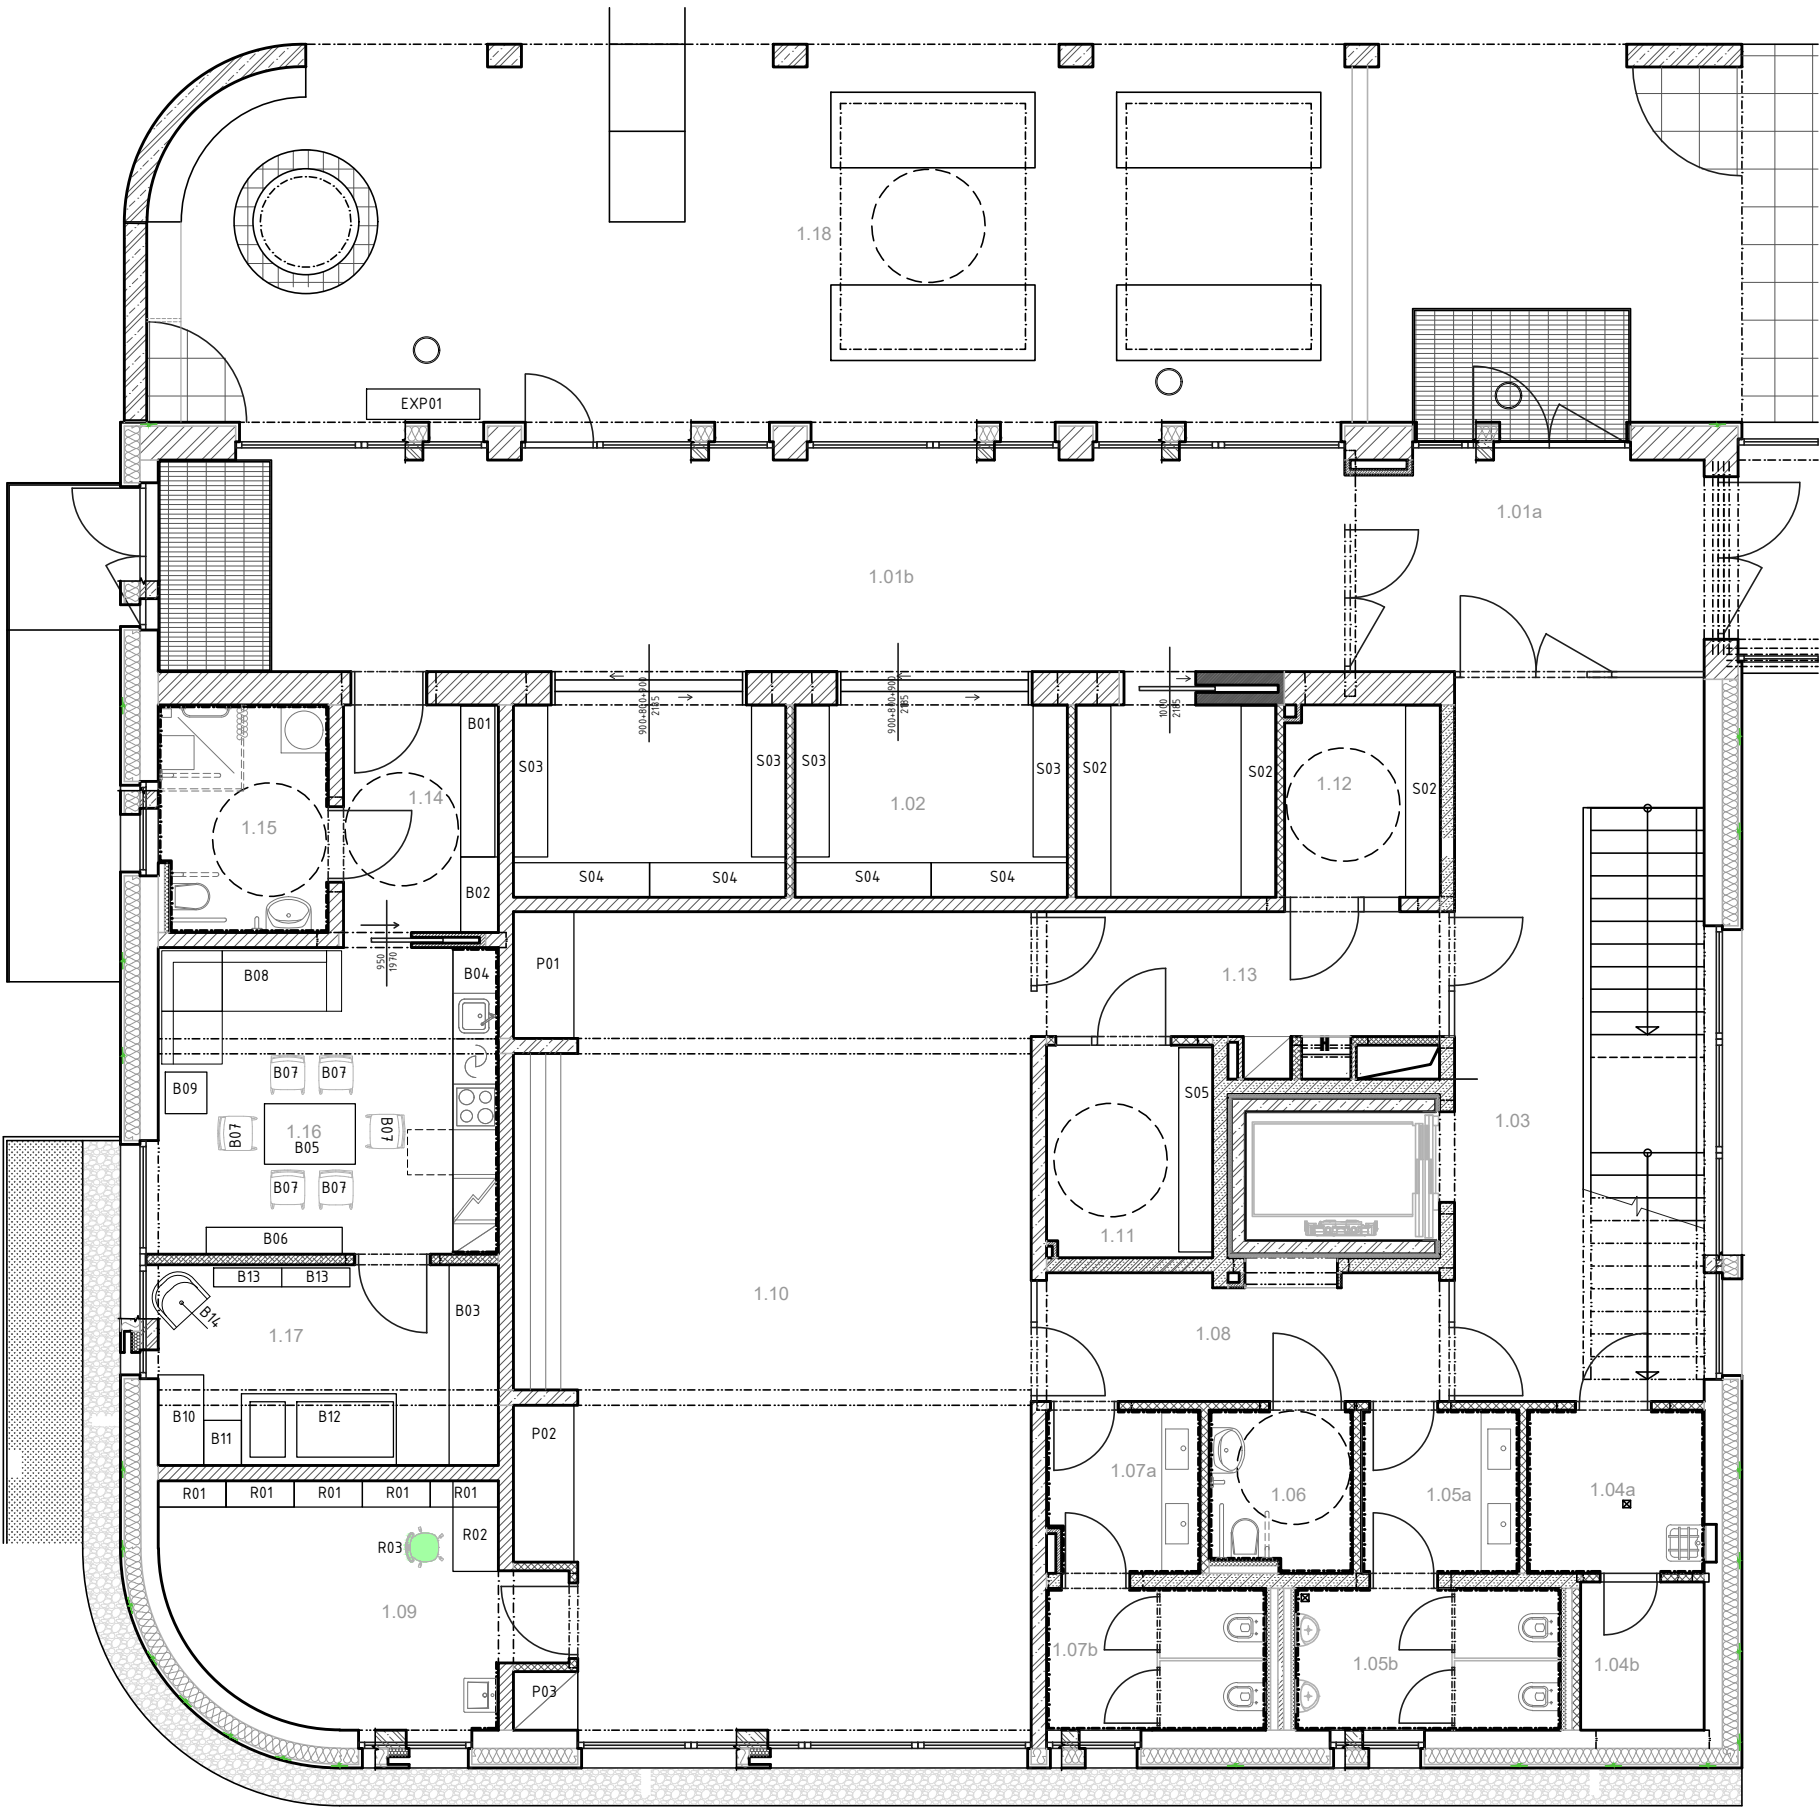

LEGENDA MÍSTNOSTÍ 1.NP

Č. M.	ÚČEL MÍSTNOSTI	PLOCHA lm²	PODLAHA
1.01a	CHODBA	13.8	VINYL
1.01b	HLAVNÍ CHODBA	43.9	VINYL
1.02	ŠATNY ŽÁCI	25.0	VINYL
1.03	HALA, SCHODIŠTĚ	31.6	VINYL
1.04a	TECHNICKÁ MÍSTNOST, ÚKLID	5.0	KERAMICKÁ DLAŽBA
1.04b	TECHNICKÁ MÍSTNOST PRO CHÚC	3.2	KERAMICKÁ DLAŽBA
1.05a	PŘEDSÍŇKA WC CHLAPCI	4.5	VINYL
1.05b	WC CHLAPCI	6.6	VINYL
1.06	WC ZTP	3.9	VINYL
1.07a	PŘEDSÍŇKA WC DÍVKY	4.3	VINYL
1.07b	WC DÍVKY	5.4	VINYL
1.08	CHODBA	9.2	VINYL
1.09	INDIVIDUÁLNÍ REHABILITACE	14.8	VINYL
1.10	SKUPINOVÁ REHABILITACE	72.6	VINYL, SPORTOVNÍ PODLAHA
1.11	ŠATNA CHLAPCI	6.2	VINYL
1.12	ŠATNA DÍVKY	5.1	VINYL
1.13	CHODBA	9.3	VINYL
	TRÉNINKOVÉ PRACOVÍŠTĚ		
1.14	PŘEDSÍŇKA	6.2	VINYL
1.15	KOUPELNA	6.6	KERAMICKÁ DLAŽBA
1.16	OBYTNÝ PROSTOR	18.2	VINYL
1.17	LOŽNICE	12.0	VINYL
1.18	VENKOVNÍ ERGOTERAPIE	105.5	BETONOVÁ DLAŽBA
1.19	SPOJOVACÍ KRČEK	41.0	VINYL

0,000 =220,430 m n. m. B.p.v.  
generální projektant

A99

Atelier 99 s.r.o.  
Purkyňova 71/99  
612 00 Brno

architekt	Ing.arch. Sylva Kočnarová
HIP	Ing. Marek Vrba
kontroloval	Ing. Martin Jeřábek

vypracoval	Ing.arch. Sylva Kočnarová
kreslil	Ing.arch. Sylva Kočnarová
zodp. projektant	Ing. Marek Vrba

stavebník	Pardubický kraj, Komenského náměstí 125, 532 11 Pardubice
místo stavby	Do Nového 1131, 530 03 Pardubice

SPECIÁLNÍ MŠ,ZŠ A PRAKT. ŠKOLA PARDUBICE  
- INTEGRAČNÍ CENTRUM A MODERNIZACE ODBORNÝCH UČEBEN

název stavby	SO 01 - INTEGRAČNÍ CENTRUM
objekt	D.1.1.2 PROJEKT INTERIÉRU
část	


název dokumentu

PŮDORYS 1.NP - NÁBYTEK VOLNÝ

POZNÁMKA:  
Veškerý volný nábytek podléhá vzorkování s vybraným dodavatelem.  
Vybrané materiály, barvy povrchů budou specifikovány architektem a investorem na základě předložených vzorků od vybraného dodavatele ještě před jejich výrobou. Sedací nábytek bude vzorkován na základě reálných vzorků.

projektant části

pare číslo

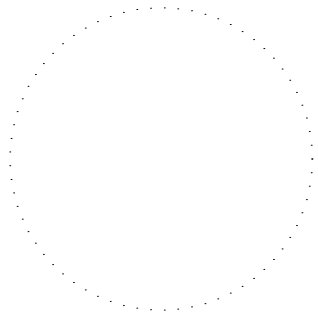

dokument	A-22-0036
datum	06/2022
formát	3x A4
stupeň	DPS
revize	00

měřítko

1:100

číslo přílohy

101