
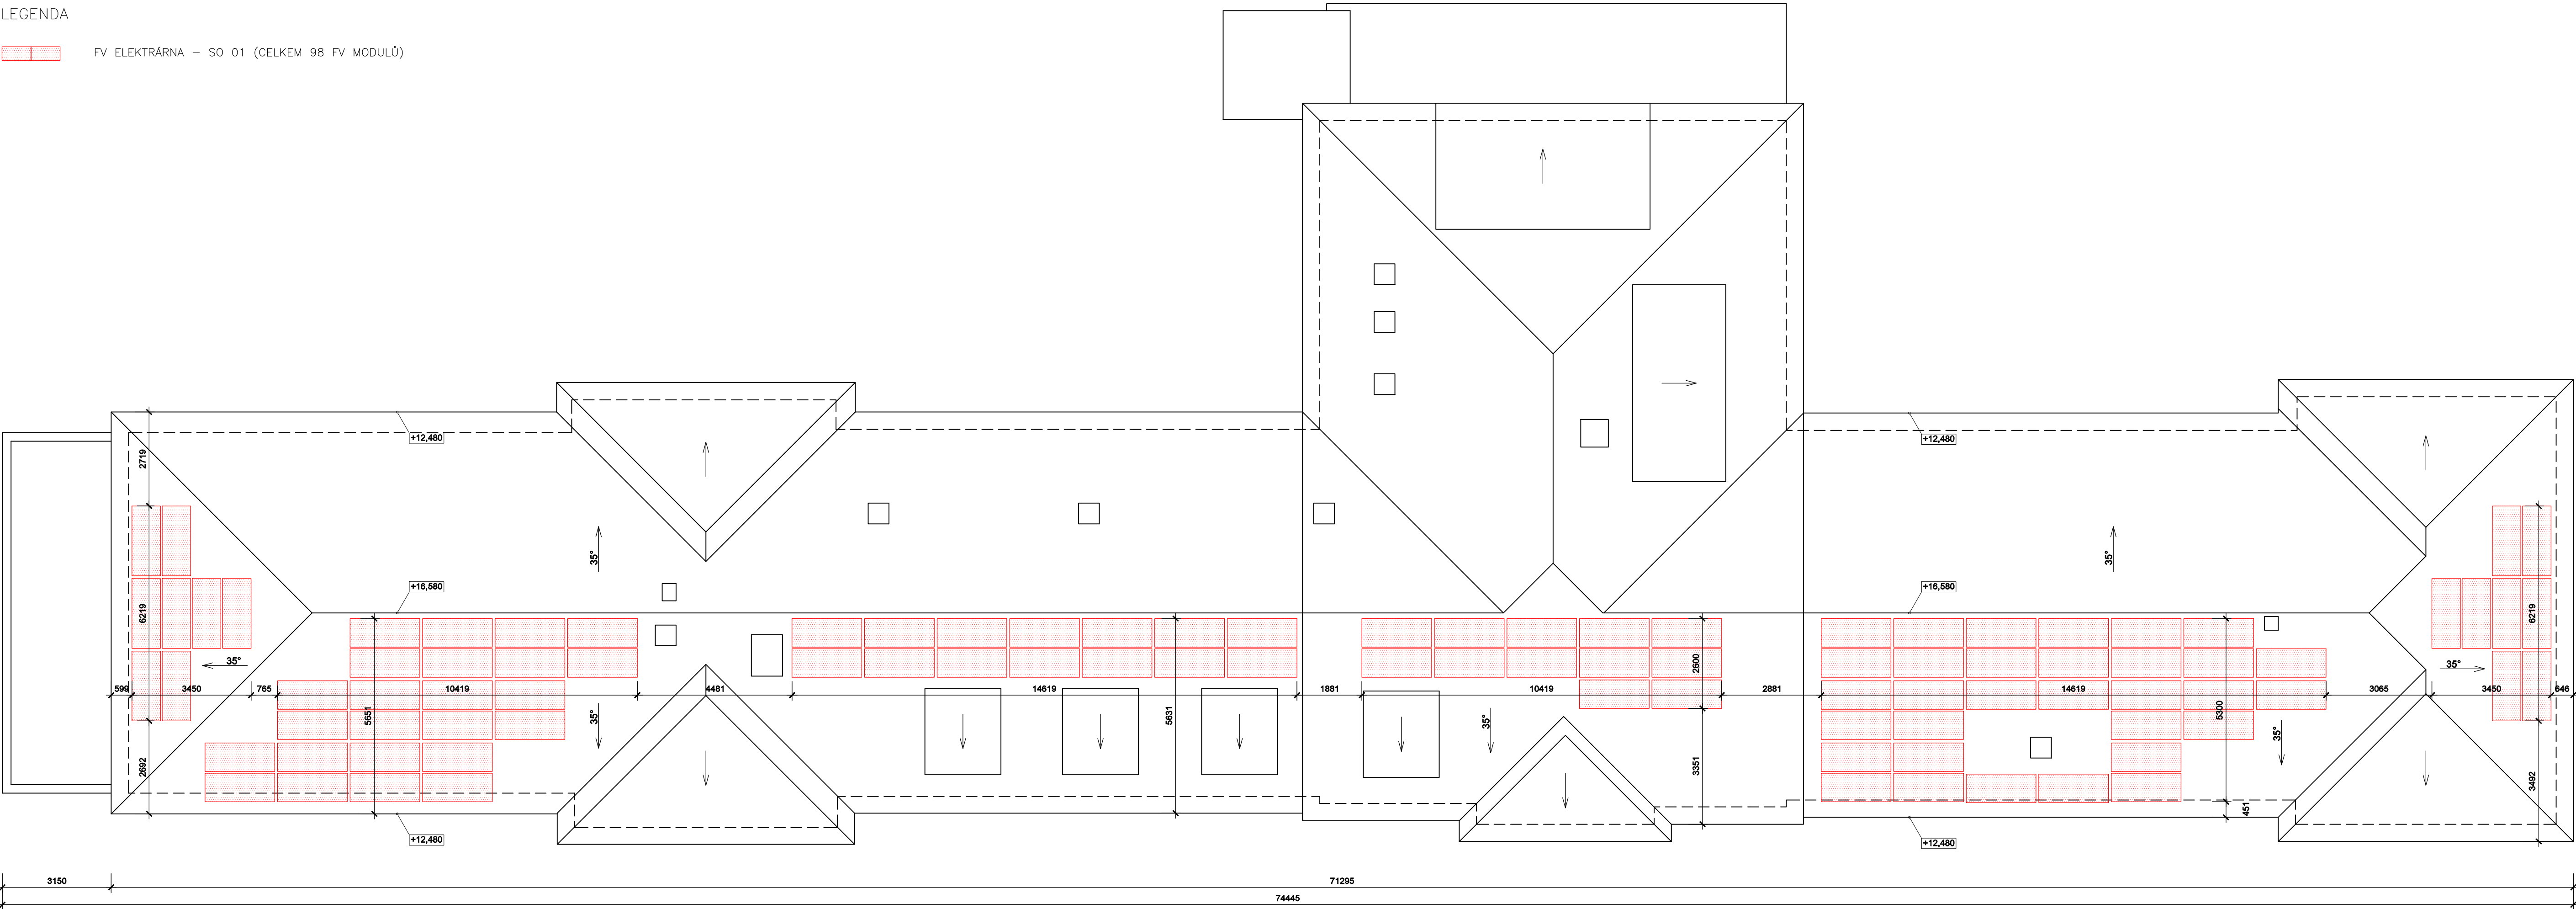



LEGENDA

 FV ELEKTRÁRNA – SO 01 (CELKEM 98 FV MODULŮ)



MANAŽER PROJEKTU:			 Sokolovská 682 516 01 Rychnov nad Kněžnou kontakt: +420 494 531 538 dabona@dabona.eu www.dabona.eu
ZODPOVĚDNÝ PROJEKTANT:	VYPRACOVAL:	KONTROLA:	
ING. MICHAL FREIVALD	ING. MICHAL FREIVALD		
OBEC: VYSOKÉ MÝTO		KRAJ: PARDUBICKÝ	
INVESTOR: PARDUBICKÝ KRAJ, KOMENSKÉHO NÁMĚSTÍ 125, 532 11 PARDUBICE			
NÁZEV AKCE: VÝSTAVBA FTV ELEKTRÁREN V AREÁLECH ZDRAVOTNICKÝCH ZAŘÍZENÍ PARDUBICKÉHO KRAJE VYSOKOMÝTSKÁ NEMOCNICE, ŽIŽKOVA 271, 566 01 VYSOKÉ MÝTO OBJEKT: SO 01 FV ELEKTRÁRNA			ČÍSLO ZAKÁZKY: 22018
			FORMÁT A4: 8 A4
			DRUH PROJEKTU: DSP
			DATUM: 01/2023
			MĚŘÍTKO: 1:100
NÁZEV VÝKRESU: PŮDORYS STŘECHY			ČÍSLO VÝKRESU: PARÉ Č.: D.1.1.2