


VODOMĚRNÁ SESTAVA PŘÍPOJKY 1" - 2" (do DN 50 včetně)

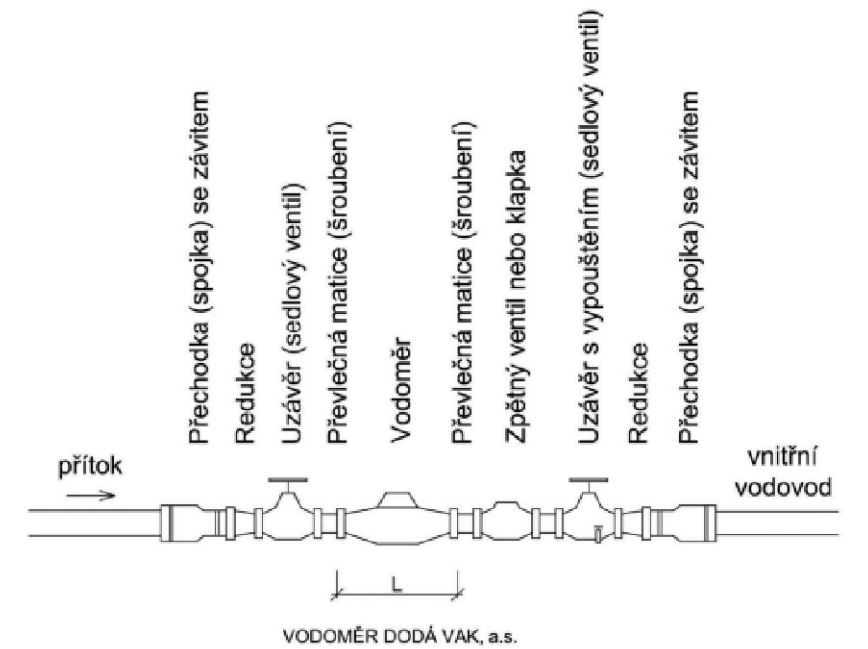


VODOMĚRNÁ SESTAVA
V TECHNICKÉ MÍSTNOSTI


KUv G1/2"
ZK G5/4"
VM G6/4"
PV G6/4"

VODOVODNÍ PŘÍPOJKA
LDPE 63 x 8,
PN10 15 m

NAVRTÁVACÍ PAS 100/2",
ŠOUPĚ 2", ZÁKOPOVÁ SOUPRAVA,
ŠOUPÁTKOVÝ POKLOP

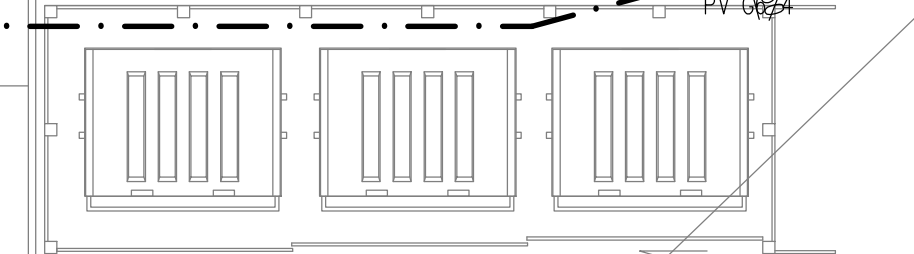

+/- 0,000 = 397,75 m n.m

Vypracoval: Luboš BARTOŠ	Hlavní inženýr projektu: Ing. Jaroslav DVOŘÁK	 SINC s.r.o. PŘEDKLADATEL A INŽENÝRSKÁ SPOLUČINNOST Sinc s.r.o. +420 775 124 685 IČ: 288 14 878 www.sinc.cz
Místo stavby: Rudoltice, k.ú. Rudoltice u Lanškrouna, p.č. 4245/90	Investor: Pardubický kraj, Komenského náměstí 125, 532 11 Pardubice	
Akce: Transformace Domova u studánky - domek Rudoltice II	Formát: 10 A4 Datum: 05/2023 Stupeň: DPS Zakáz. č.: 221201 Měřítko: 1:50	Paré: Č.v. D.1.4.1.9
Objekt: D.1.4.1 Zdravotně technické instalace		
Výkres: PŮDORYS VODOVODU - 1.NP		