




PŮDORYS

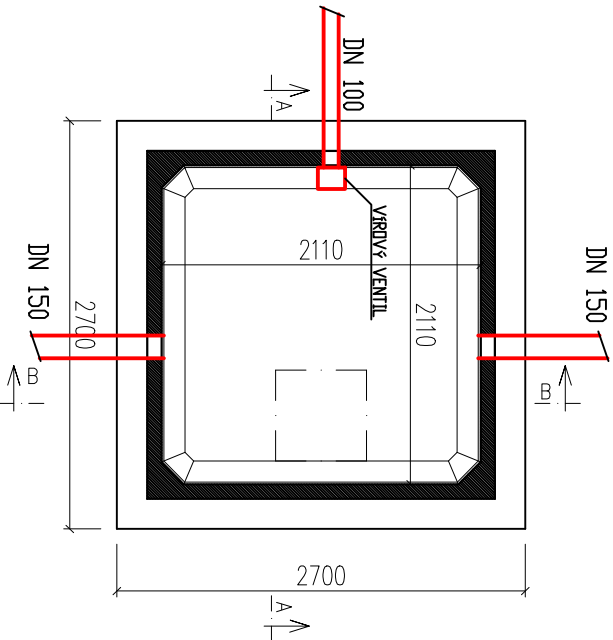

ŘEZ B-B

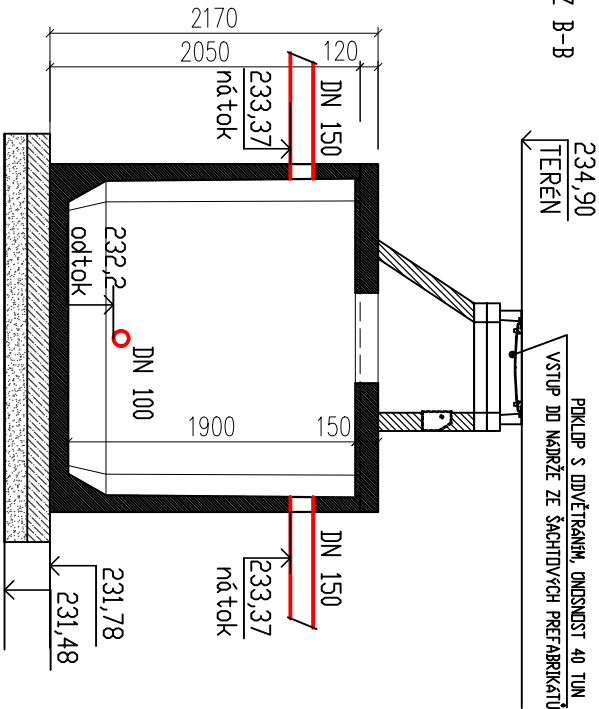

ŘEZ A-A

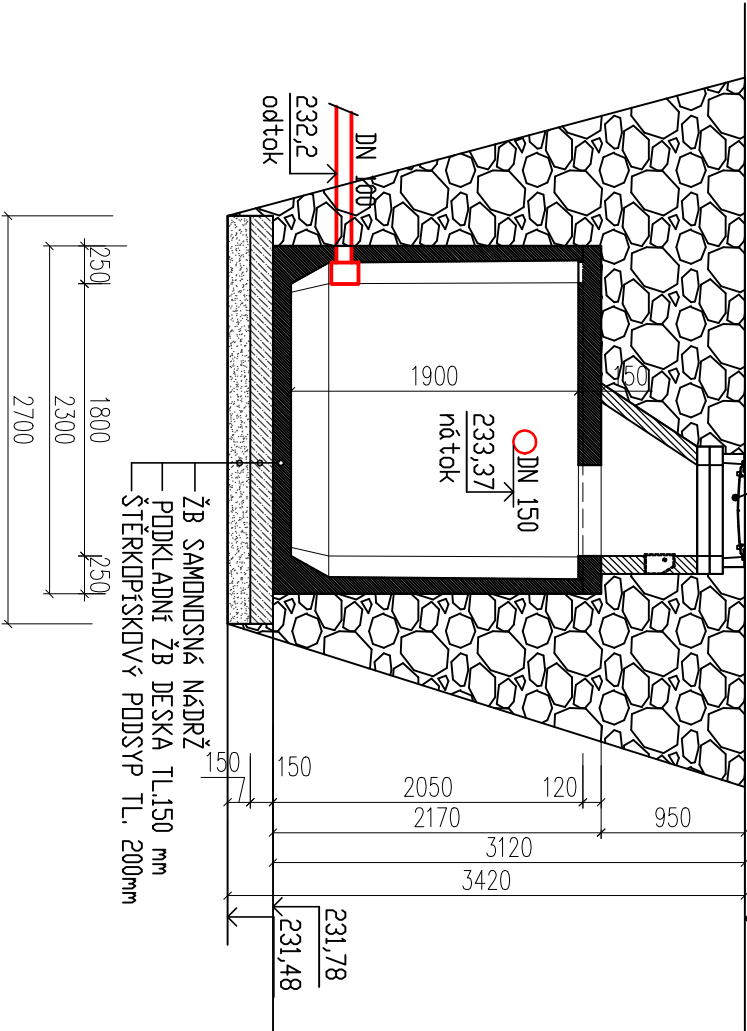

Objem nádrže = 7,9 m³ hmotnost dílu se dnem = 7,3t;

± 0,000 = 240,36 m n. m. BpV

TABULKA REVIZÍ			
REVIZE	POPIS REVIZE	DATUM	VYPRACOVAL
REVIZE	POPIS REVIZE	DATUM	VYPRACOVAL
REVIZE	POPIS REVIZE	DATUM	VYPRACOVAL

NÁZEV STAVBY NPK, a.s., Pardubická nemocnice, nadzemní koridor Dokumentace pro provedení stavby			CHVÁLĚK ATELIER	
---	--	--	--------------------	--

HLAVNÍ PROJEKTANT Ing. Dobřich Štěpánek		ARCHITECT Ing. arch. Martin Chválek, MBA	PROJEKTANT Ing. Petr Kudrlik	VYPRACOVAL Ing. Petr Kudrlik	CHVÁLEK ATELIER s.r.o. Kotkova 1064/12 702 00 OSTRAVA IČO: 05725674 tel.: 595 693 250 email:info@chvalkatelier.cz
OBJEDNATEL Pardubický kraj, Komenského náměstí 125, 532 111 Pardubice					
STAVEBNÍ OBJEKT SO 03 Připojka dešťové kanalizace		Část			
		STUPEŇ DPS		DATUM 05/2024	
		MĚŘÍTKO 1:50		FORMÁT A4 2A4	

NÁZEV VÝKRESU Retenční nádrž		ARCHIVNÍ ČÍSLO 23-033-5	ČÍSLO VÝKRESU D1.03.04	REVIZE R00
---------------------------------	--	----------------------------	---------------------------	---------------

TENTO DOKUMENT JE VLASTNOSTÍ SPOLEČNOSTI CHVÁLEK ATELIER s.r.o., BEZ PÍSEMNÉHO SOUHLASU ODPOVĚDNÉHO ZÁSTUPCE FIRMY CHVÁLEK ATELIER s.r.o. NESMÍ BÝT DOKUMENT KOPÍROVÁN, POUŽIT NEBO PŘEDÁN TŘETÍ OSOBOU K DALŠÍMU POUŽITÍ