


## PŮDORYS 1.PP

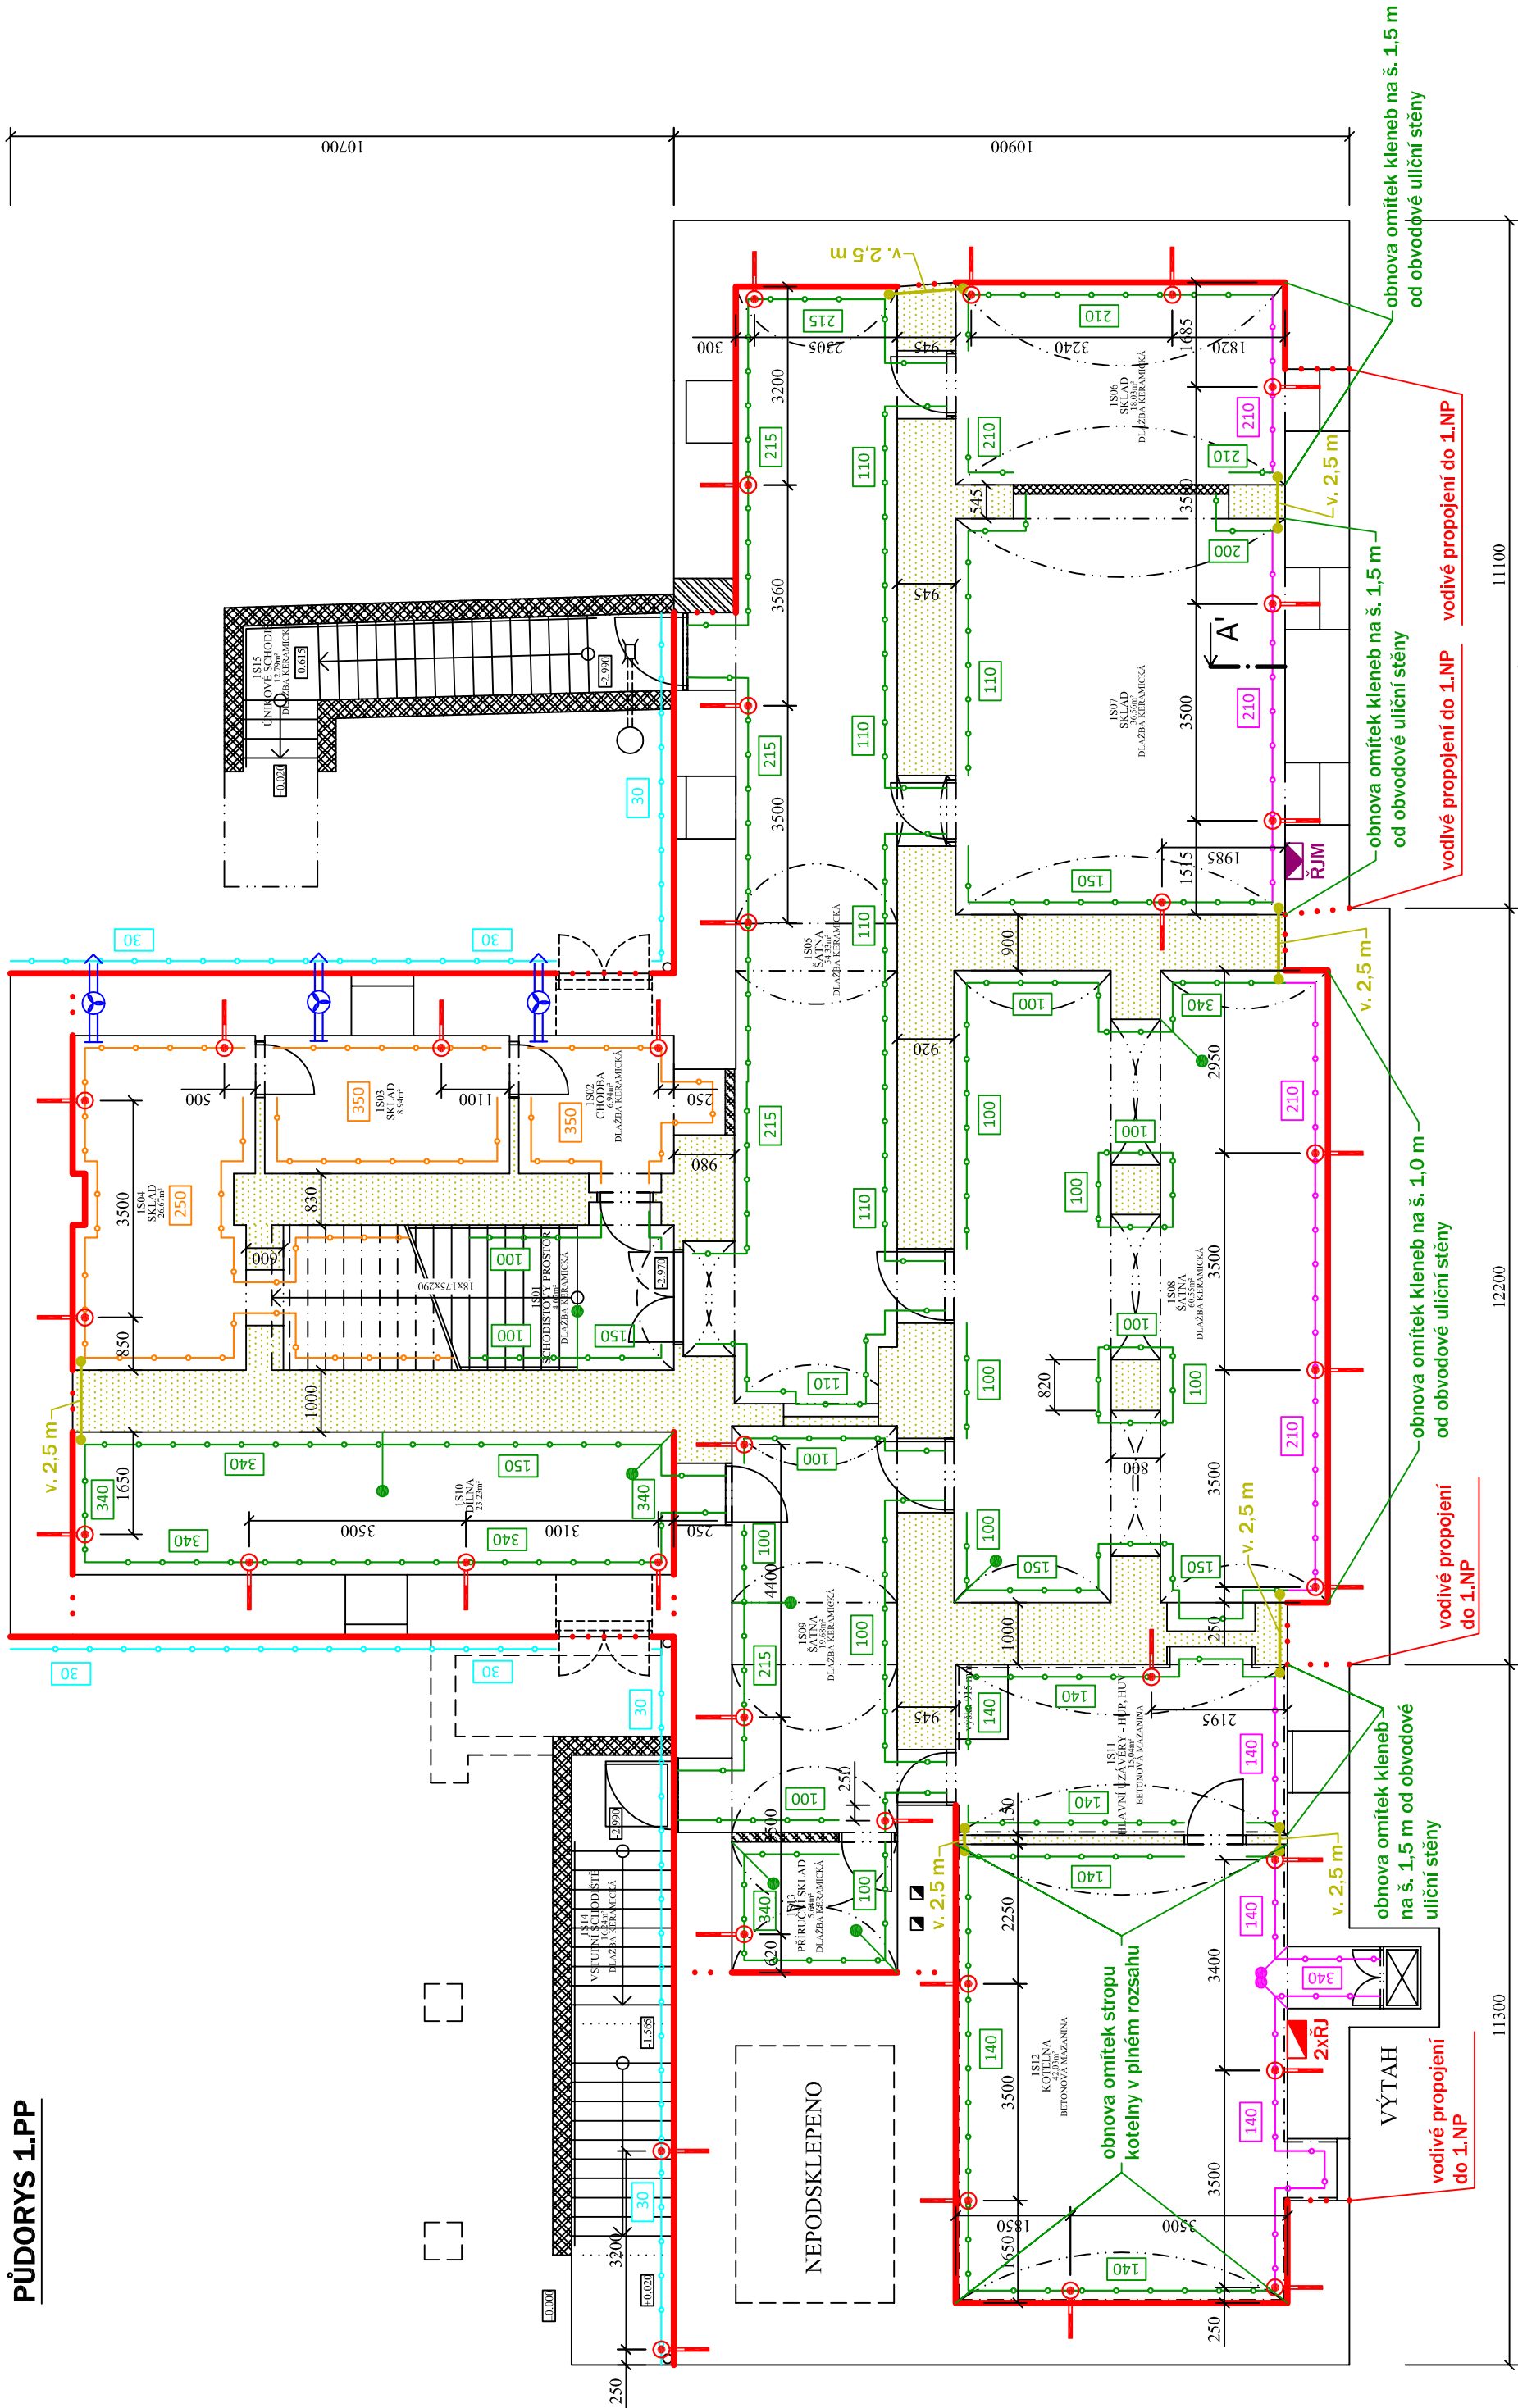

**Legenda:**

Dodatečná horizontální izolace zdiva technologií dvouřadých tlakových injektáží

Dodatečná vertikální izolace zdiva technologií jednořadých tlakových injektáží pro zamezení přenosu vlhkosti

## Jednotka aktivního odvětrávání

Kladná síťová elektroda průběžná, š. 250 mm - systém aktivní (mírné - drátové) elektroosmózy

Záporné elektrody šikmé, Ø 20 mm, dl. 650 mm, uložení do vrtů Ø 30 mm, hl. 950 mm, sklon 60°, osová vzdálenost cca 3500 mm - systém aktivní (mírné - drátové) elektroosmózy

Vodivé propojení kladné elektrody - systém aktivní  
(mírné - drátové) elektroosmózy

Řídící jednotka aktivní (mírné - drátové) elektroosmózy  
(umístění může být upřesněno při realizaci)

## Aplikace vnitřního sanačního omítkového systému

Výška aplikace vnitřního sanačního omítkového systému [cm]

Aplikace vnitřního sanačního omítkového systému, popř. tepelně izolační desky nebo lehčená omítka na integrované fólii

Výška aplikace vnitřního sanačního omítkového systému, popř. tepelně izolačních desek nebo lehčené omítky na integrované fólii [cm]

 
**Aplikace vnějšího sánačního omítkového systému  
v pásu vedení kladné síťové elektrody**


Výška aplikace vnějšího sanačního omítkového systému v pásu vedení kladné síťové elektrody [cm]

## Ponechané režné zdivo

Výška ponechaného rezného zdiva [cm]

Dočasná instalace řídící jednotky vč. jednotlivých komponentů technologie elektrosmožný s omezeným počtem vodičů pro částečné snížení vlhkosti zdiva a snížení stupně zasažení, která bude zdemontována po uvedení technologie aktivní (mírné - drátové) elektrosmožný do provozu - instalace technologie s omezeným počtem vodičů již byla provedena dne 19.3.2024



 <b>PRINS</b> PROJEKČNÍ A SANKČNÍ ZDVA		Česká 19 750 01 Brno Tel./fax. 581.201.454	
Hl. inženýr projektu Ing. Josef Kolář		Zodp. projektant Ing. Josef Kolář	
Kreslil Libor Wolfan			
Zadavatel: Pardubický kraj, Komenského nám. 125, 532 11 Pardubice Zpracovatel: INRECO s.r.o., Skroupova 441, 500 02 Hradec Králové Okres: Ústí nad Orlicí Místo: nám. J. M. Marků 113, Lanskroun			
Formát: 3x4A		Datum: 08/2024 Stupeň: DSJ	
Název: <b>SANACE VLHKÉHO ZDVA GYMNAZIA LANŠKROUN</b>			
Obsah:		PŮDORYS 1.PP - NÁVRH SANAČNÍCH OPATŘENÍ Měřítko: 1:100 Z.č.: 24945/Vykr.č.: 1	